


PLANOS

- Plano zonas de actuación.
- Planos proyecto adecuación instalación eléctrica.
- Planos proyecto adecuación instalación de climatización.
- Plano reforma aseos

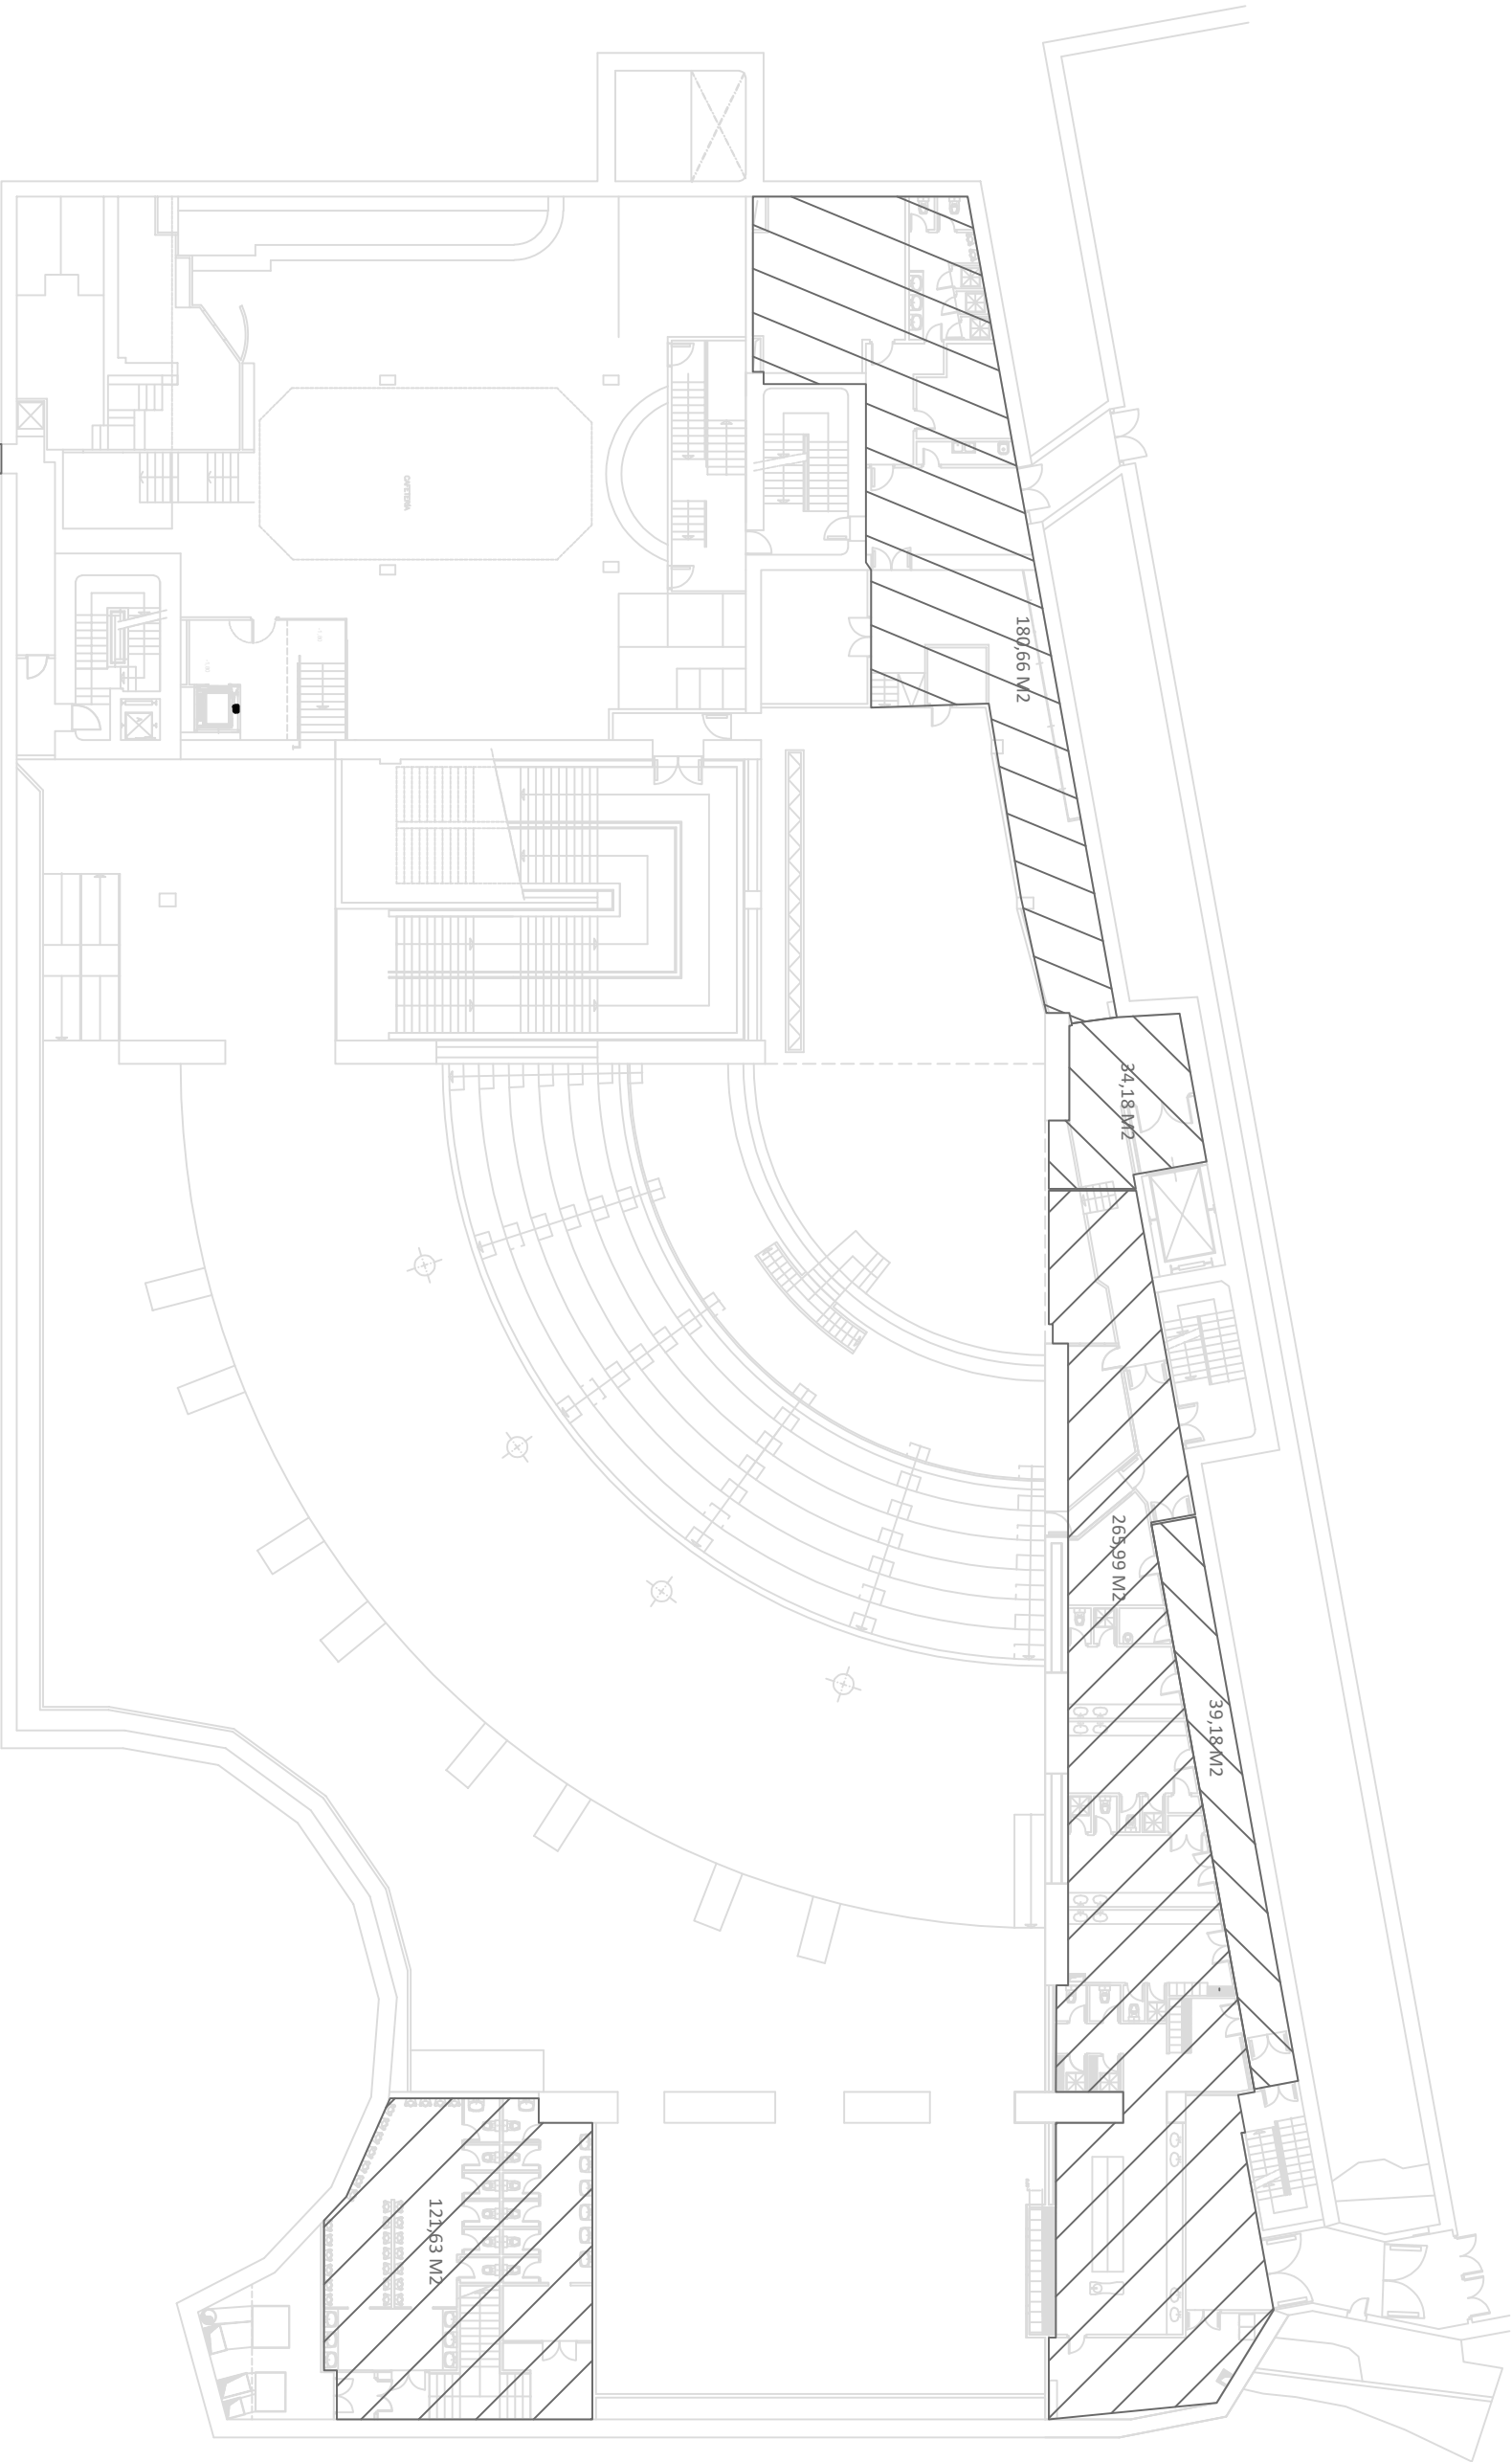

SÓTANO 1. ZONAS DE ACTUACIÓN	
ASEOS TEATRO	121,63 M2
PASILLO ASEOS POSTERIORES	39,18 M2
ASEOS POSTERIORES	265,99 M2
VESTIBULO MONTACARGAS	34,18 M2
PASILLO POSTERIOR	180,66 M2
GALERÍA DE INSTALACIONES	301,04 M2

TOTAL 942,68 M2

301,04 M2

39,18 M2


265,99 M2

39,18 M2

121,63 M2

0 1 2 10 m

Madrid Destino Cultura Turismo y Negocio, S.A Área de Gobierno de Cultura y Deportes Ayuntamiento de Madrid. DEPARTAMENTO DE CONTROL, EDIFICACIÓN Y OBRAS		
Pano	Nº	
SOTANO 1. ZONAS DE ACTUACIÓN	A02	
Aquíleido	Fecha	Escala
MARÍA OSLE AIZPURU	Marzo 2021	1/200

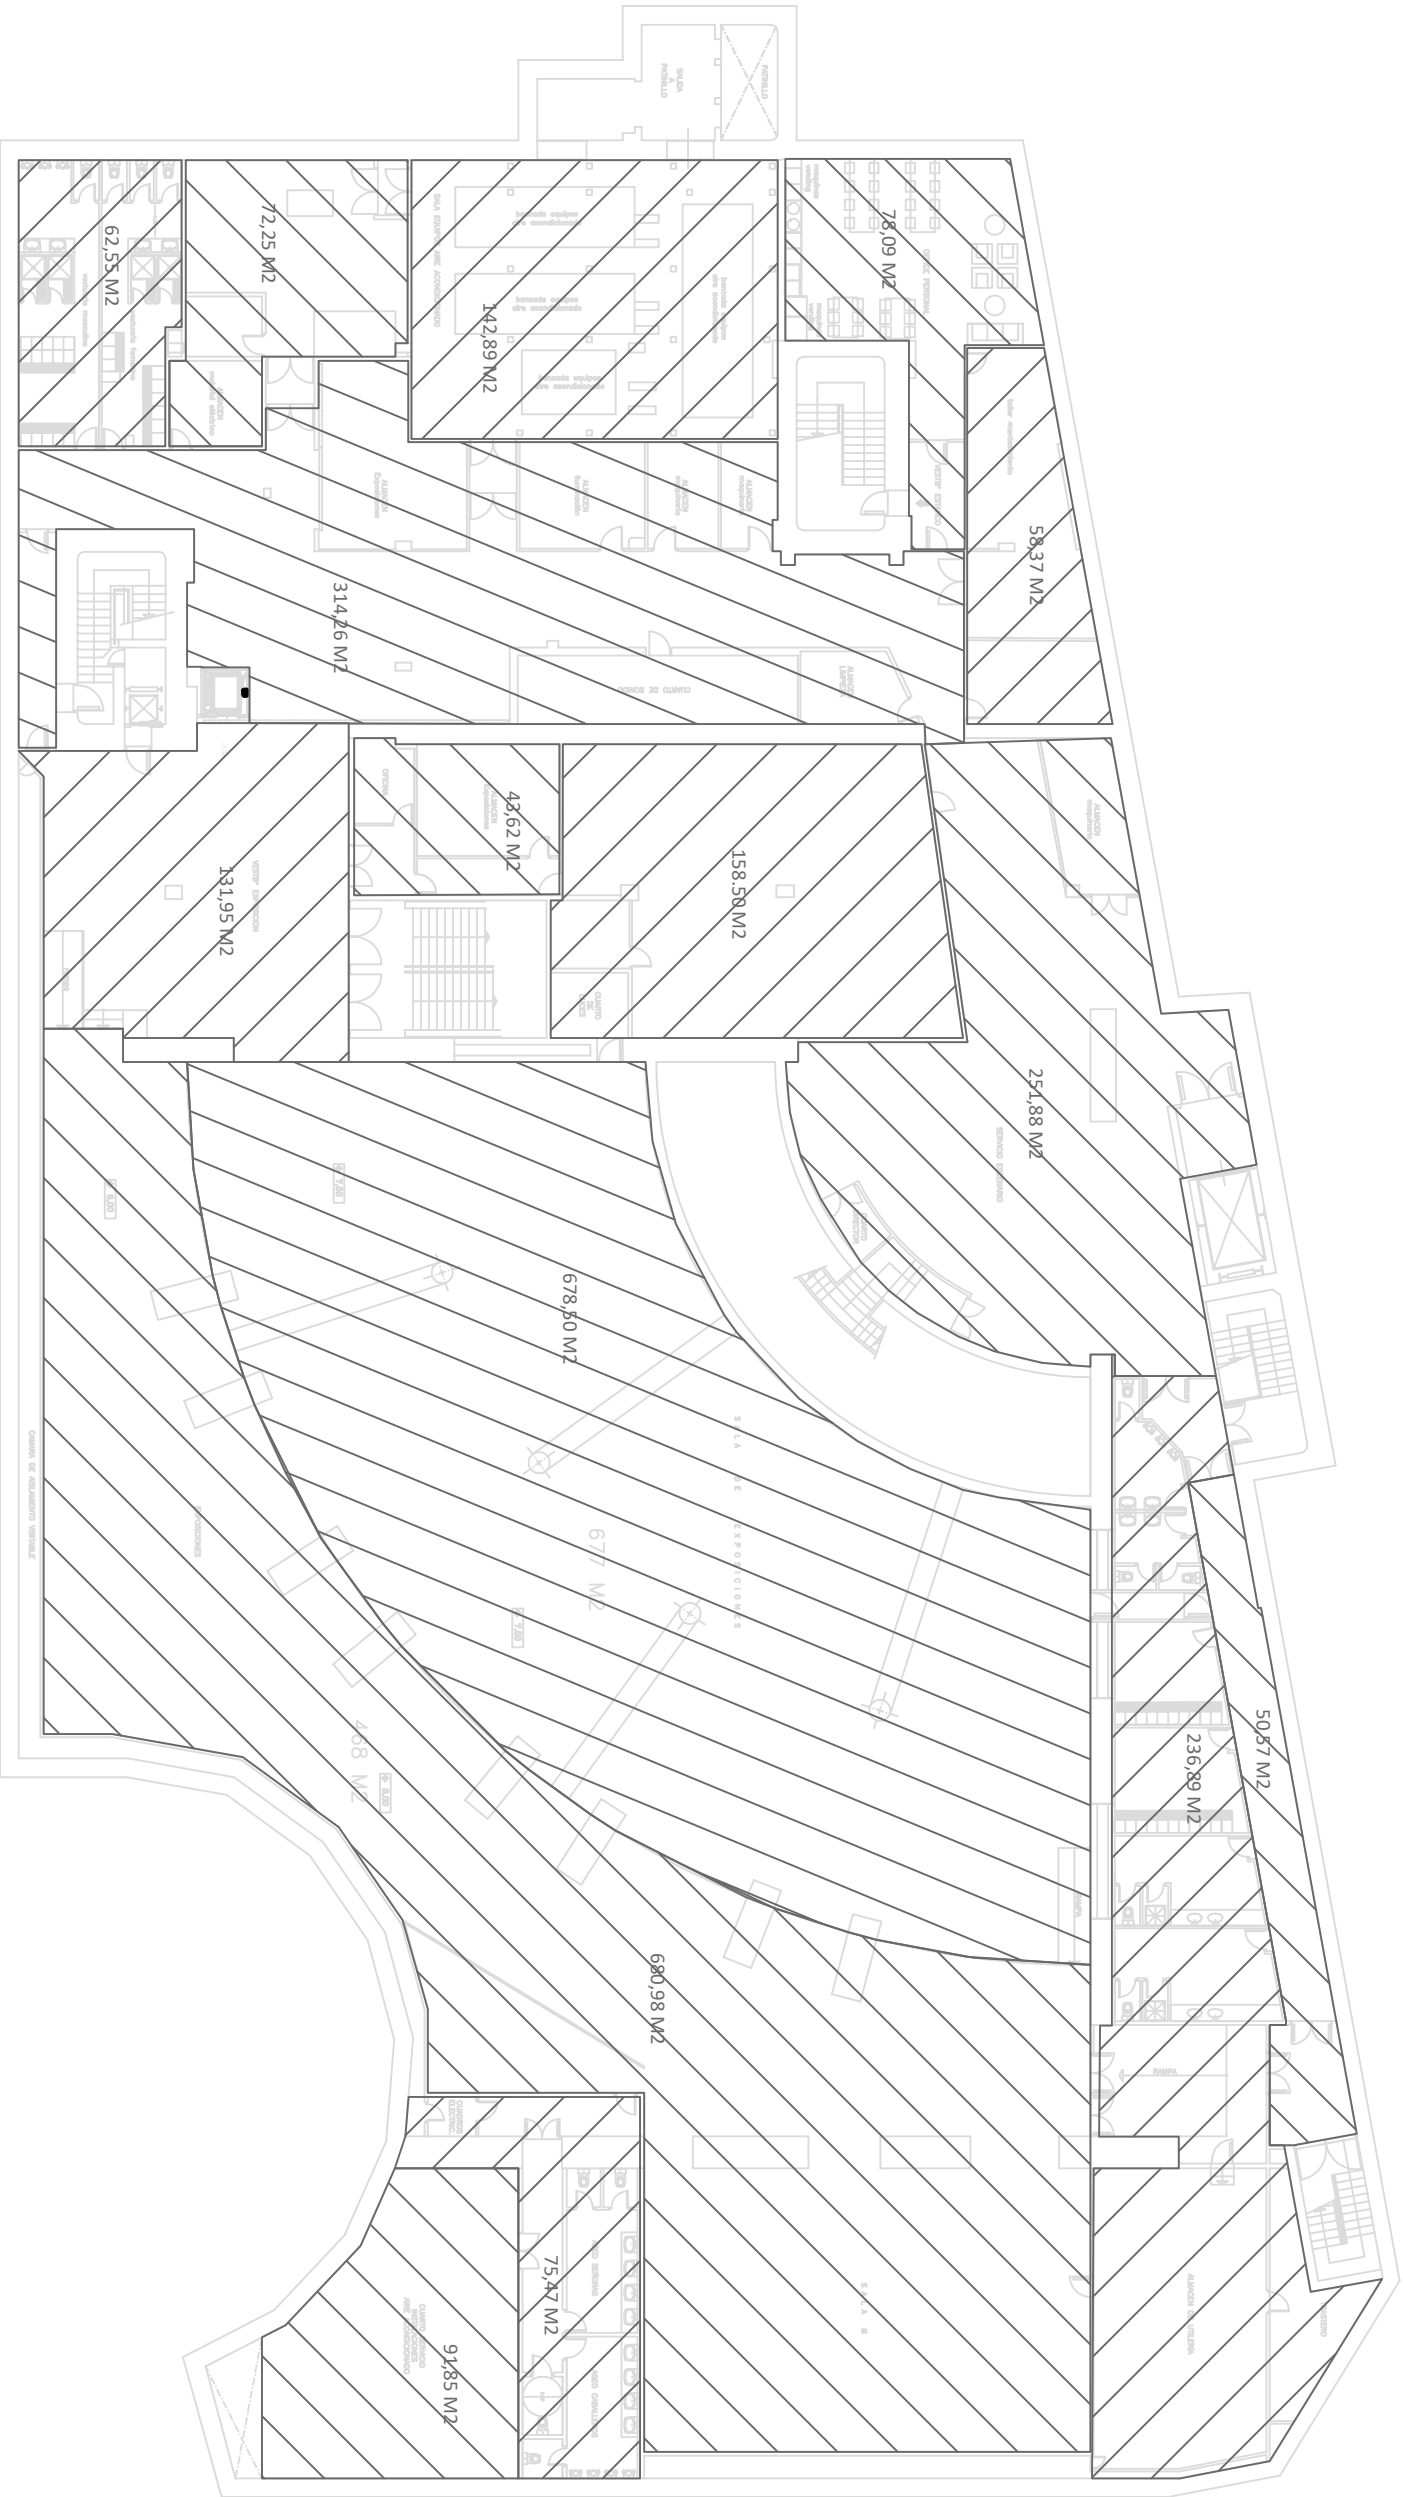

SÓTANO 2. ZONAS DE ACTUACIÓN

PASILLO ASEOS POSTERIORES	50,57 M2
ASEOS POSTERIORES	236,89 M2
MONTACARGAS-SERVICIO ESCENARIO	251,88 M2
SALA DE EXPOSICIONES ZONA ALTA	680,98 M2
SALA DE EXPOSICIONES ZONA BAJA	678,50 M2
VESTIBULO SALA DE EXPOSICIONES	131,95 M2
ZONA ALMACENES	314,26 M2
ZONA NUEVOS ASEOS EXPOSICIONES	43,62 M2
ZONA POSTERIOR	158,50 M2
VESTUARIOS-ASEOS	62,55 M2
TALLER MANTENIMIENTO	58,37 M2
ASEOS EXPOSICIONES ACTUALES	75,47 M2
C.INSTALACIONES A/A JORGE JUAN	91,85 M2
C.INSTALACIONES A/A GOYA	142,89 M2
ZONA OFFICE	78,09 M2
TOTAL	3.056,37 M2


Planos proyecto adecuación instalación eléctrica.

PLANOS


RELACIÓN DE PLANOS

1. PLANO DE SITUACIÓN
2. DISTRIBUCIÓN CUADROS ELÉCTRICOS Y CANALIZACIONES PLANTA BAJA
3. DISTRIBUCIÓN CUADROS ELÉCTRICOS Y CANALIZACIONES PLANTA SÓTANO -1
4. DISTRIBUCIÓN CUADROS ELÉCTRICOS Y CANALIZACIONES PLANTA SÓTANO -2
5. ALUMBRADO DE EMERGENCIA PLANTA BAJA
6. ALUMBRADO DE EMERGENCIA PLANTA SÓTANO -1
7. ALUMBRADO DE EMERGENCIA PLANTA SÓTANO -2
8. SISTEMA DE CONTROL Y GESTIÓN
9. ORGANIGRAMA DE CUADROS ELÉCTRICOS
10. ESQUEMA UNIFILAR. CUADRO GENERAL DE BAJA TENSIÓN
11. ESQUEMA UNIFILAR. SUBCUADRO SALA I IZQUIERDA
12. ESQUEMA UNIFILAR. SUBCUADRO SALA I DERECHA
13. ESQUEMA UNIFILAR. SUBCUADRO SALA II, SERVICIOS CENTRO DE TRANSFORMACIÓN Y GRUPO CONTRA INCENDIOS
14. ESQUEMA UNIFILAR. SUBCUADRO SALA POLIVALENTE
15. ESQUEMA UNIFILAR. SUBCUADRO SERVICIOS PLANTA BAJA
16. ESQUEMA UNIFILAR. SUBCUADRO ESCENARIO
17. ESQUEMA UNIFILAR. CUADRO SECUNDARIO CAMERINOS
18. ESQUEMA UNIFILAR. SUBCUADRO EXPOSICIÓN IZQUIERDA
19. ESQUEMA UNIFILAR. SUBCUADRO EXPOSICIÓN DERECHA
20. ESQUEMA UNIFILAR. SUBCUADRO SERVICIOS PLANTA SÓTANO -2
21. ESQUEMA UNIFILAR. SUBCUADRO CLIMATIZACIÓN GOYA, JORGE JUAN Y OFICINAS




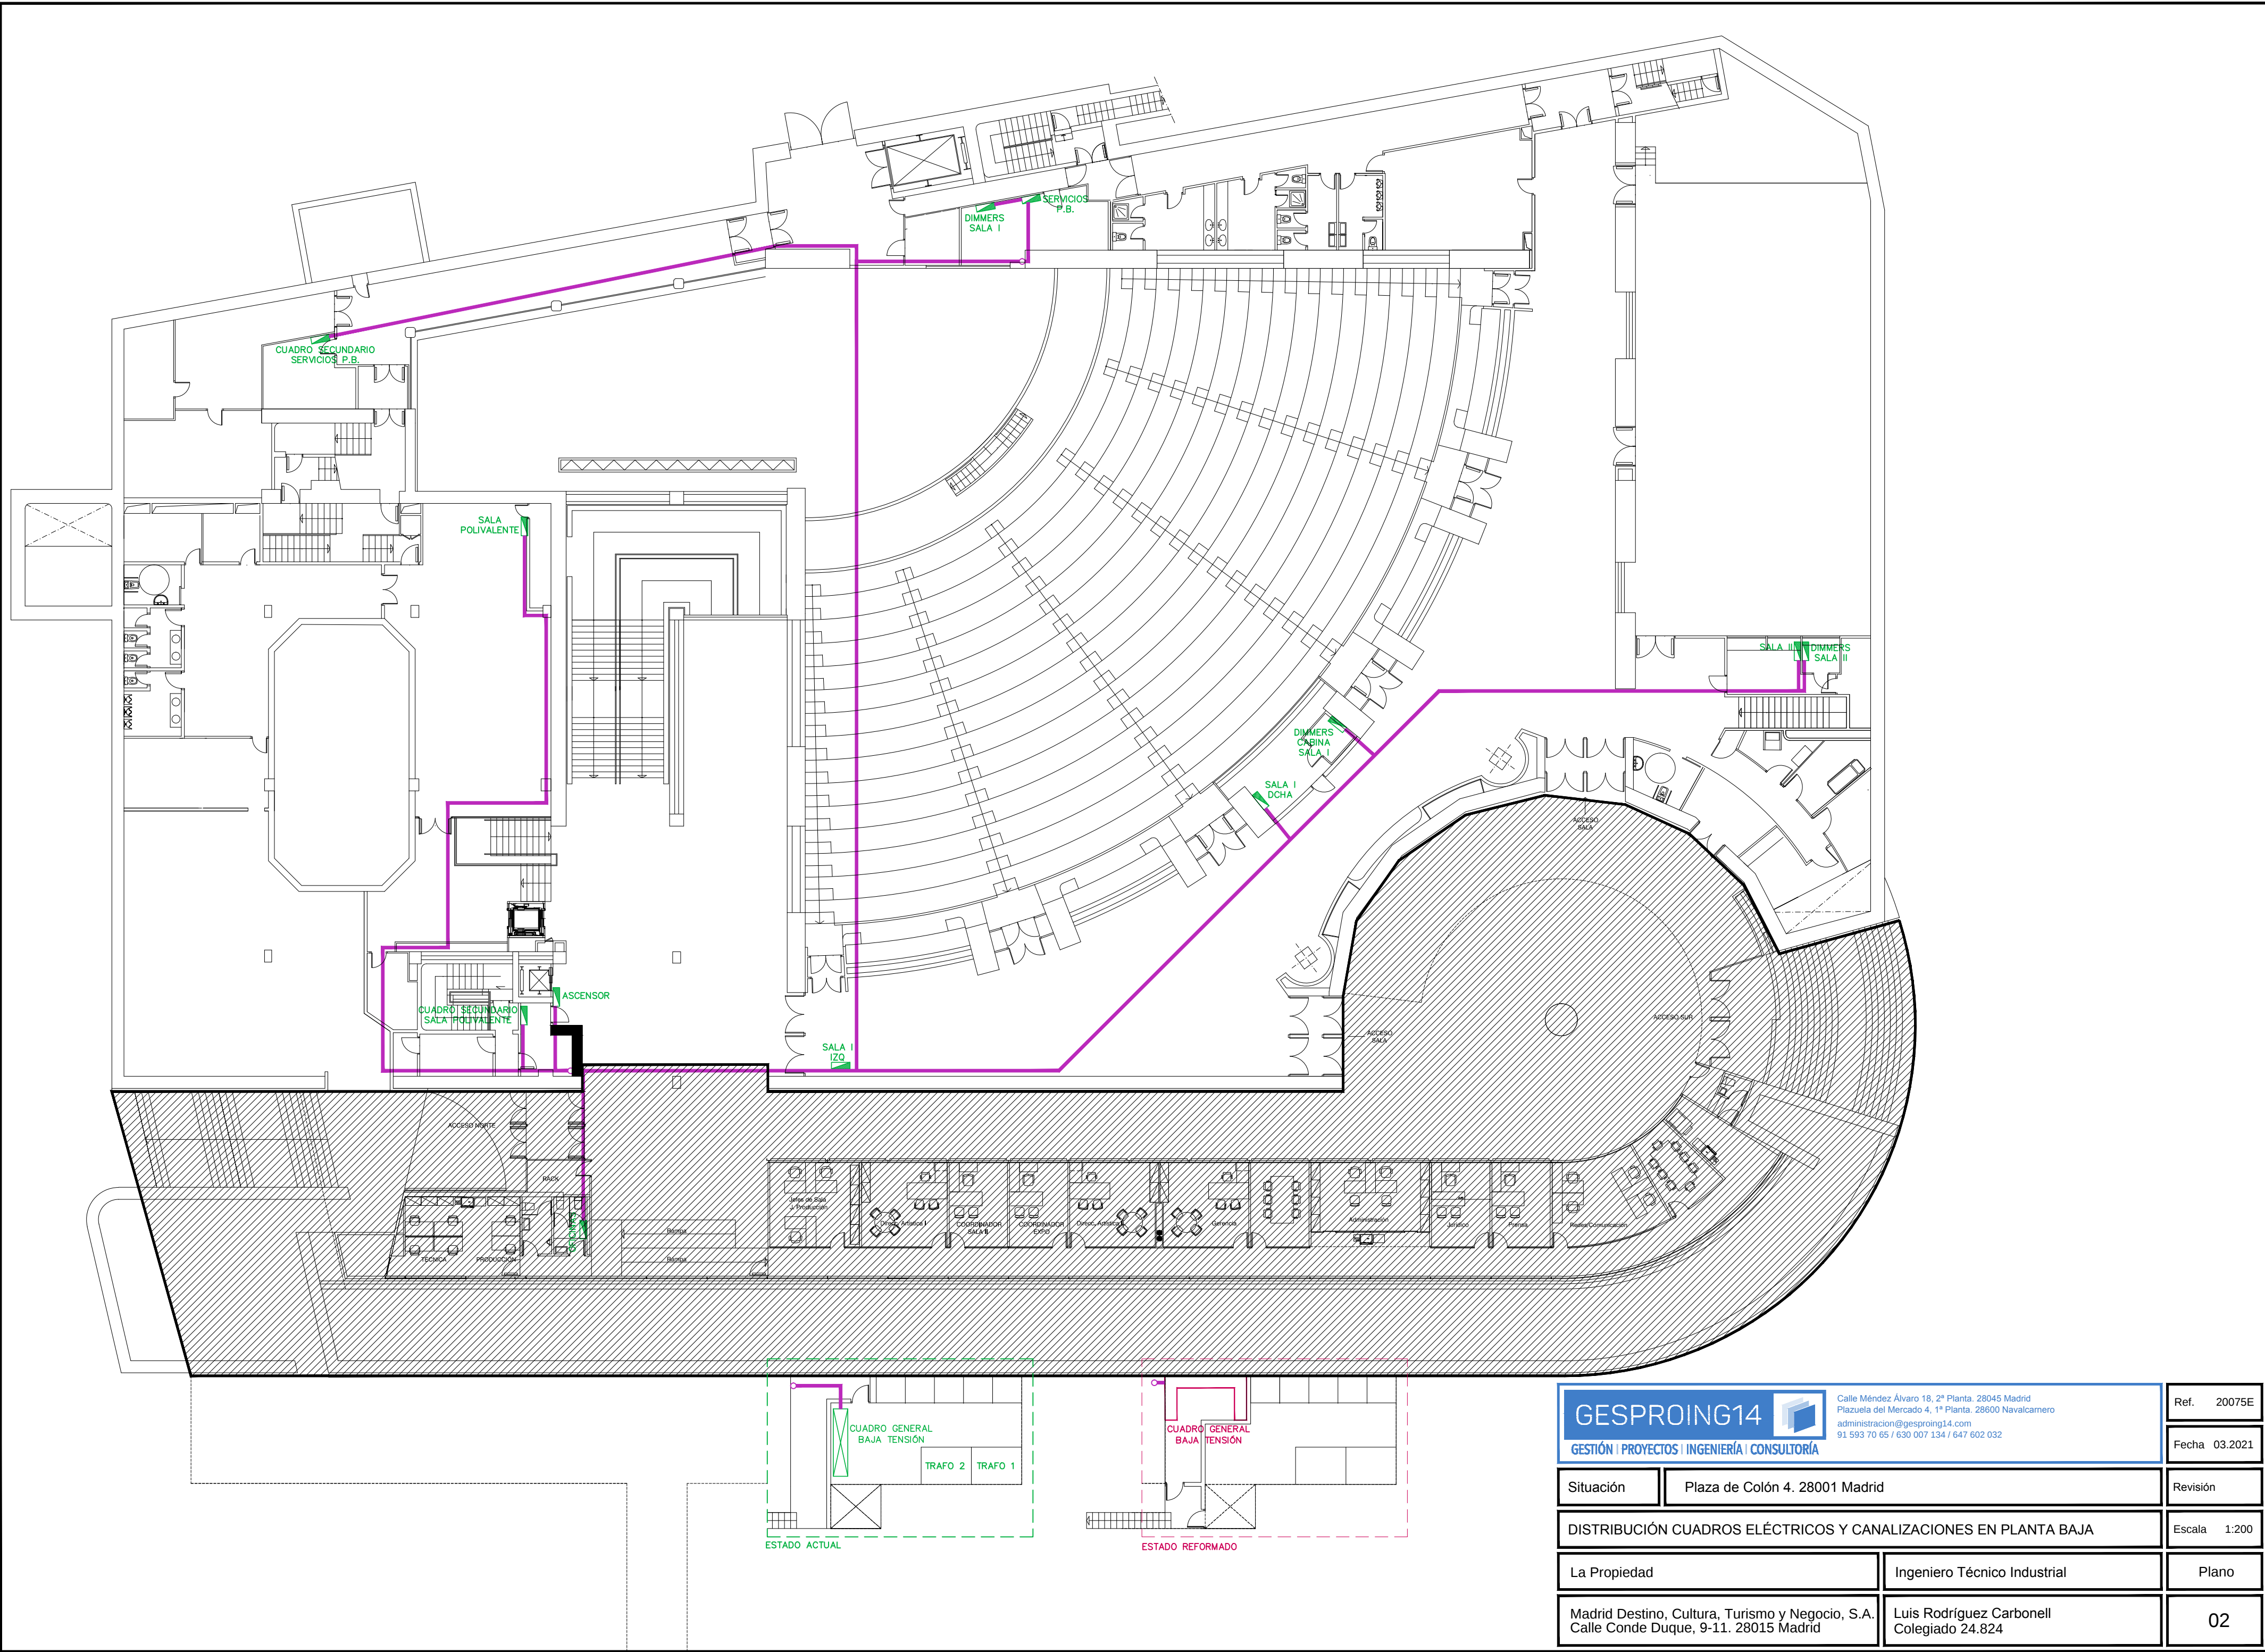


GESPROING14  GESTIÓN PROYECTOS INGENIERÍA CONSULTORÍA		Calle Méndez Álvaro 18, 2ª Planta. 28045 Madrid Plazuela del Mercado 4, 1ª Planta. 28600 Navalcarnero administracion@gesproing14.com 91 593 70 65 / 630 007 134 / 647 602 032	Ref. 20075E
			Fecha 03.2021
Situación	Plaza de Colón 4. 28001 Madrid		Revisión
DISTRIBUCIÓN CUADROS ELÉCTRICOS Y CANALIZACIONES EN PLANTA BAJA			Escala 1:200
La Propiedad		Ingeniero Técnico Industrial	Plano
Madrid Destino, Cultura, Turismo y Negocio, S.A. Calle Conde Duque, 9-11. 28015 Madrid		Luis Rodríguez Carbonell Colegiado 24.824	02

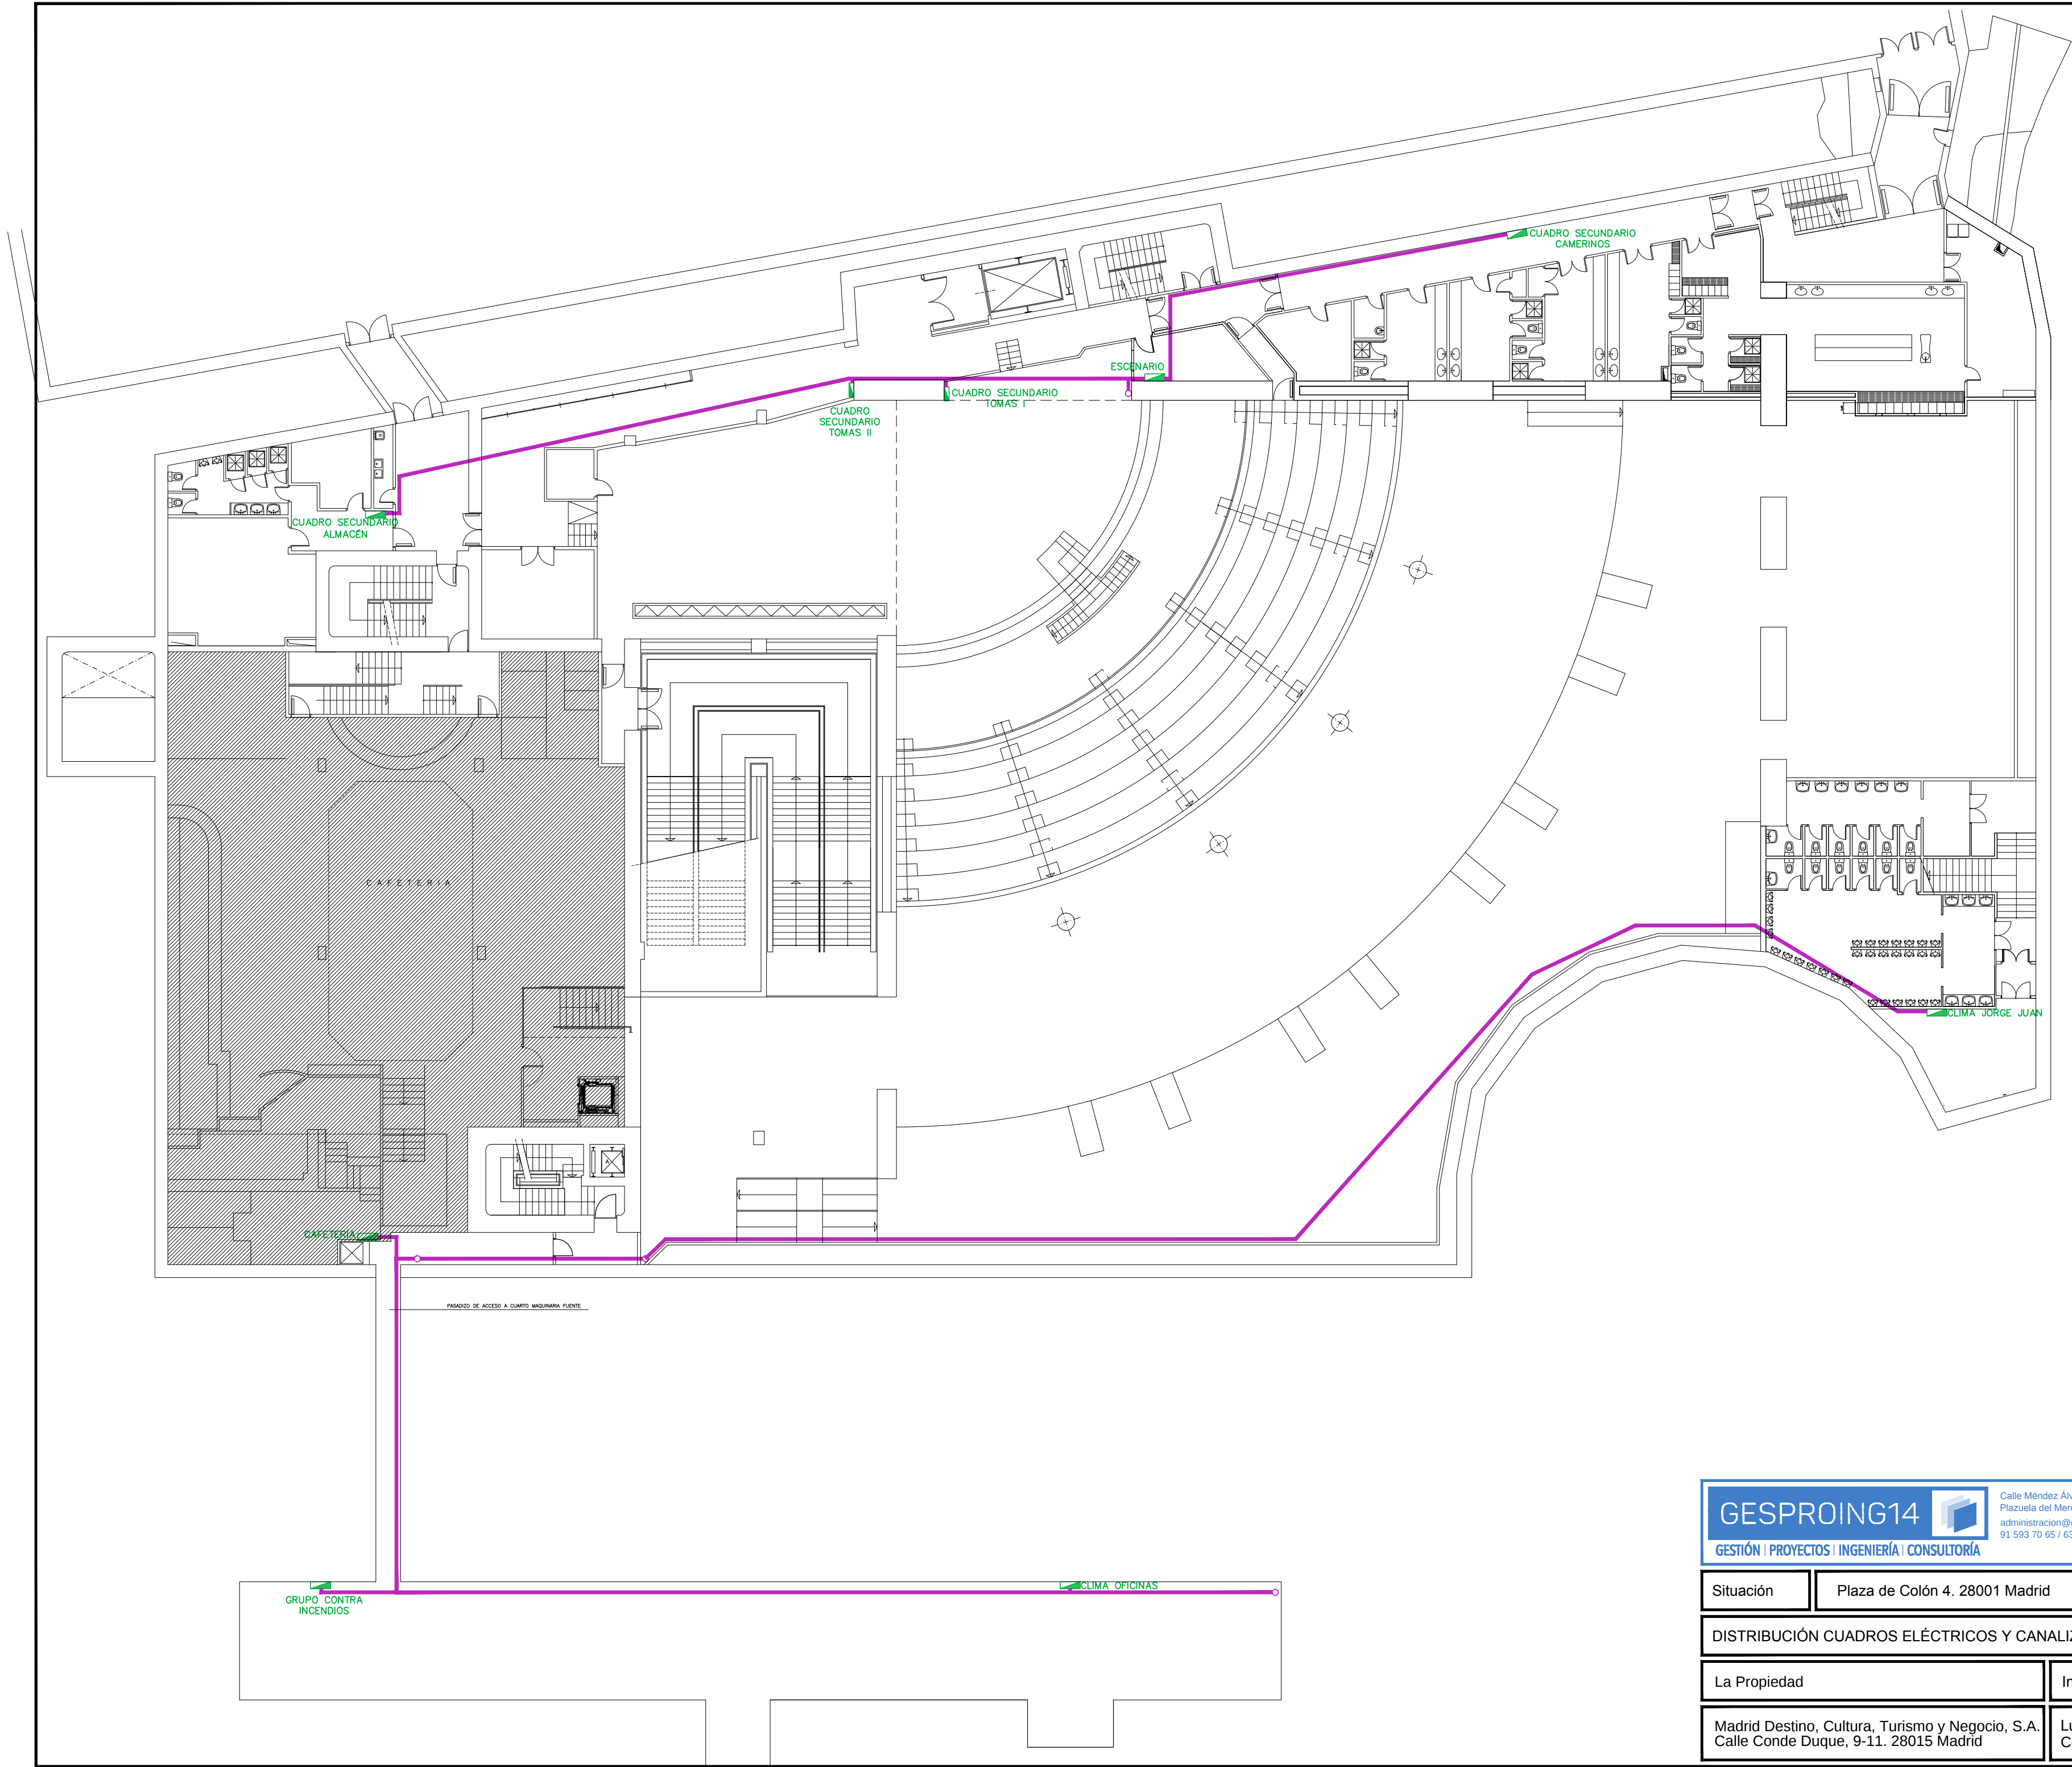


GESPROING14 GESTIÓN PROYECTOS INGENIERÍA CONSULTORÍA		Ref. 20075E
		Fecha 03.2021
Situación	Plaza de Colón 4. 28001 Madrid	Revisión
DISTRIBUCIÓN CUADROS ELÉCTRICOS Y CANALIZACIONES EN SÓTANO -1		Escala 1:200
La Propiedad	Ingeniero Técnico Industrial	Plano
Madrid Destino, Cultura, Turismo y Negocio, S.A. Calle Conde Duque, 9-11. 28015 Madrid	Luis Rodríguez Carbonell Colegiado 24.824	03

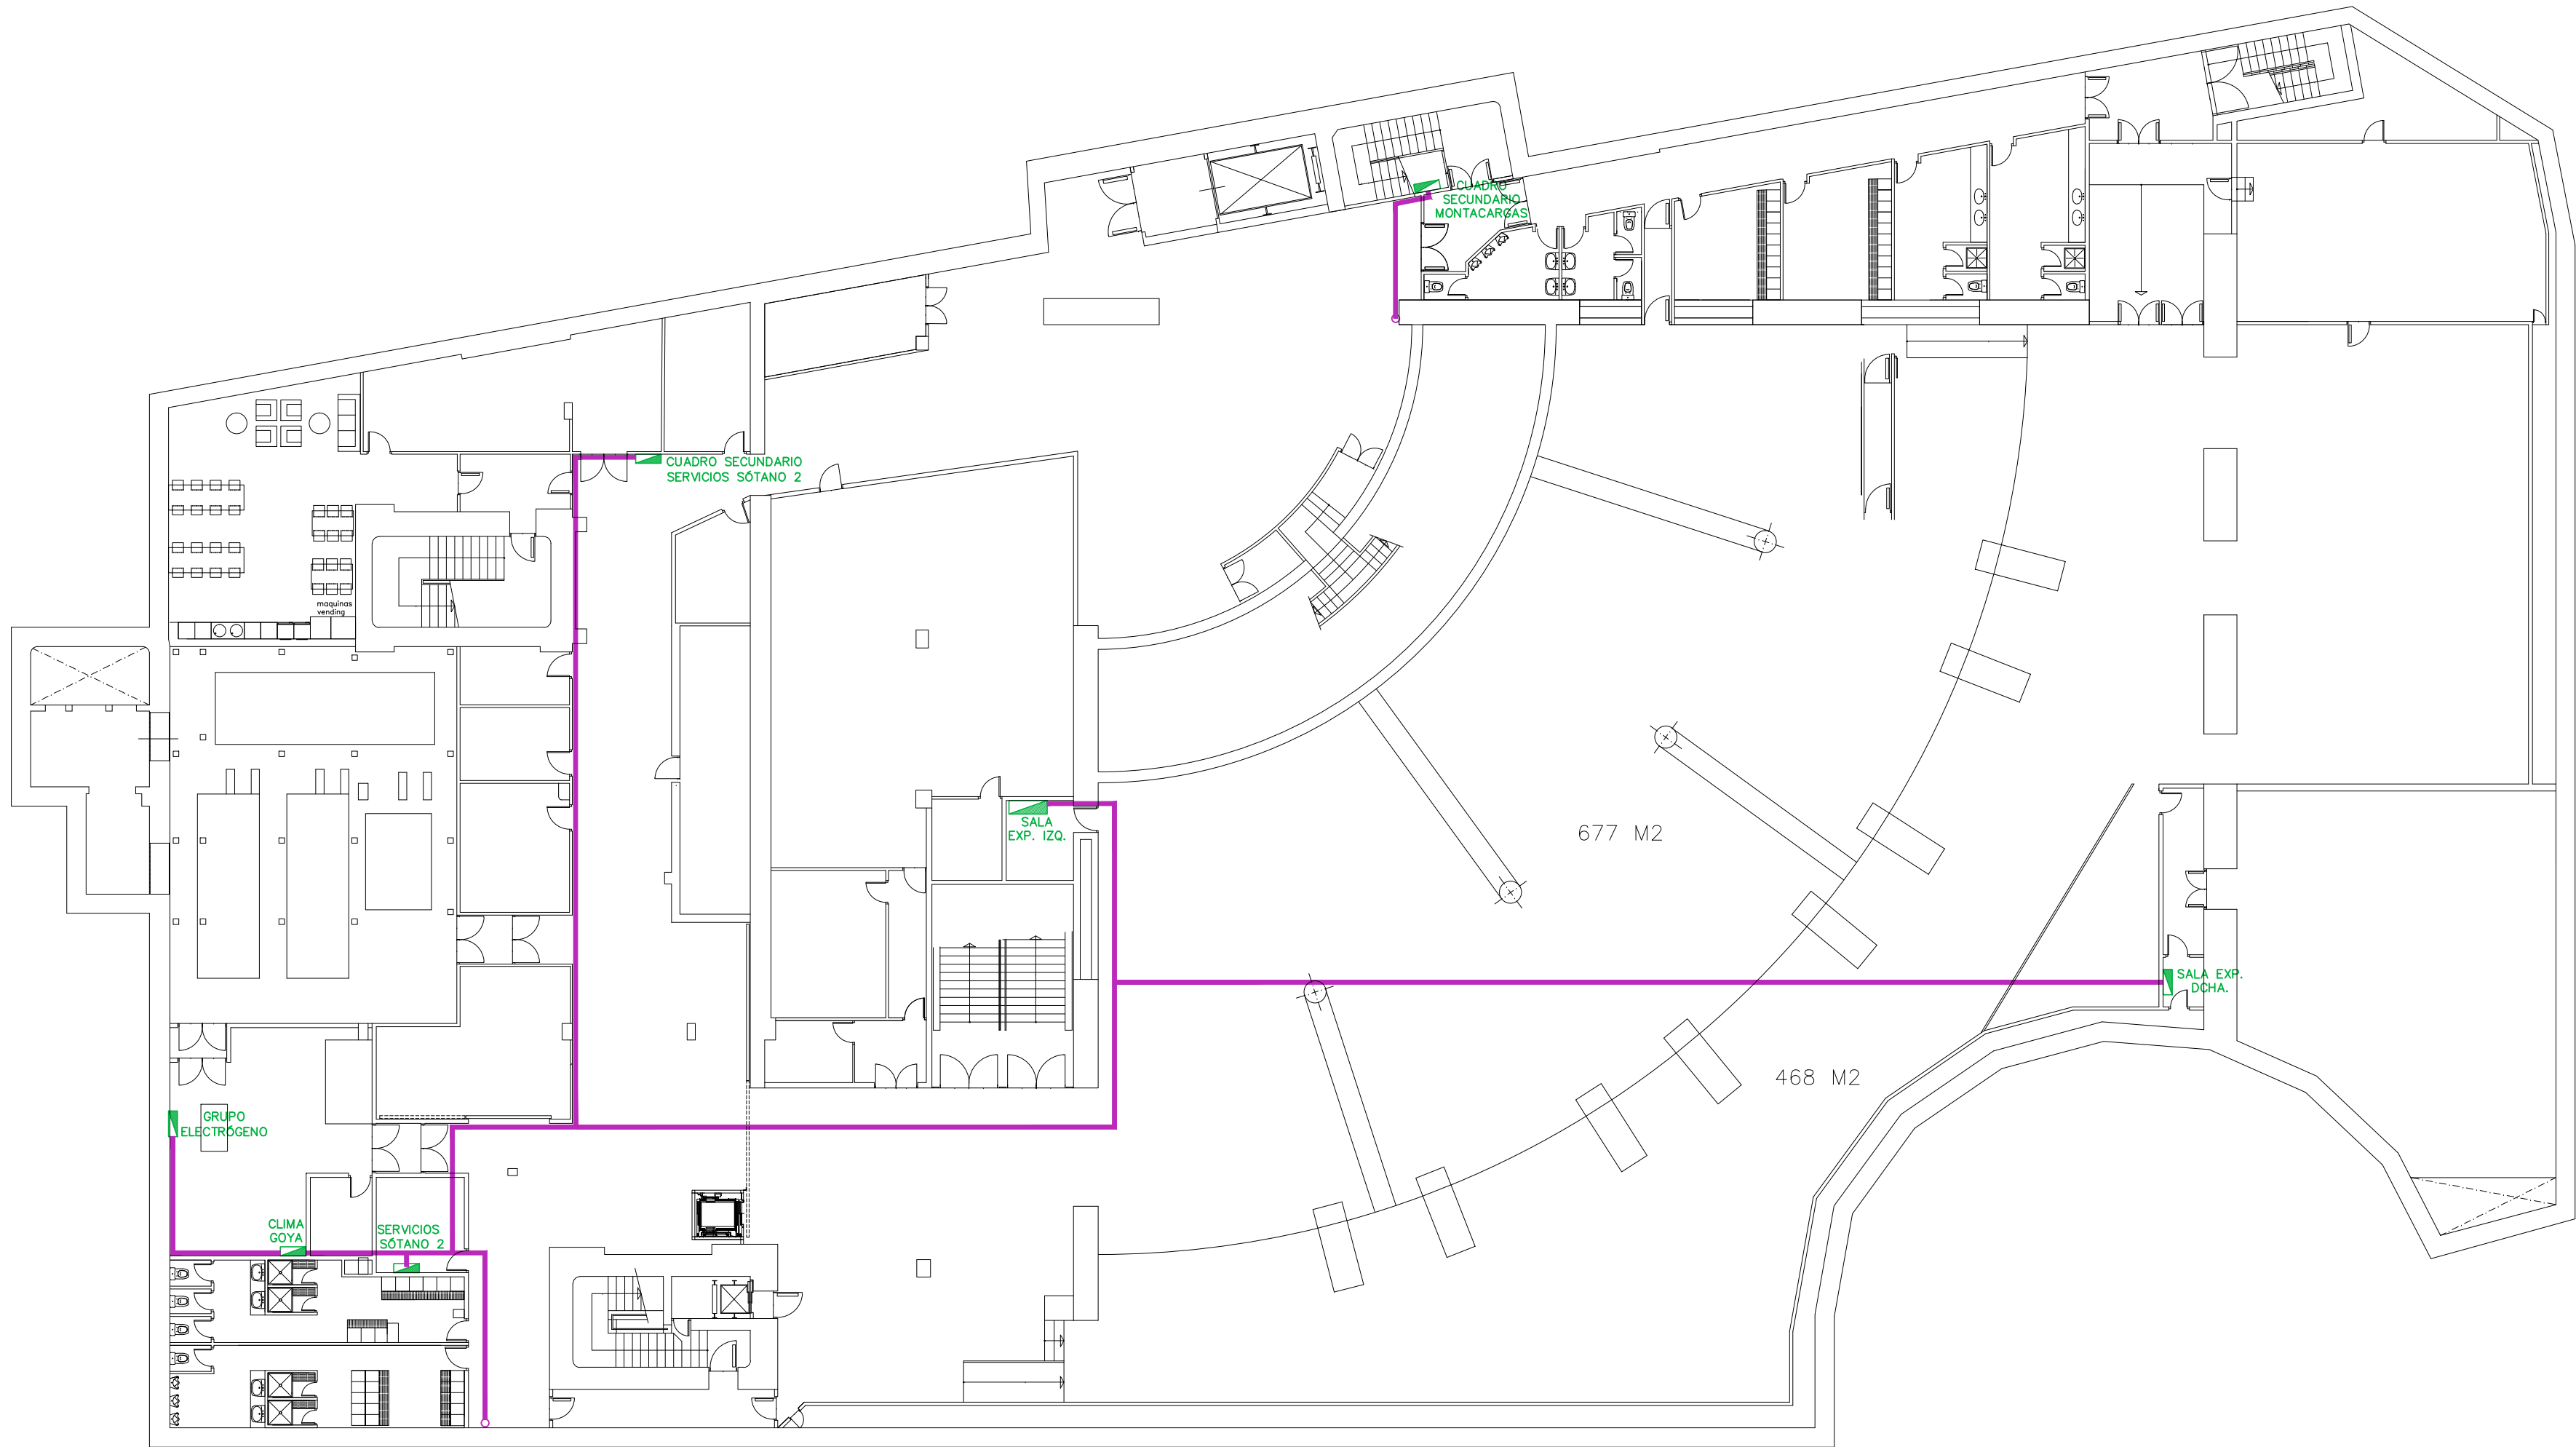

GESPROING14 GESTIÓN PROYECTOS INGENIERÍA CONSULTORÍA Calle Méndez Álvaro 18, 2ª Planta. 28045 Madrid Plazuela del Mercado 4, 1ª Planta. 28600 Navalcarnero administracion@gesproing14.com 91 593 70 65 / 630 007 134 / 647 602 032		Ref.	20075E
		Fecha	03.2021
Situación	Plaza de Colón 4. 28001 Madrid	Revisión	
DISTRIBUCIÓN CUADROS ELÉCTRICOS Y CANALIZACIONES EN SÓTANO -2		Escala	1:200
La Propiedad	Ingeniero Técnico Industrial	Plano	
Madrid Destino, Cultura, Turismo y Negocio, S.A. Calle Conde Duque, 9-11. 28015 Madrid	Luis Rodríguez Carbonell Colegiado 24.824		04

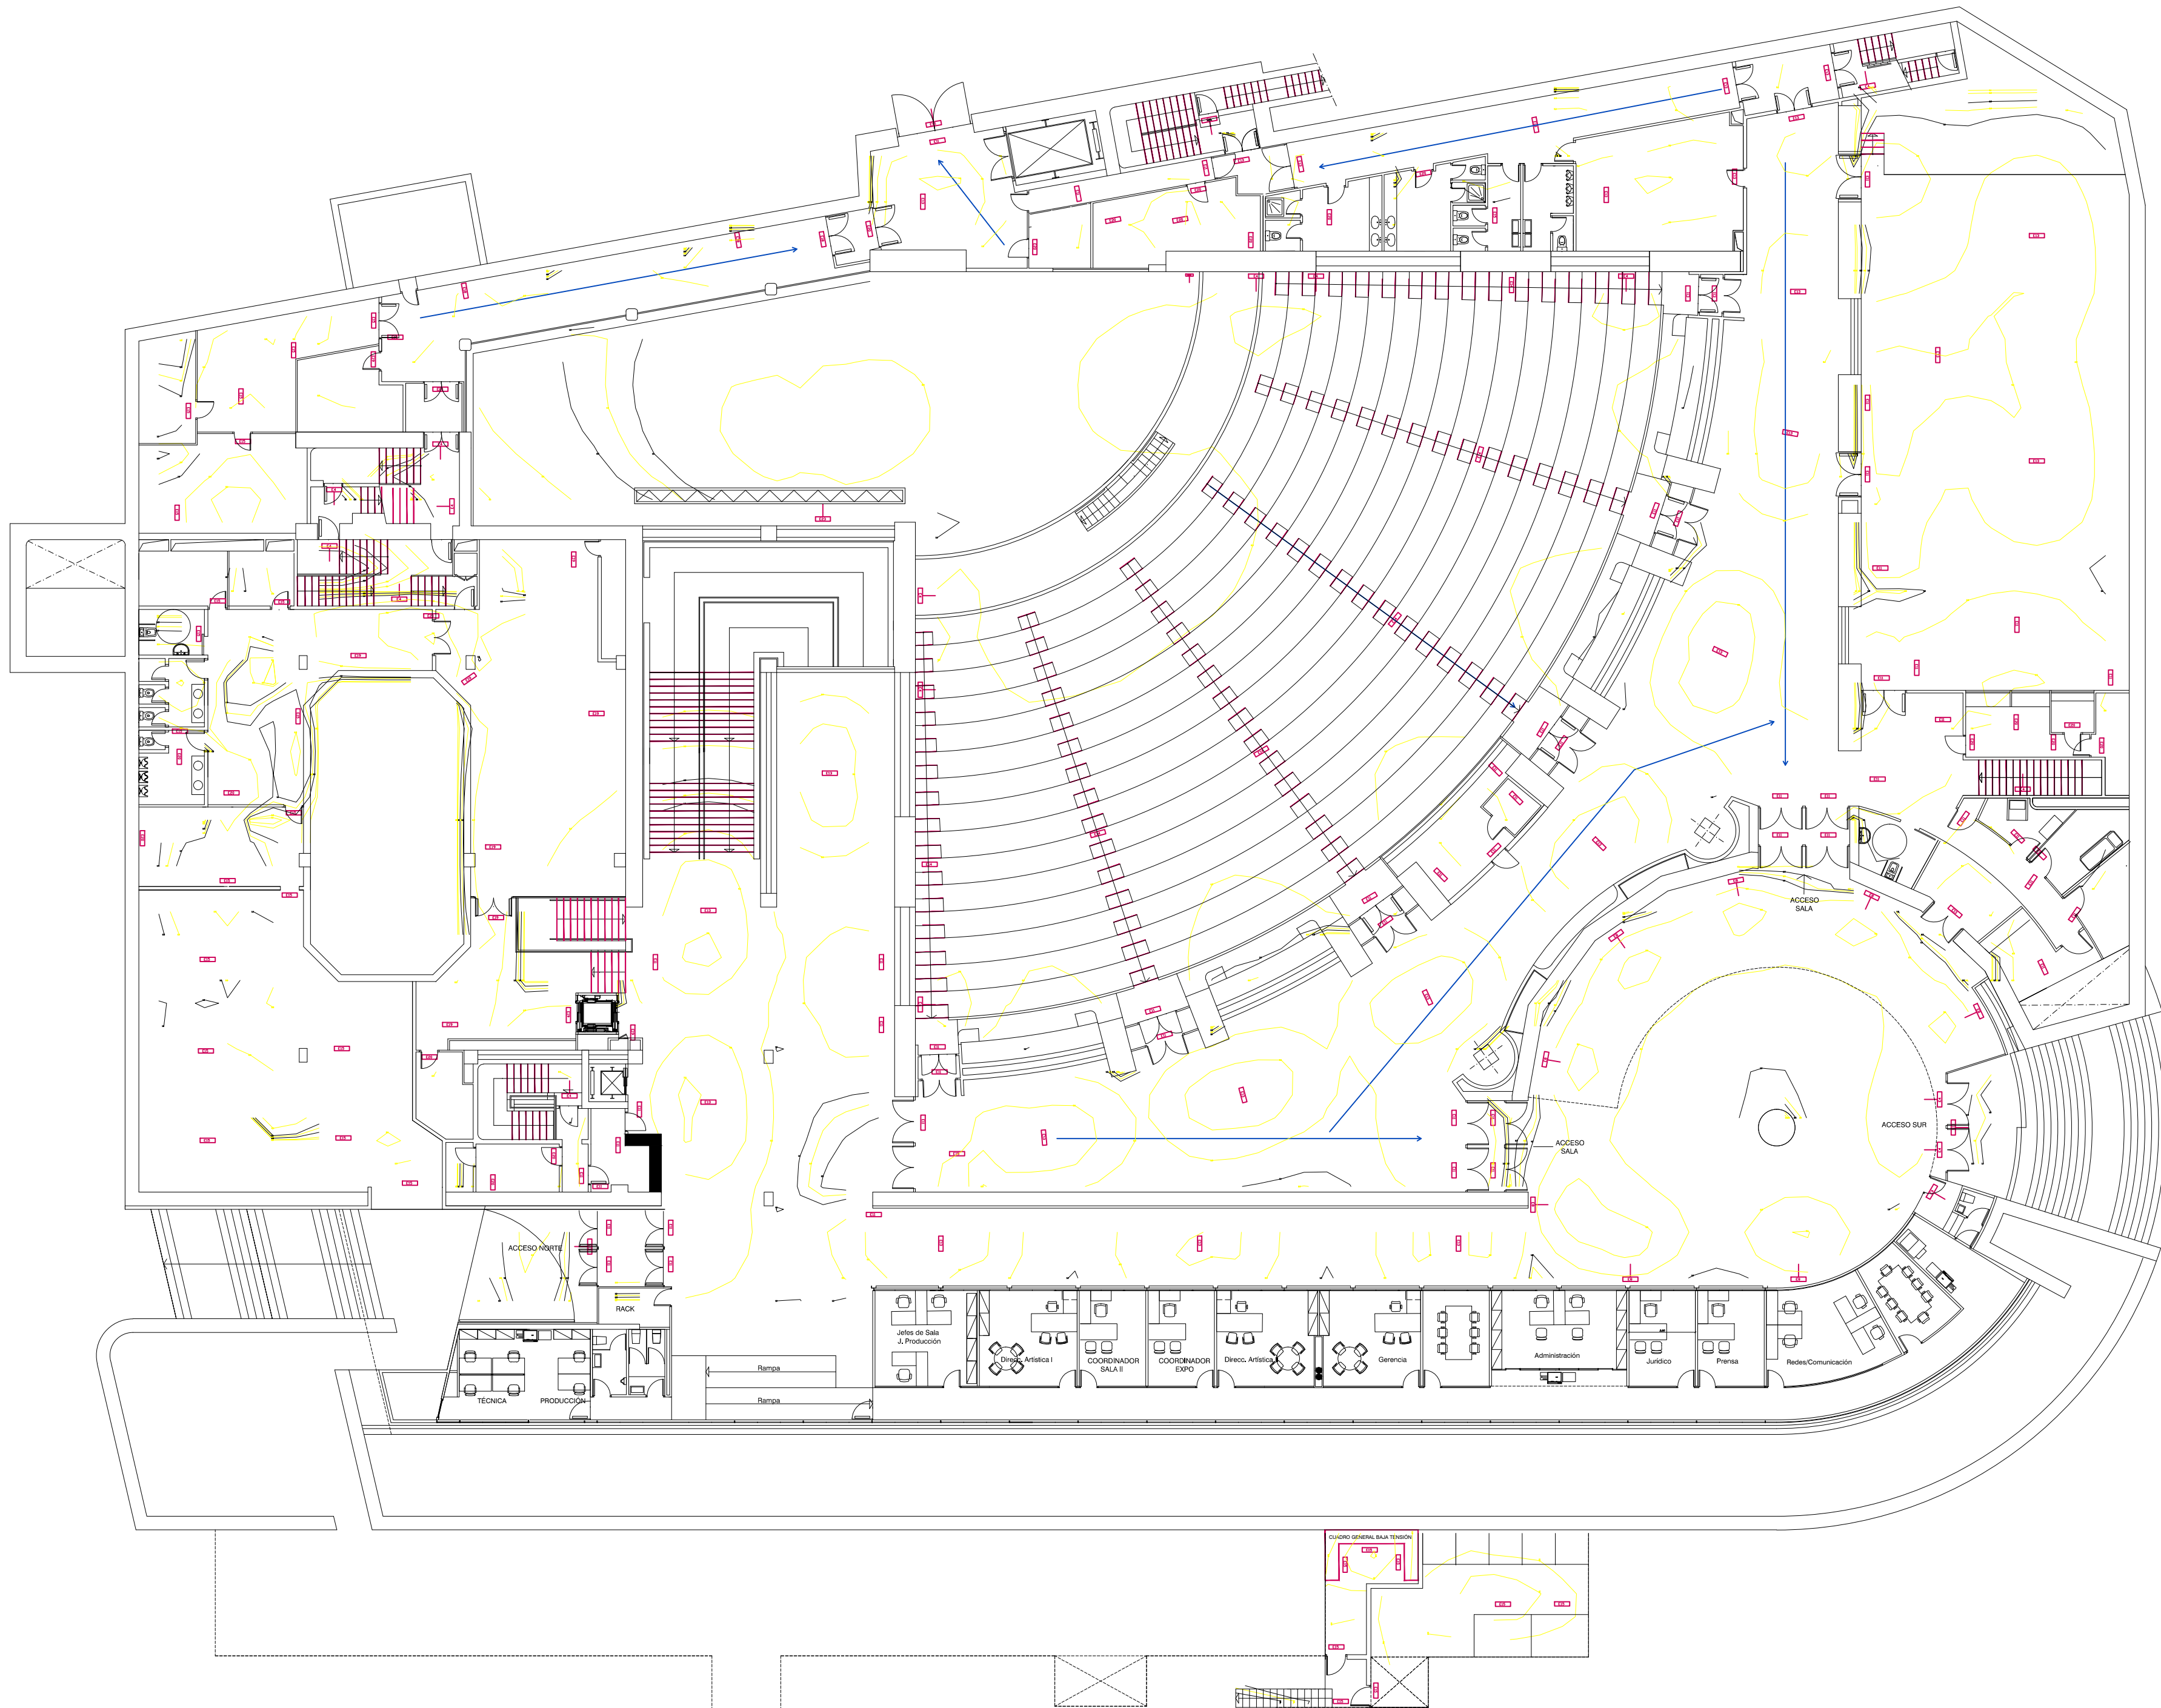


- LEYENDA ALUMBRADO EMERGENCIA
- RECORRIDO DE EVACUACIÓN
 - BALIZAMIENTO LED
 - E.4 LUMINARIA EMERGENCIA 100Lm
Zona Pública
 - E.8 LUMINARIA EMERGENCIA 250Lm
Zona Pública
 - E.11 LUMINARIA EMERGENCIA 100Lm
con accesorio para enrasar
Zona Pública
 - E.13 LUMINARIA EMERGENCIA 250Lm
con accesorio para enrasar
Zona Pública
 - E.14 LUMINARIA EMERGENCIA 400Lm
con accesorio para enrasar
Zona Pública
 - E.15 LUMINARIA EMERGENCIA 100Lm
con caja estanca Zona Personal
 - E.18 LUMINARIA EMERGENCIA 250Lm
 - E.19 LUMINARIA EMERGENCIA 250Lm
con accesorio para empotrar
Zona Personal
 - E.20 LUMINARIA EMERGENCIA 100Lm
con accesorio para empotrar
Zona Personal
 - E.29 PROYECTOR EMERGENCIA 1.125Lm

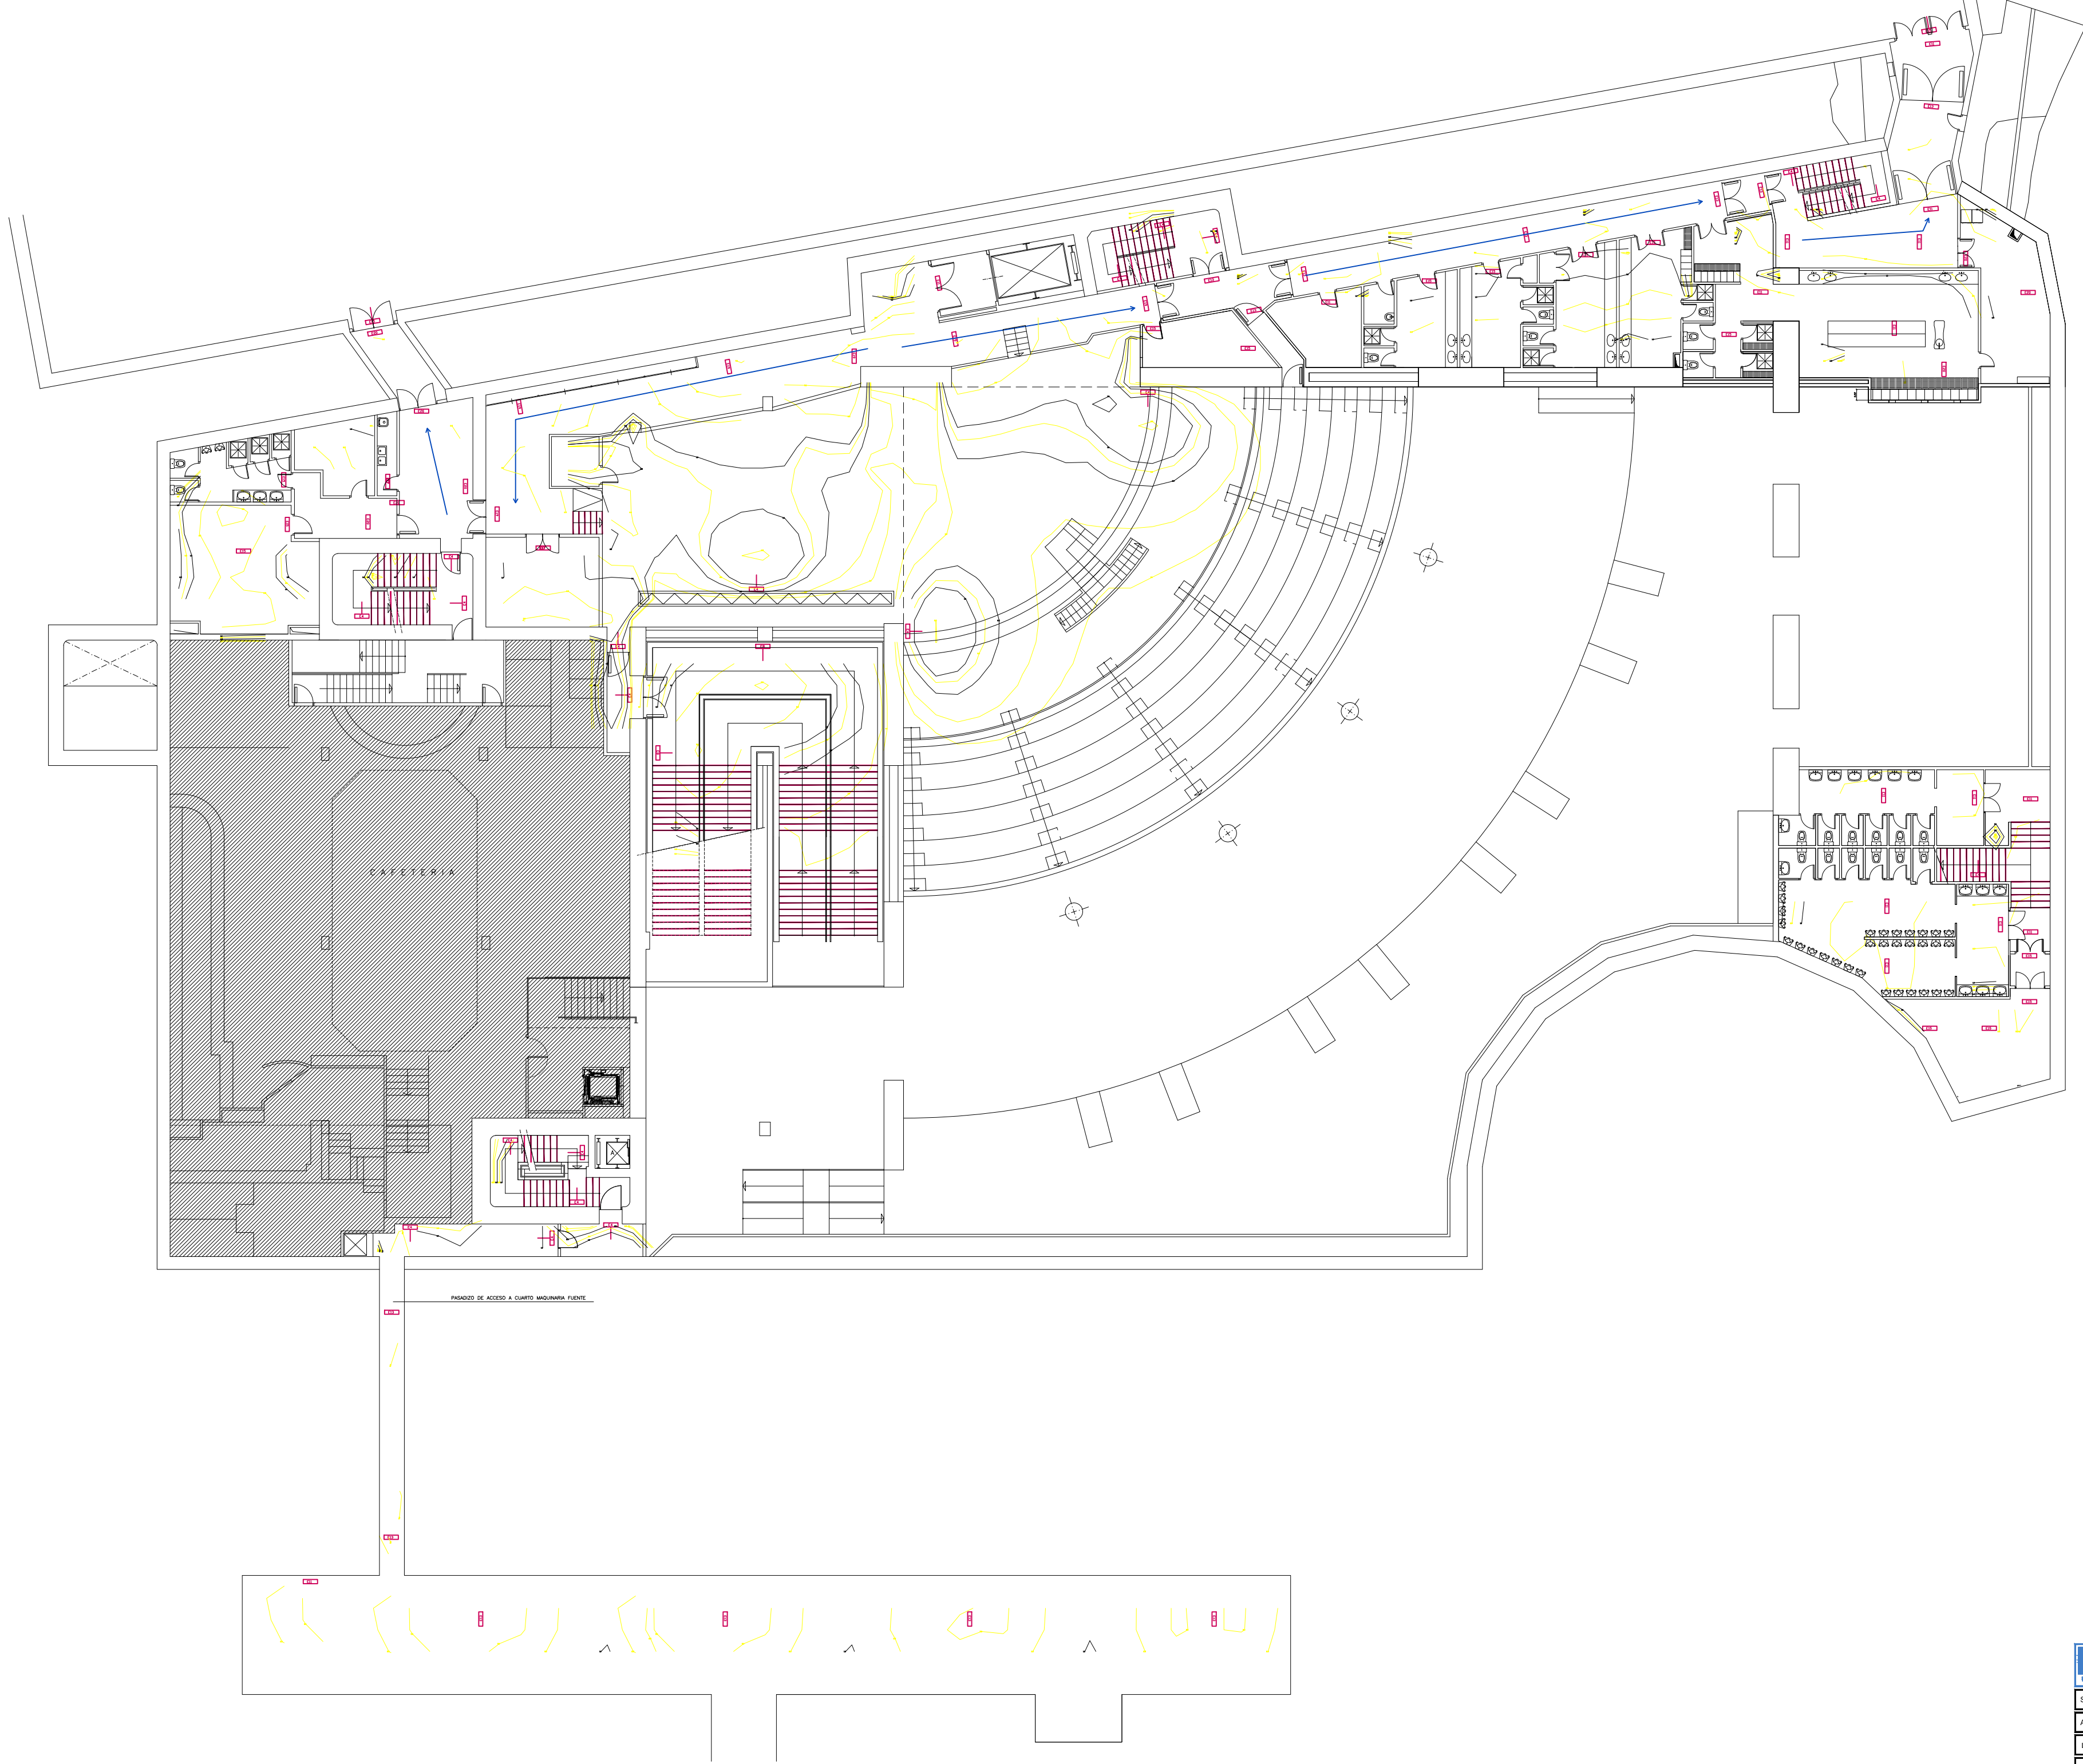


LEYENDA ALUMBRADO EMERGENCIA

- RECORRIDO DE EVACUACIÓN
- BALIZAMIENTO LED
- E4 LUMINARIA EMERGENCIA 100lm
- E8 LUMINARIA EMERGENCIA 250lm
- E11 LUMINARIA EMERGENCIA 100lm con accesorio para entrar
- E13 LUMINARIA EMERGENCIA 250lm con accesorio para entrar
- E14 LUMINARIA EMERGENCIA 400lm con accesorio para entrar
- E15 LUMINARIA EMERGENCIA 100lm con caja estanca Zona Personal
- E18 LUMINARIA EMERGENCIA 250lm
- E19 LUMINARIA EMERGENCIA 250lm con accesorio para empotrar
- E20 LUMINARIA EMERGENCIA 100lm con accesorio para empotrar
- E23 PROYECTOR EMERGENCIA 1.125lm

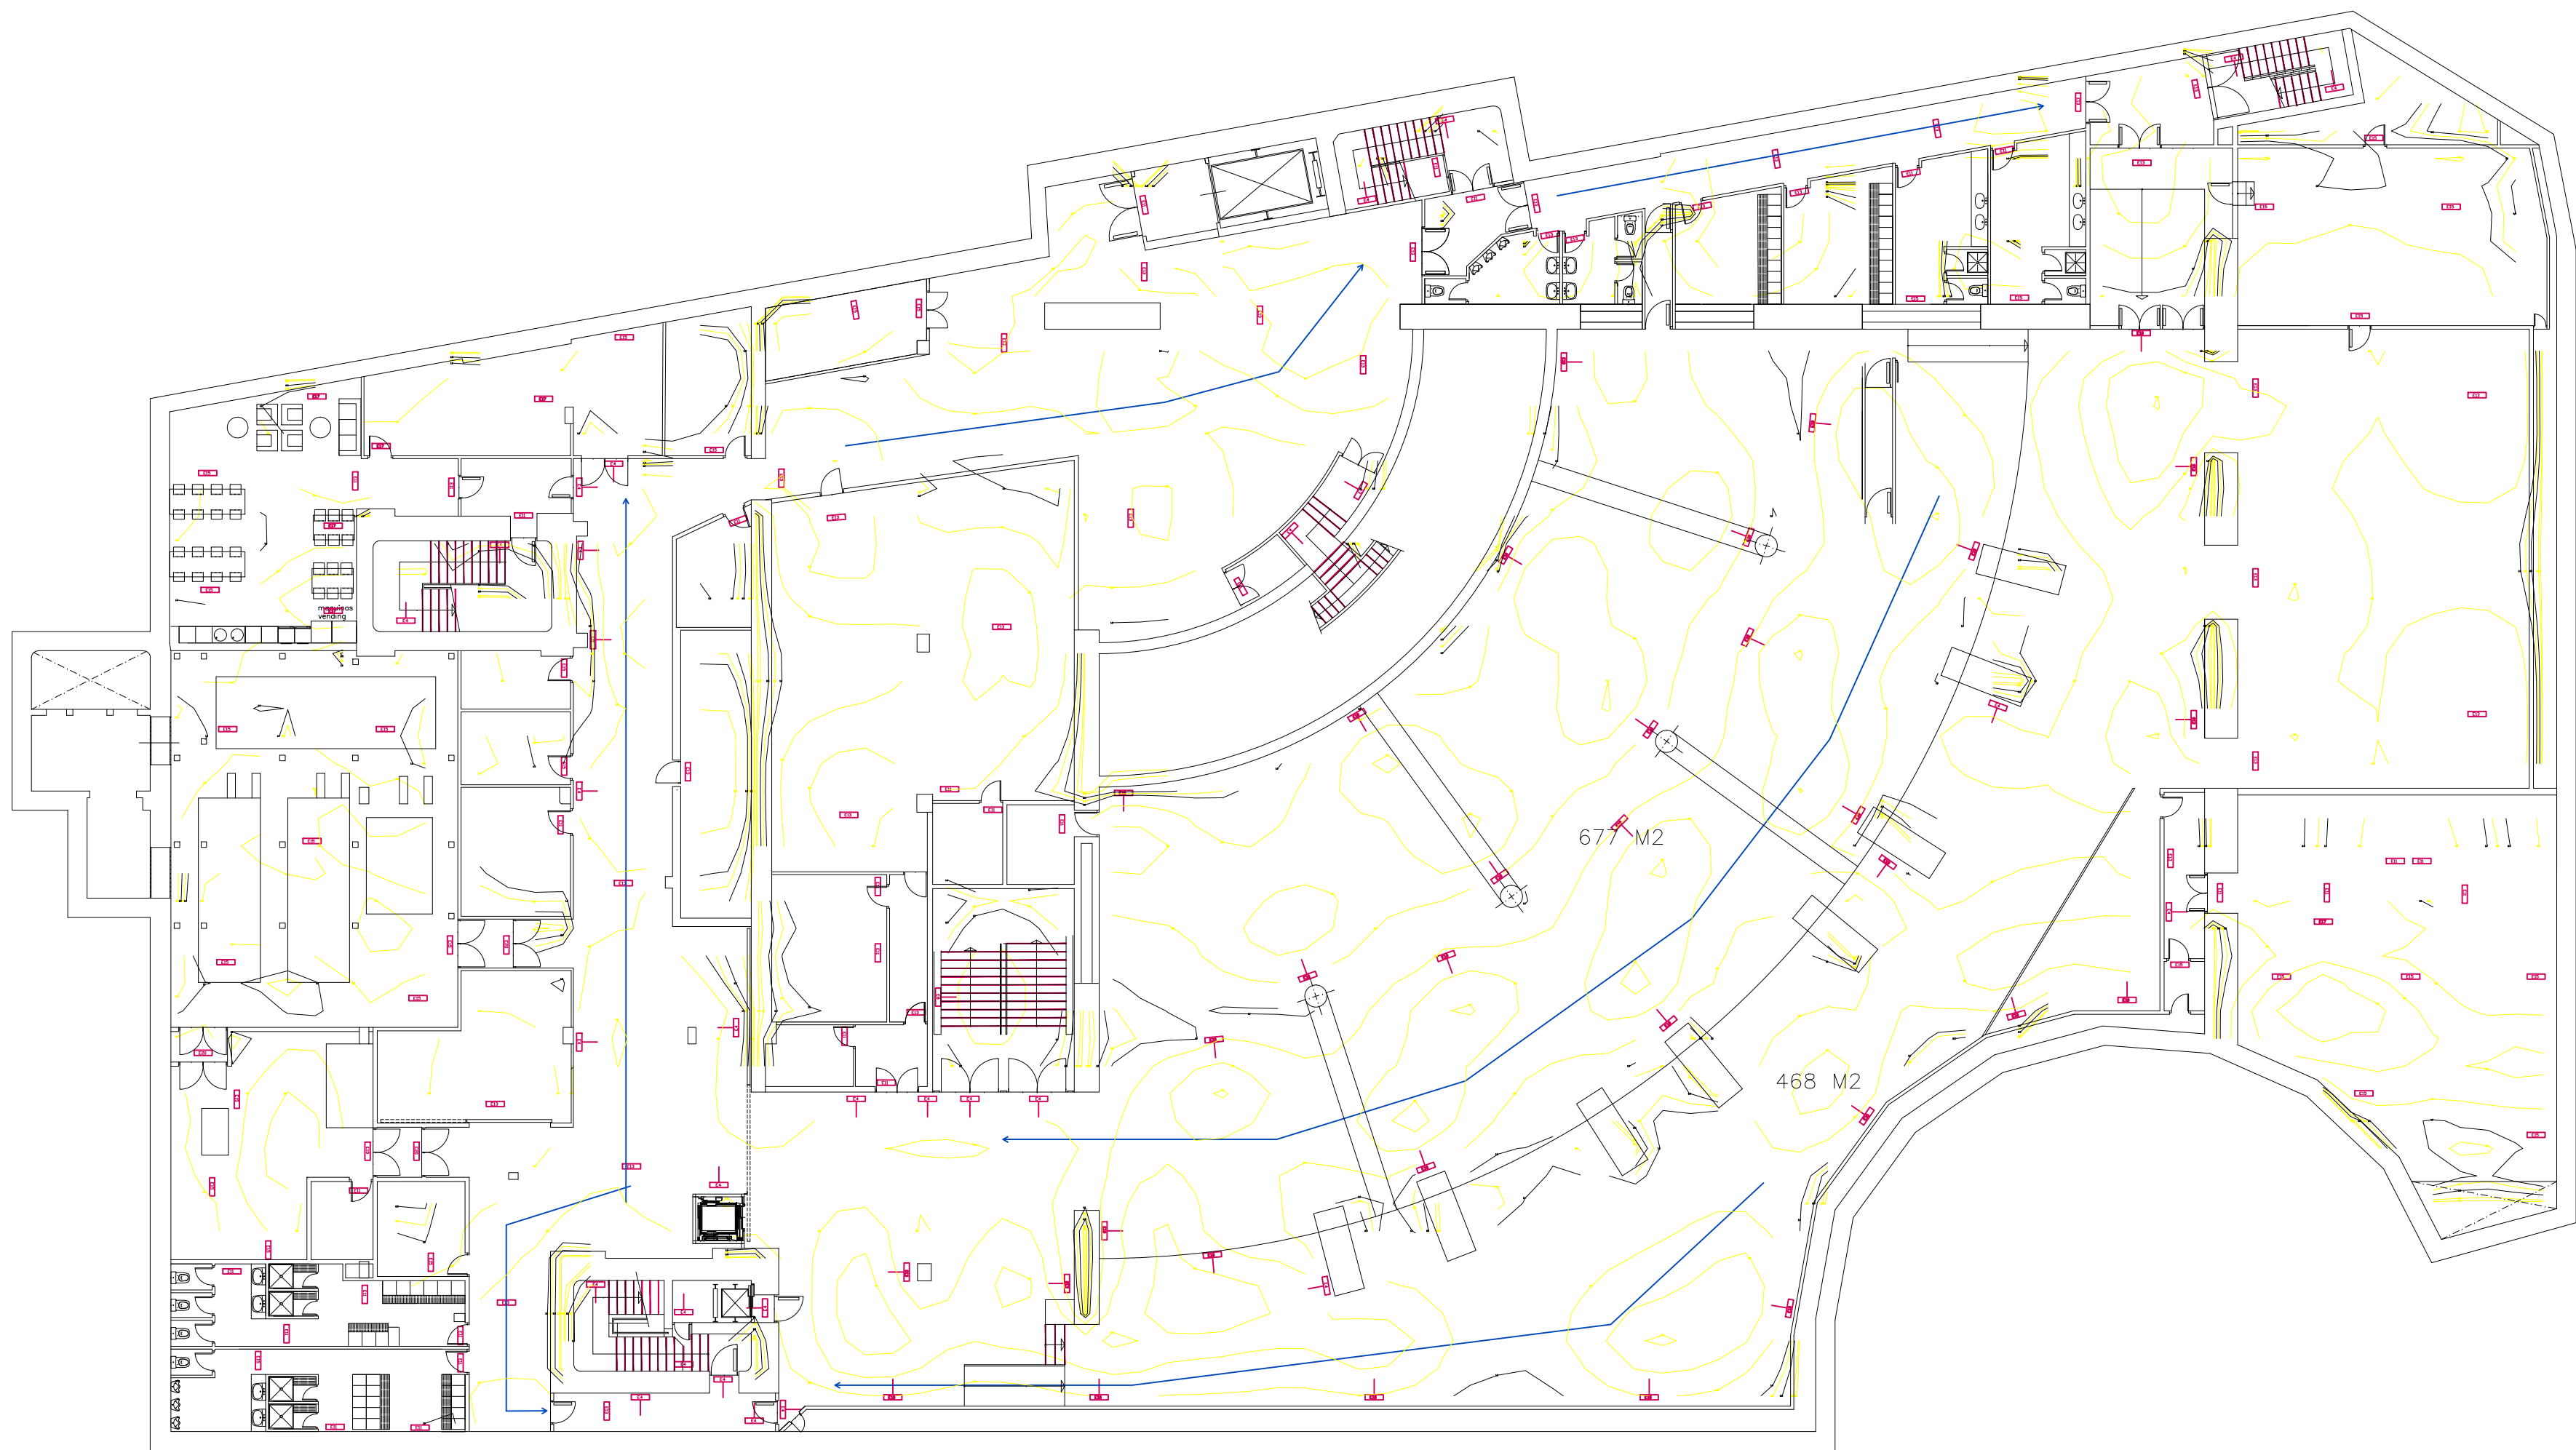


LEYENDA ALUMBRADO EMERGENCIA	
	RECORRIDO DE EVACUACIÓN
	E4 LUMINARIA EMERGENCIA 100lm
	E6 LUMINARIA EMERGENCIA 250lm
	E11 LUMINARIA EMERGENCIA 100lm con accesorio para entrar
	E13 LUMINARIA EMERGENCIA 250lm con accesorio para entrar
	E14 LUMINARIA EMERGENCIA 400lm con accesorio para entrar
	E15 LUMINARIA EMERGENCIA 100lm con caja estanca Zona Personal
	E18 LUMINARIA EMERGENCIA 250lm
	E19 LUMINARIA EMERGENCIA 250lm con accesorio para empotrar
	E20 LUMINARIA EMERGENCIA 100lm con accesorio para empotrar
	E23 PROYECTOR EMERGENCIA 1.125lm

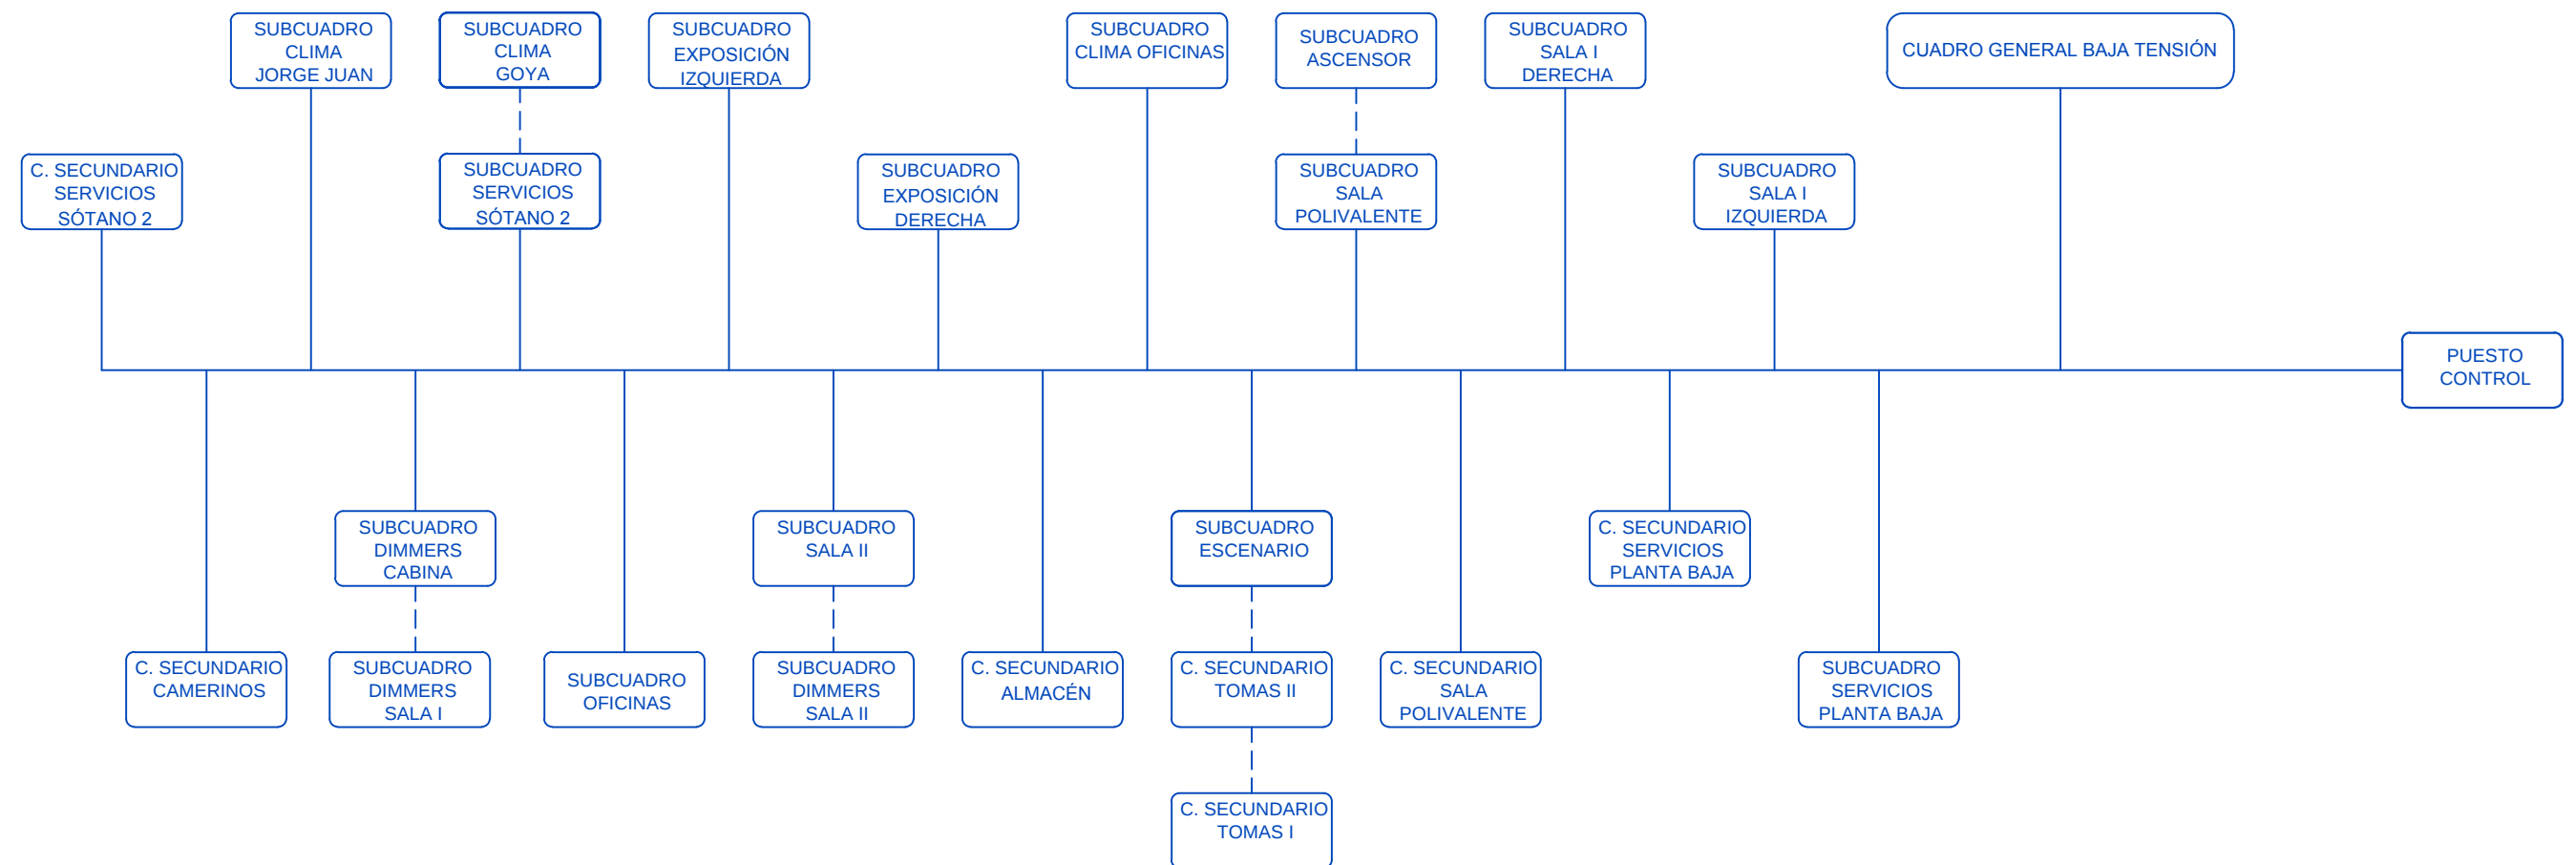


GESPROING14 GESTIÓN PROYECTOS INGENIERÍA CONSULTORÍA Calle Méndez Álvaro 18, 2ª Planta. 28045 Madrid Plazuela del Mercado 4, 1ª Planta. 28600 Navacarnero administracion@gesproing14.com 91 593 70 65 / 630 007 134 / 647 602 032		Ref. 20.075E
		Fecha 03.2021
Situación	Plaza de Colón 4. 28001 Madrid	Revisión
SISTEMA DE CONTROL Y GESTIÓN		Escala S/E
La Propiedad	Ingeniero Técnico Industrial	Plano
Madrid Destino, Cultura, Turismo y Negocio, S.A. Calle Conde Duque, 9-11. 28015 Madrid	Luis Rodríguez Carbonell Colegiado 24.824	08


PLANTA BAJA

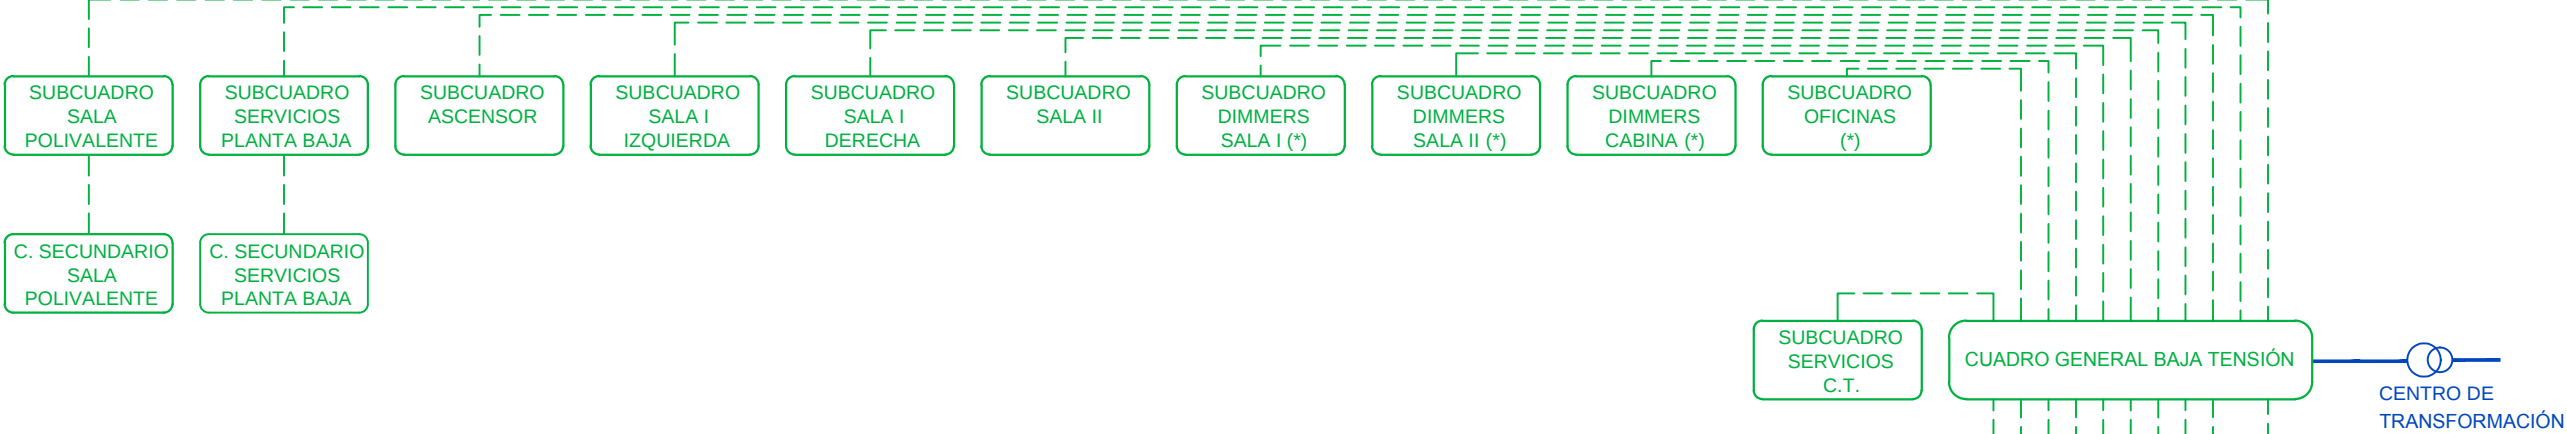

PLANTA SÓTANO -1

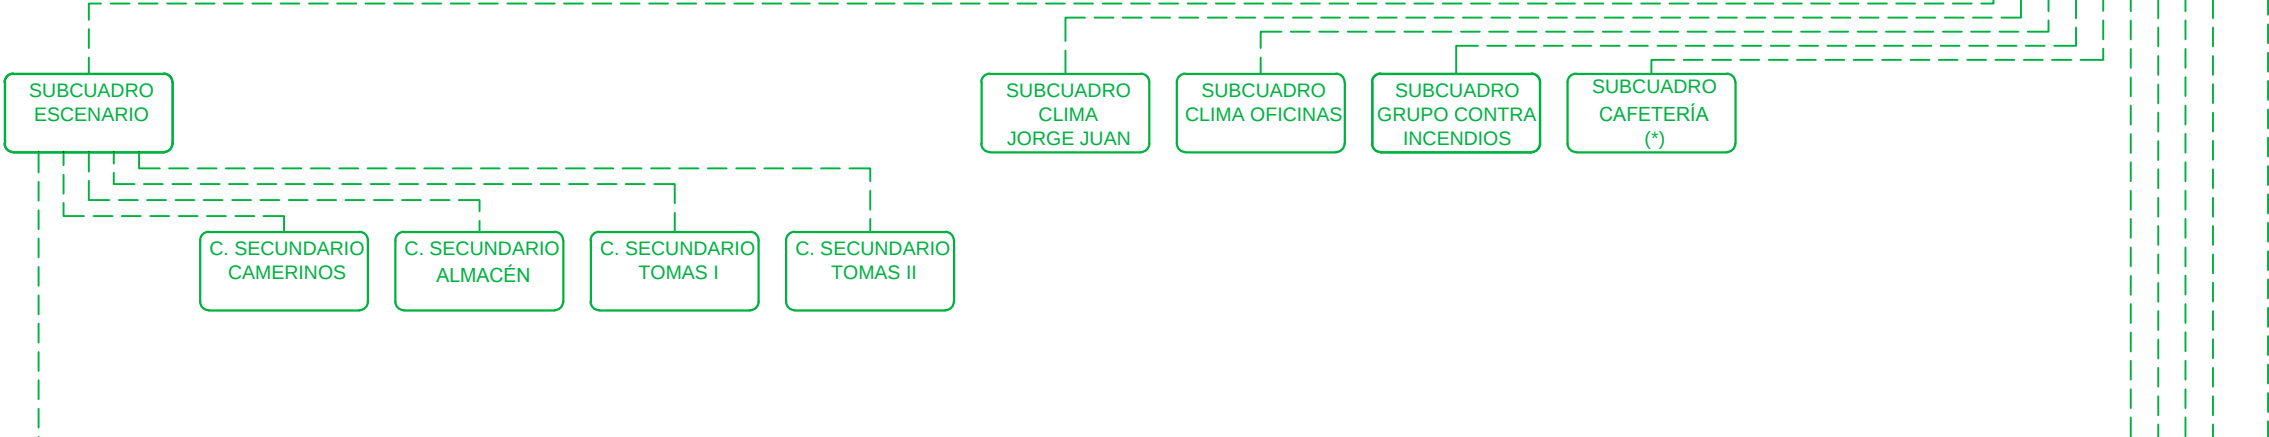


PLANTA SÓTANO -2

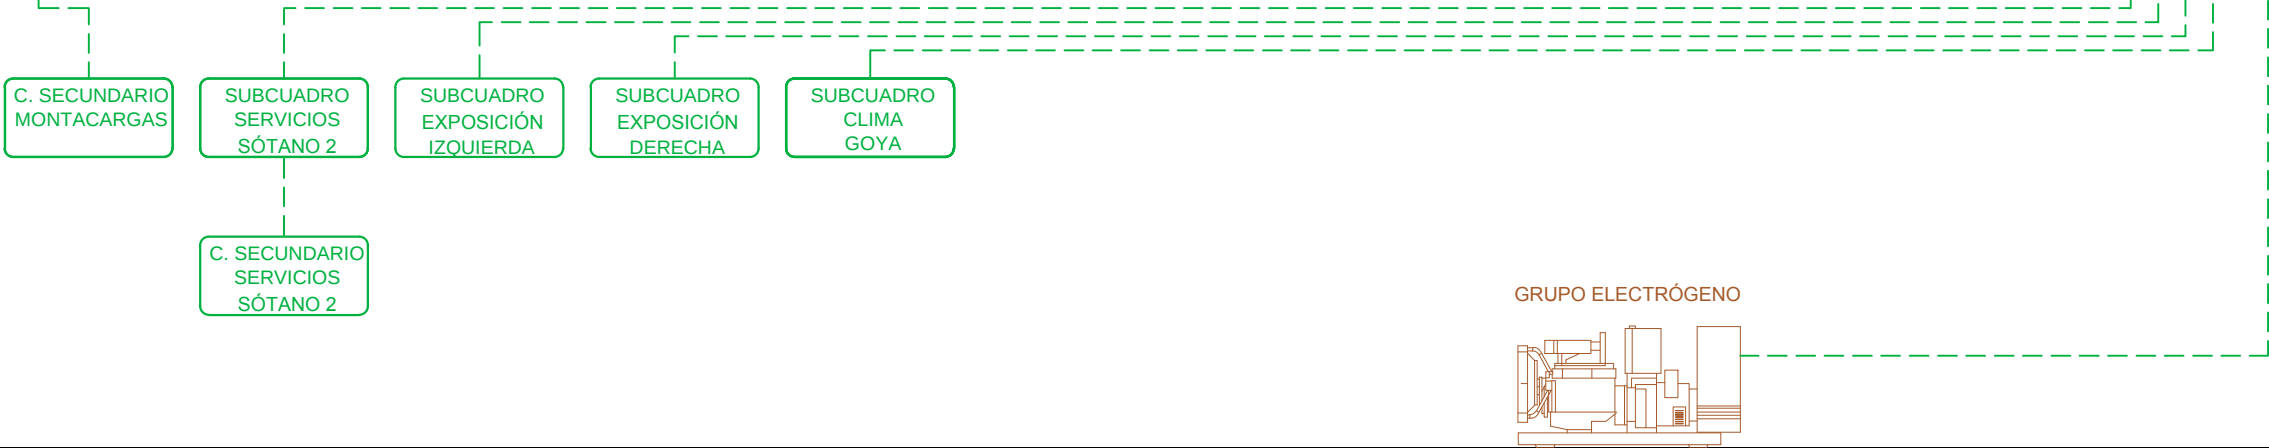

(*) No son objeto de este proyecto



GESPROING14  GESTIÓN PROYECTOS INGENIERÍA CONSULTORÍA		Calle Méndez Álvaro 18, 2ª Planta. 28045 Madrid Plazuela del Mercado 4, 1ª Planta. 28600 Navalcarnero administracion@gesproing14.com 91 593 70 65 / 630 007 134 / 647 602 032		Ref.	20.075E
				Fecha	03.2021
Situación	Plaza de Colón 4. 28001 Madrid			Revisión	
ORGANIGRAMA DE CUADROS ELÉCTRICOS				Escala	S/E
La Propiedad		Ingeniero Técnico Industrial		Plano	
Madrid Destino, Cultura, Turismo y Negocio, S.A. Calle Conde Duque, 9-11. 28015 Madrid		Luis Rodríguez Carbonell Colegiado 24.824		09	

CUADRO GENERAL BAJA TENSIÓN


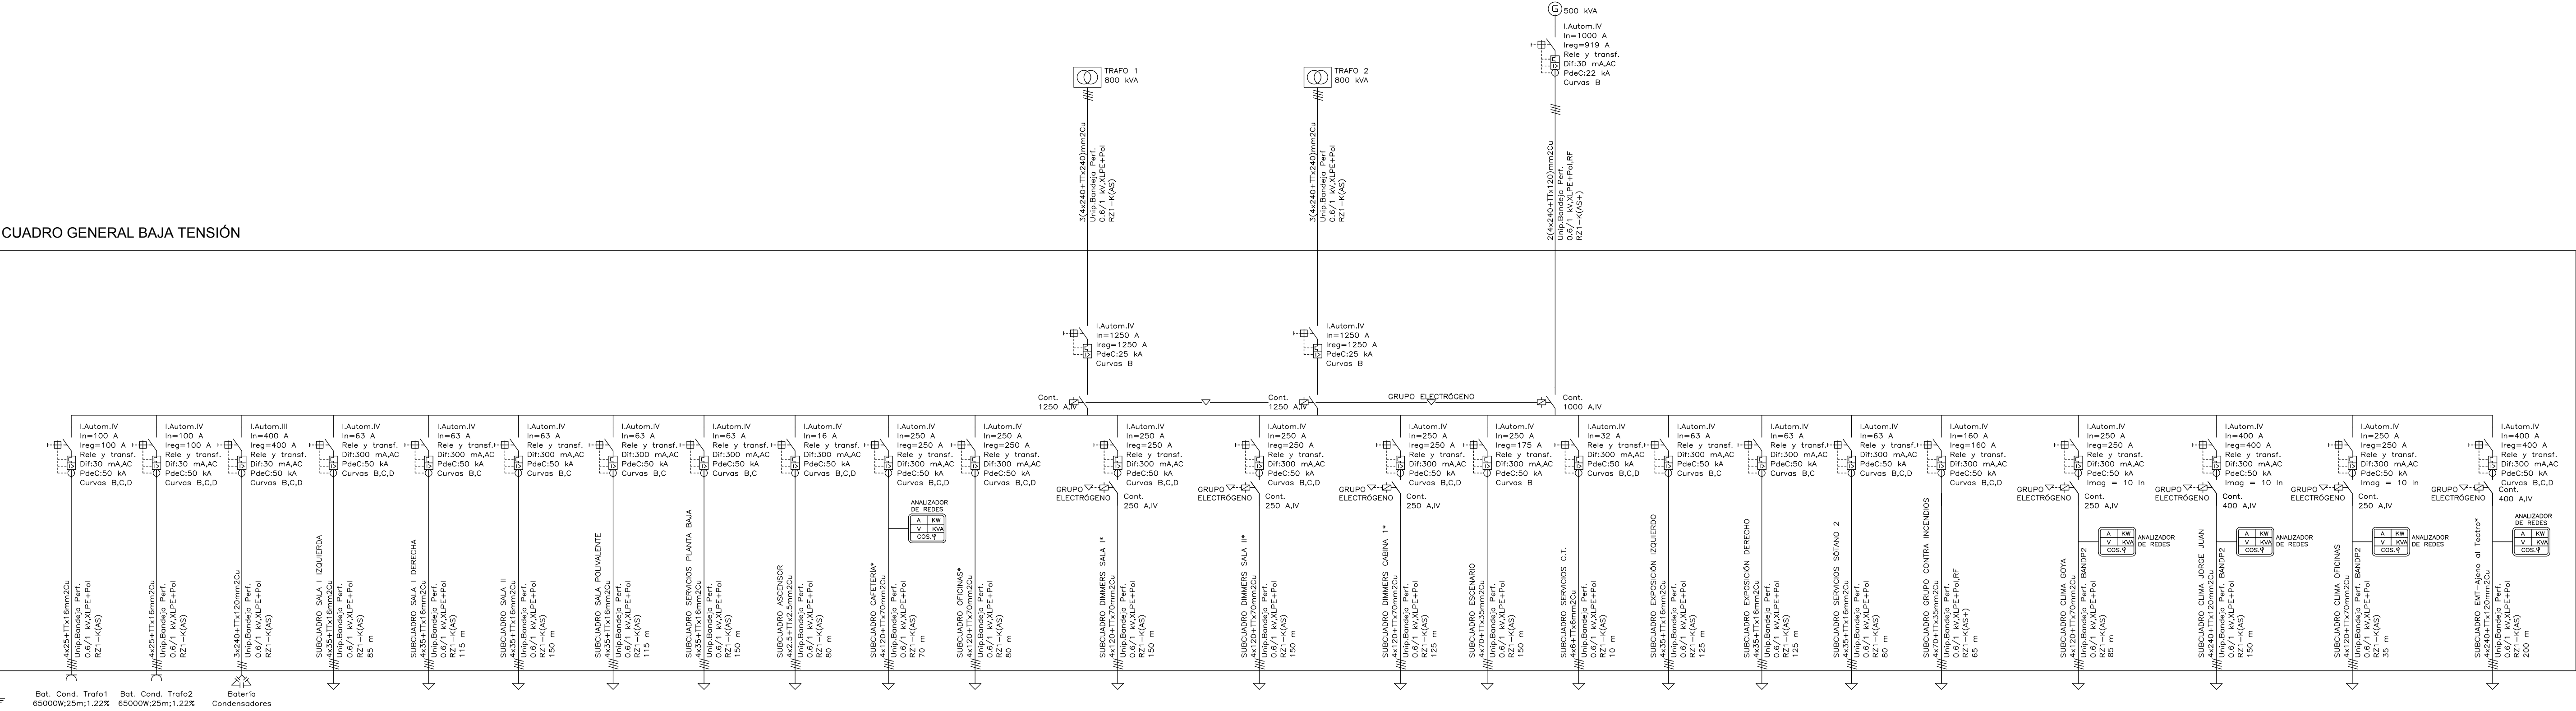


(*) No son objeto de este proyecto

SUBCUADRO SALA I IZQUIERDA

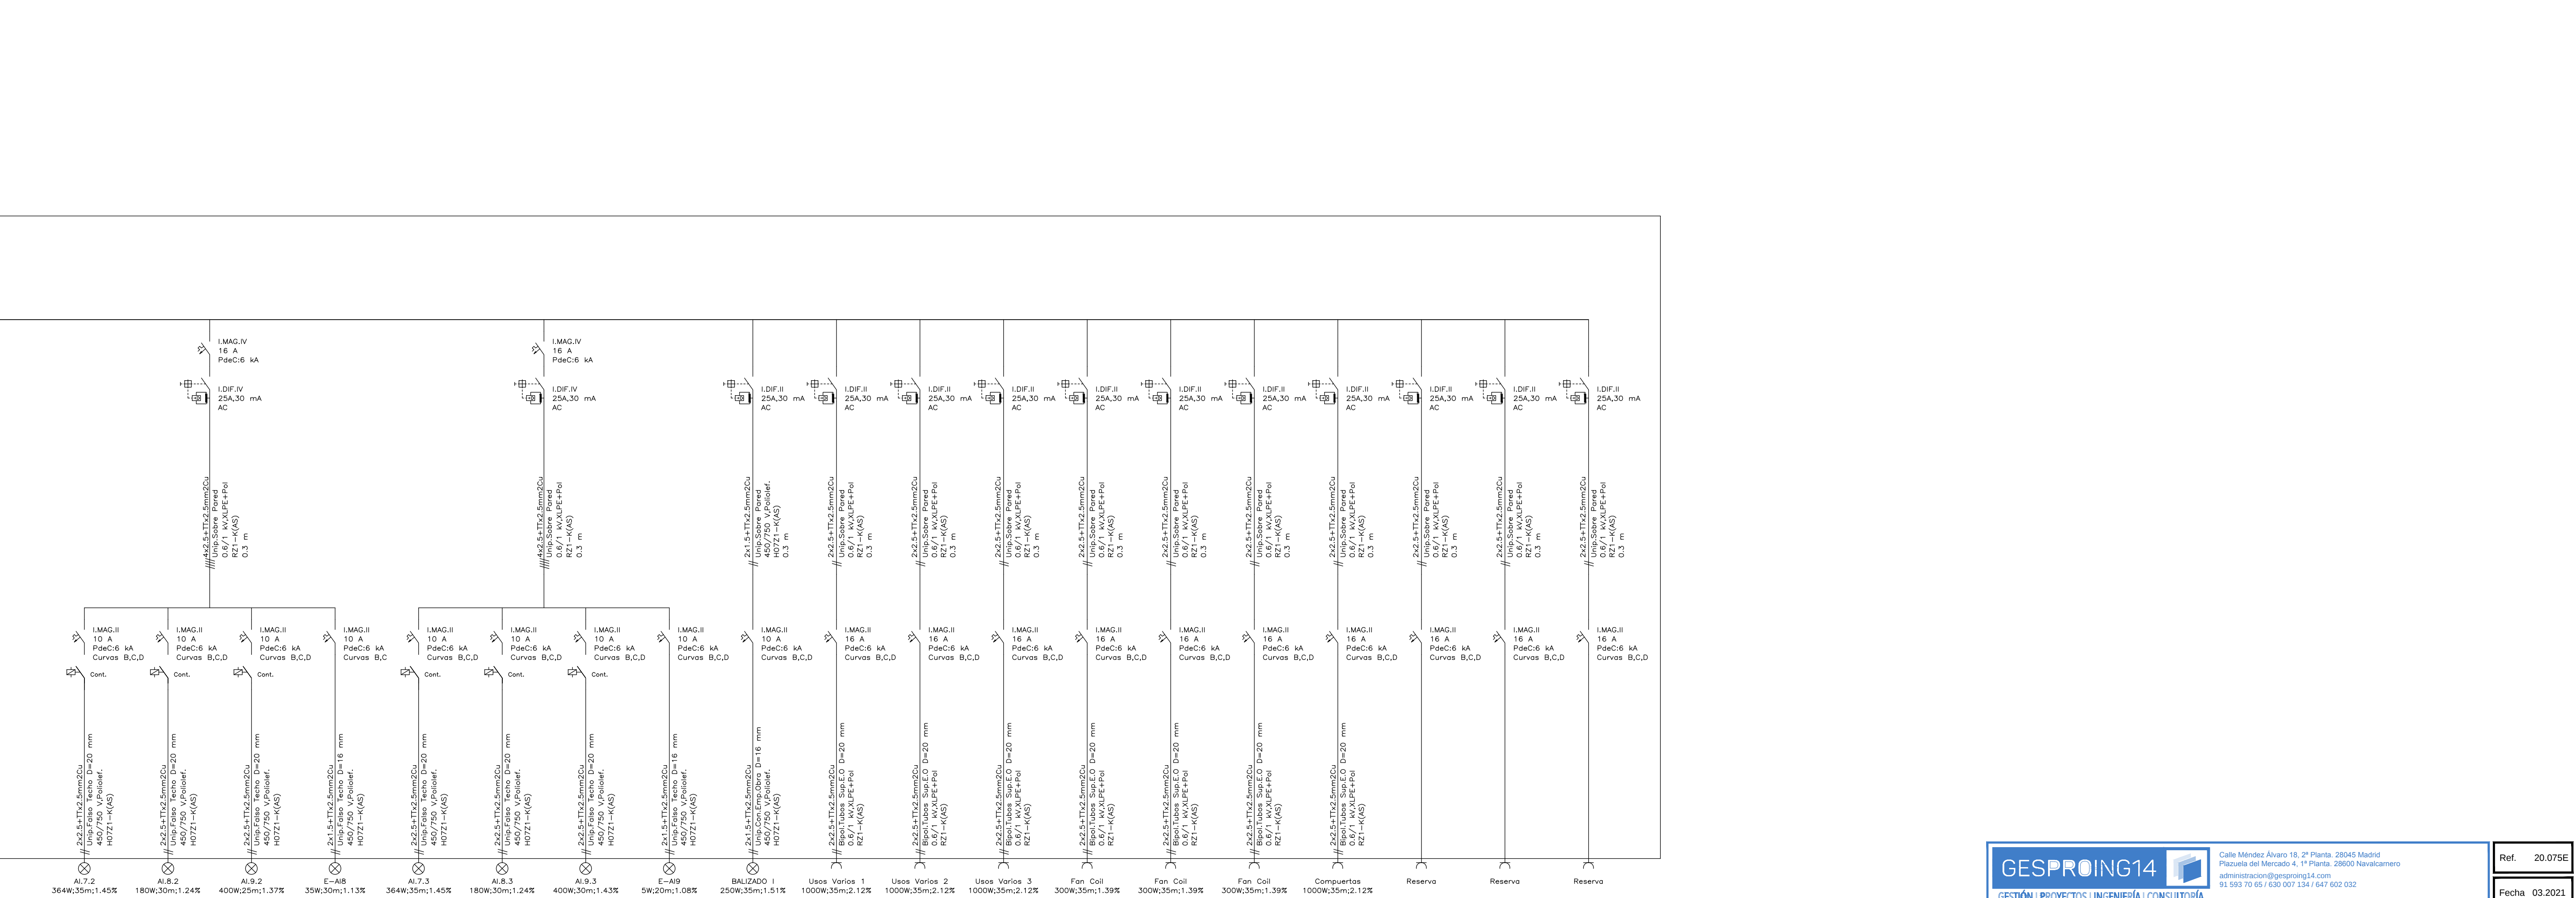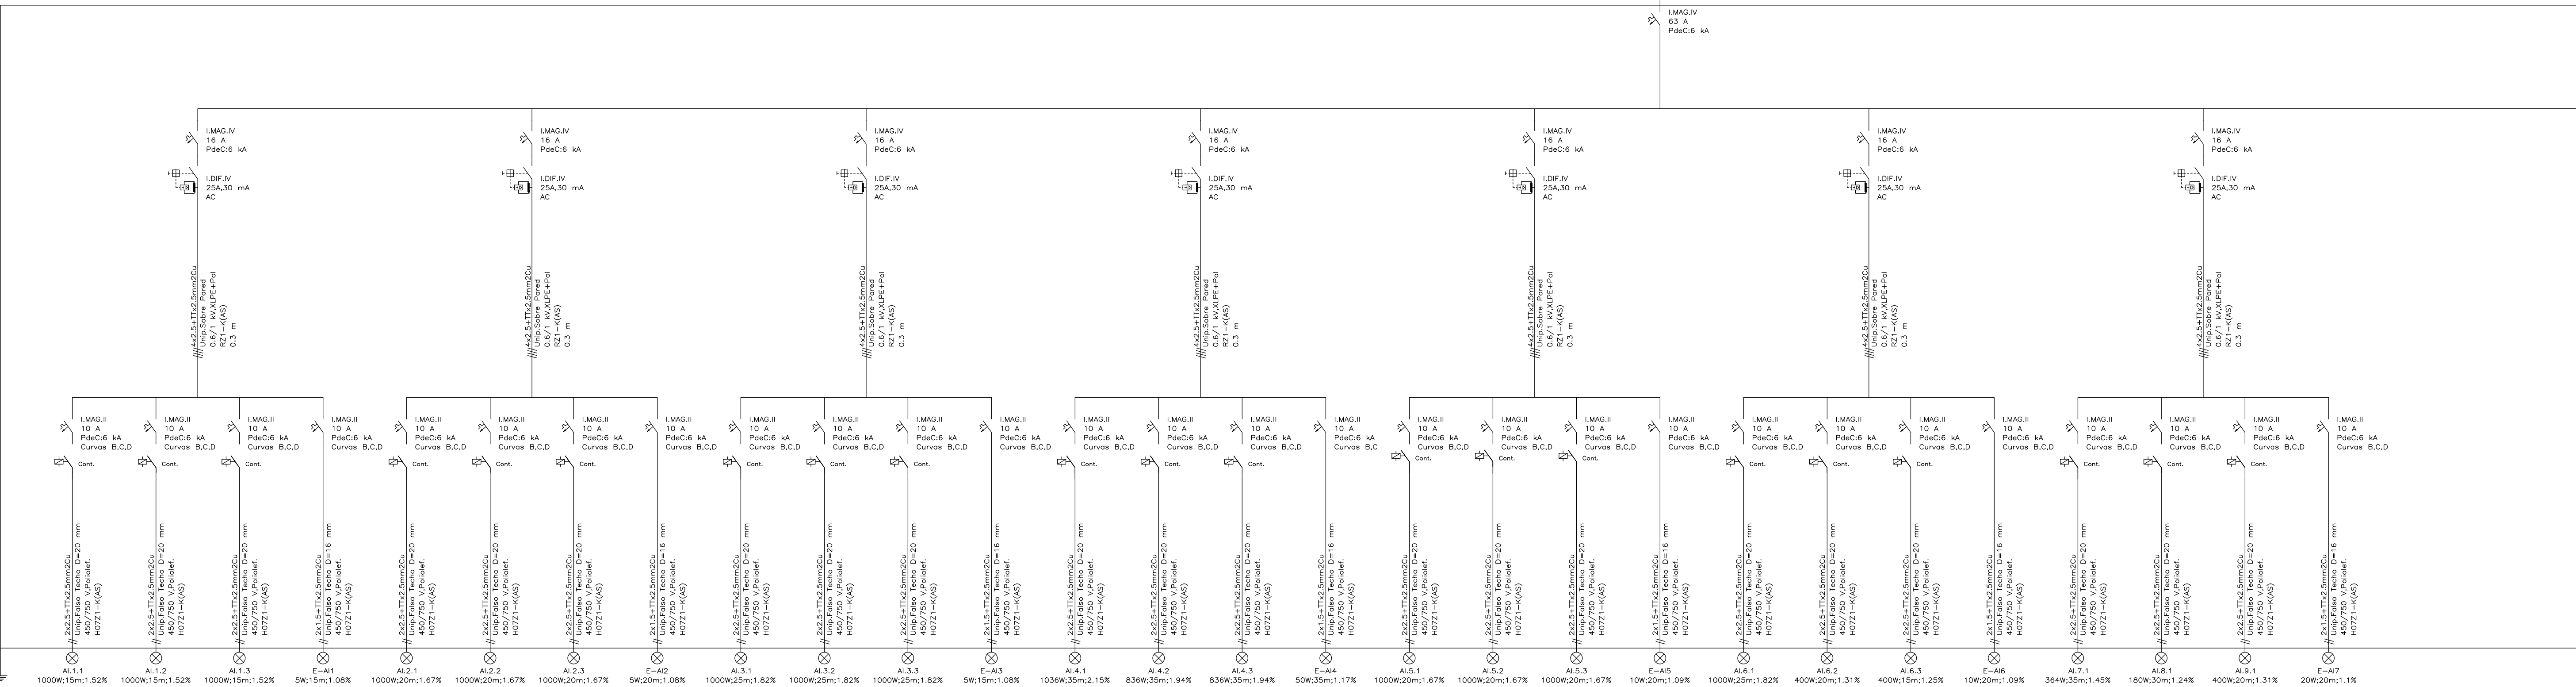


SUBCUADRO SALA I DERECHA

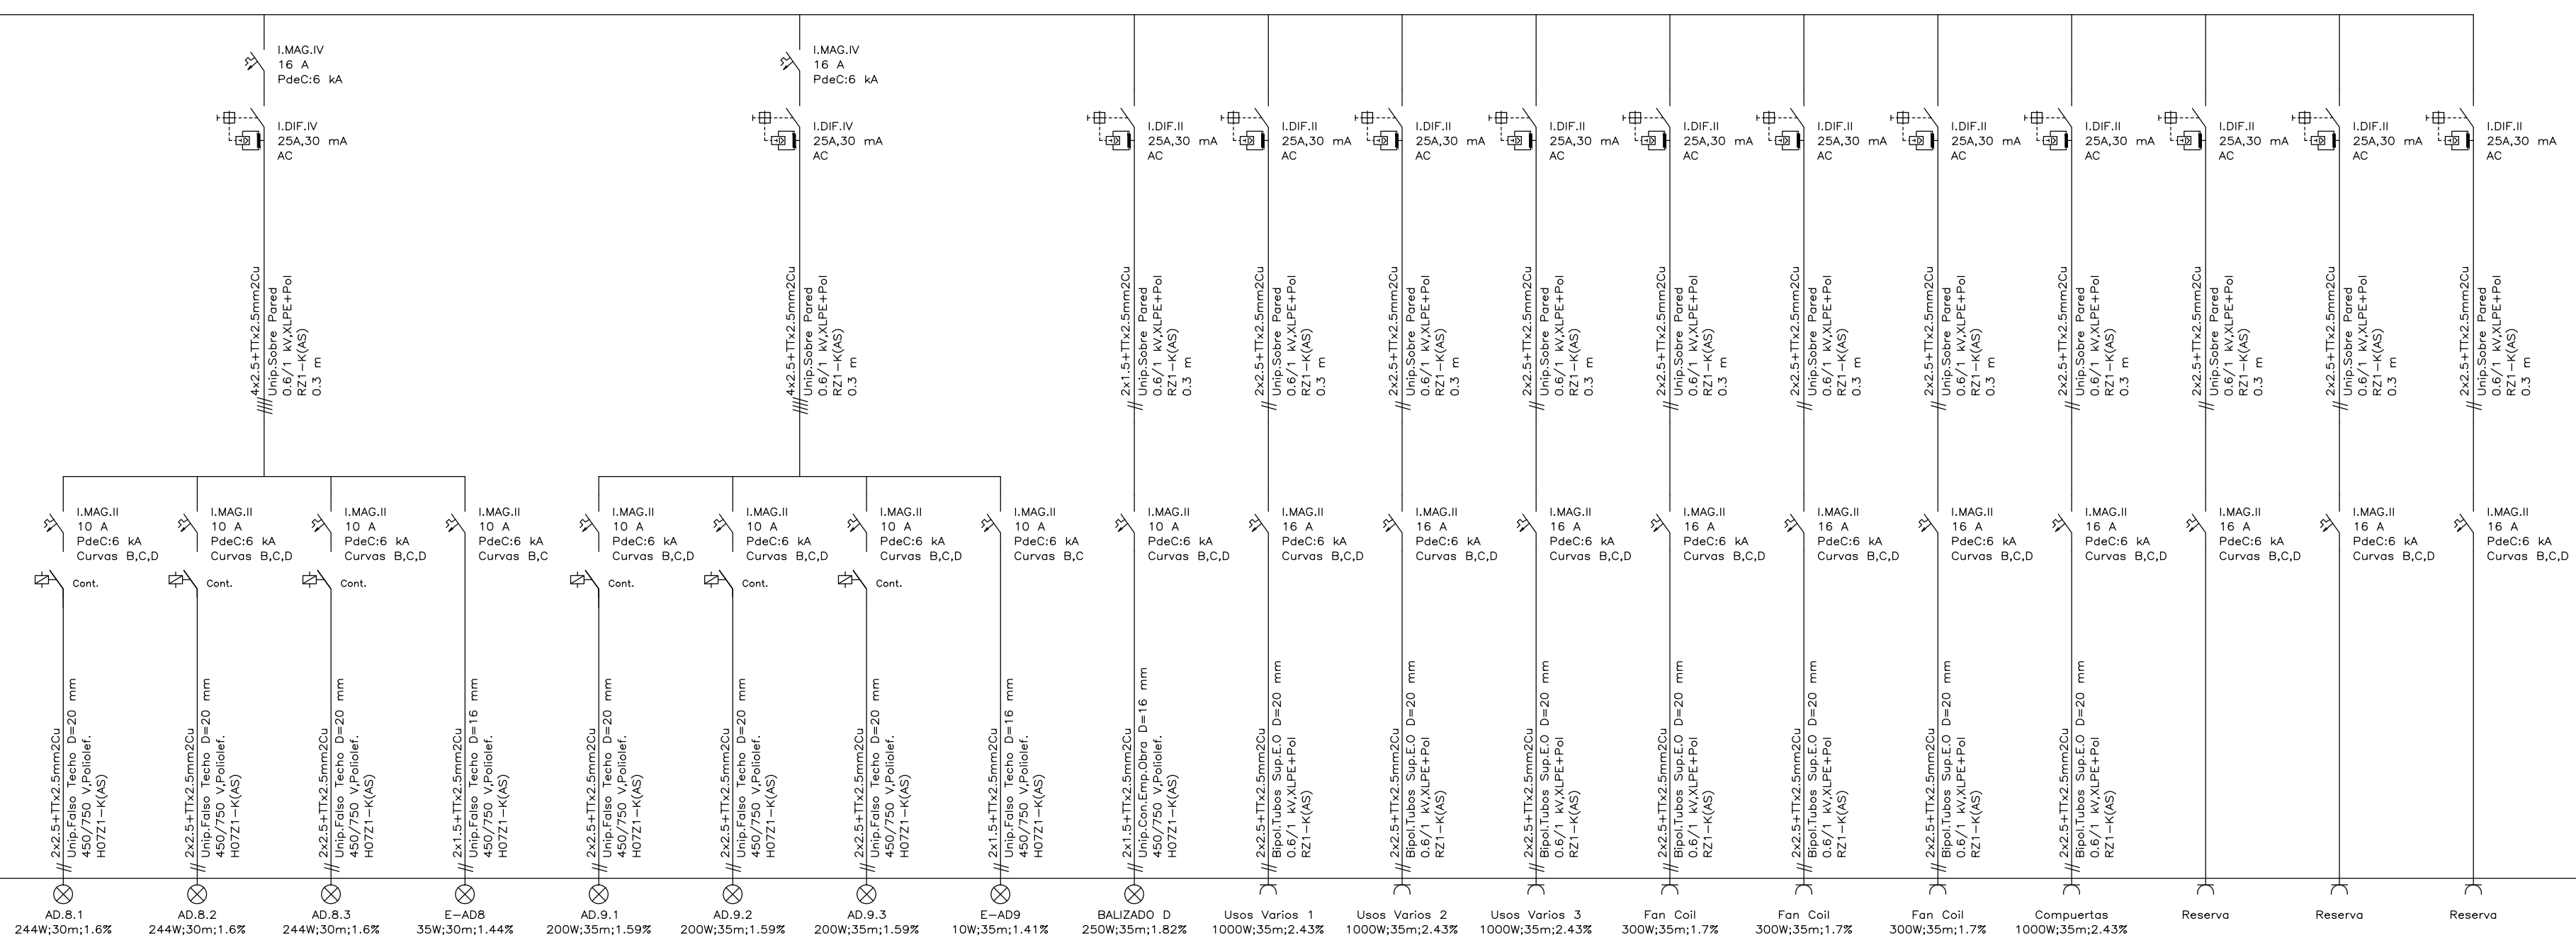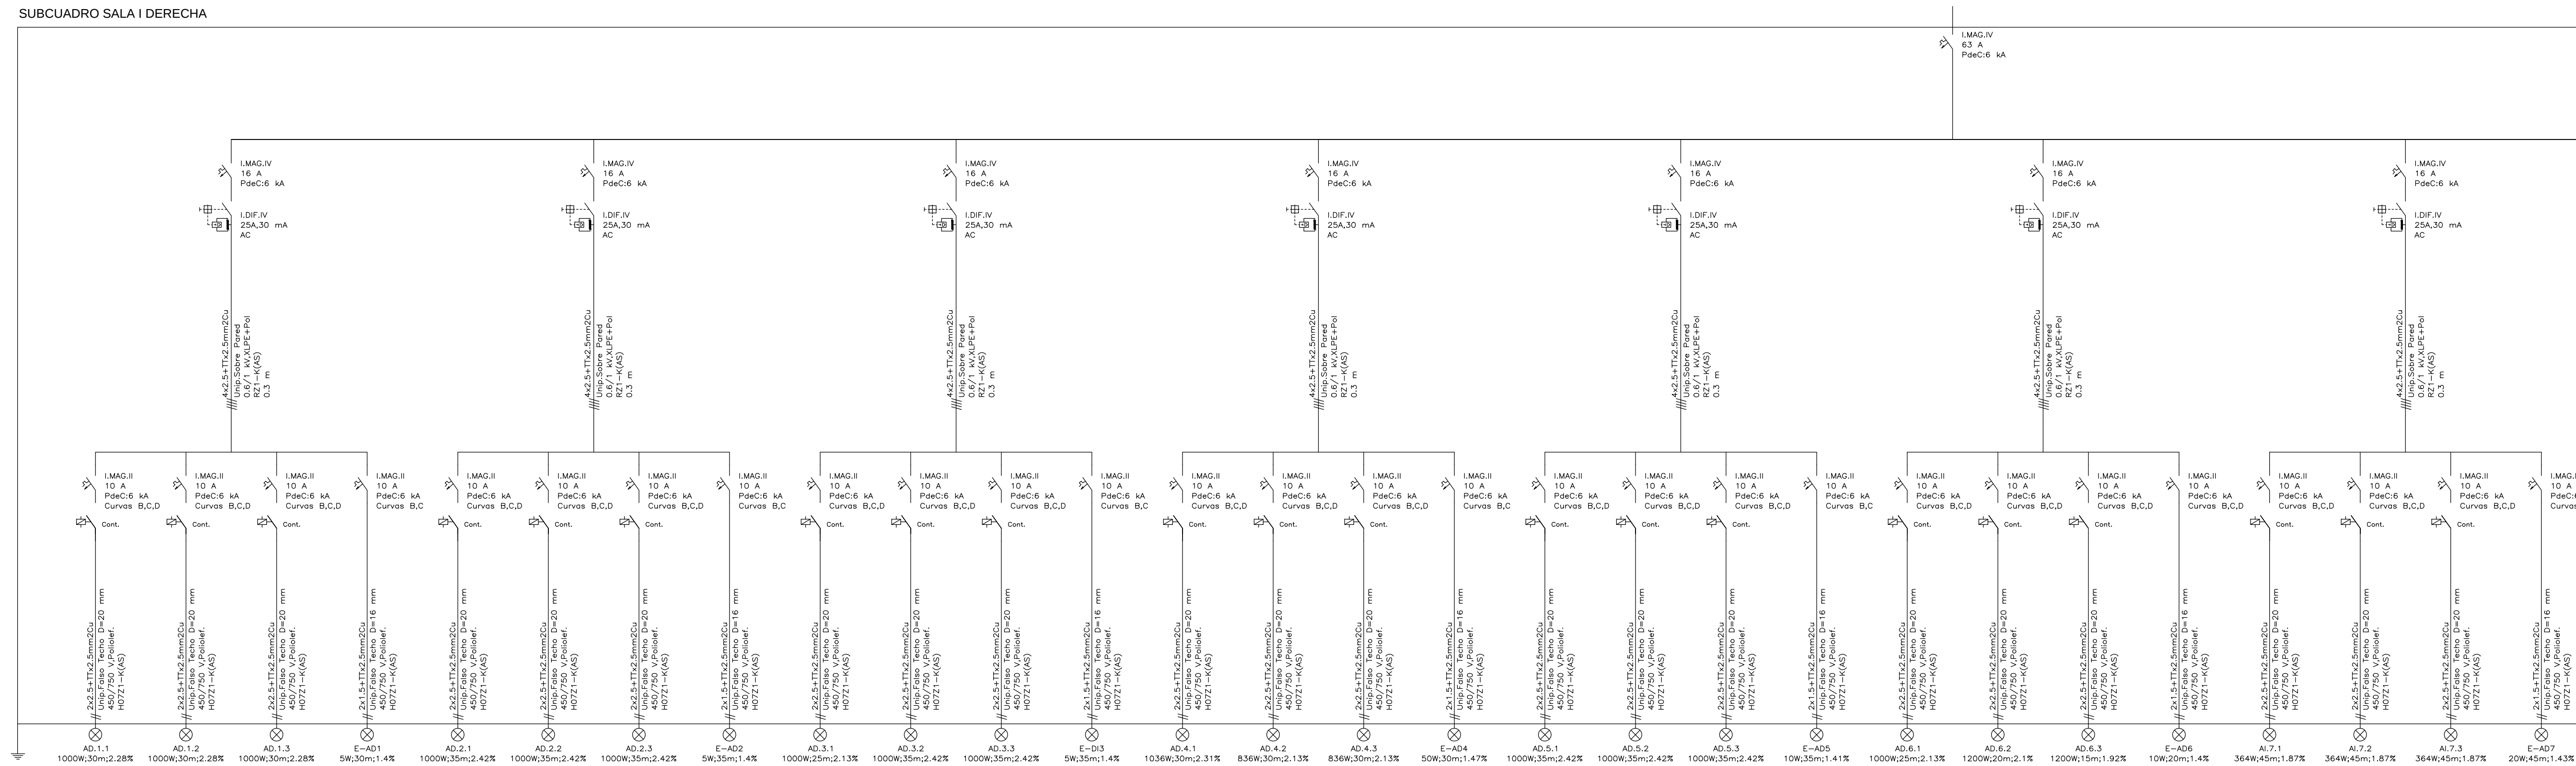


[illegible][illegible][illegible]

CUADRO SECUNDARIO SALA POLIVALENTE

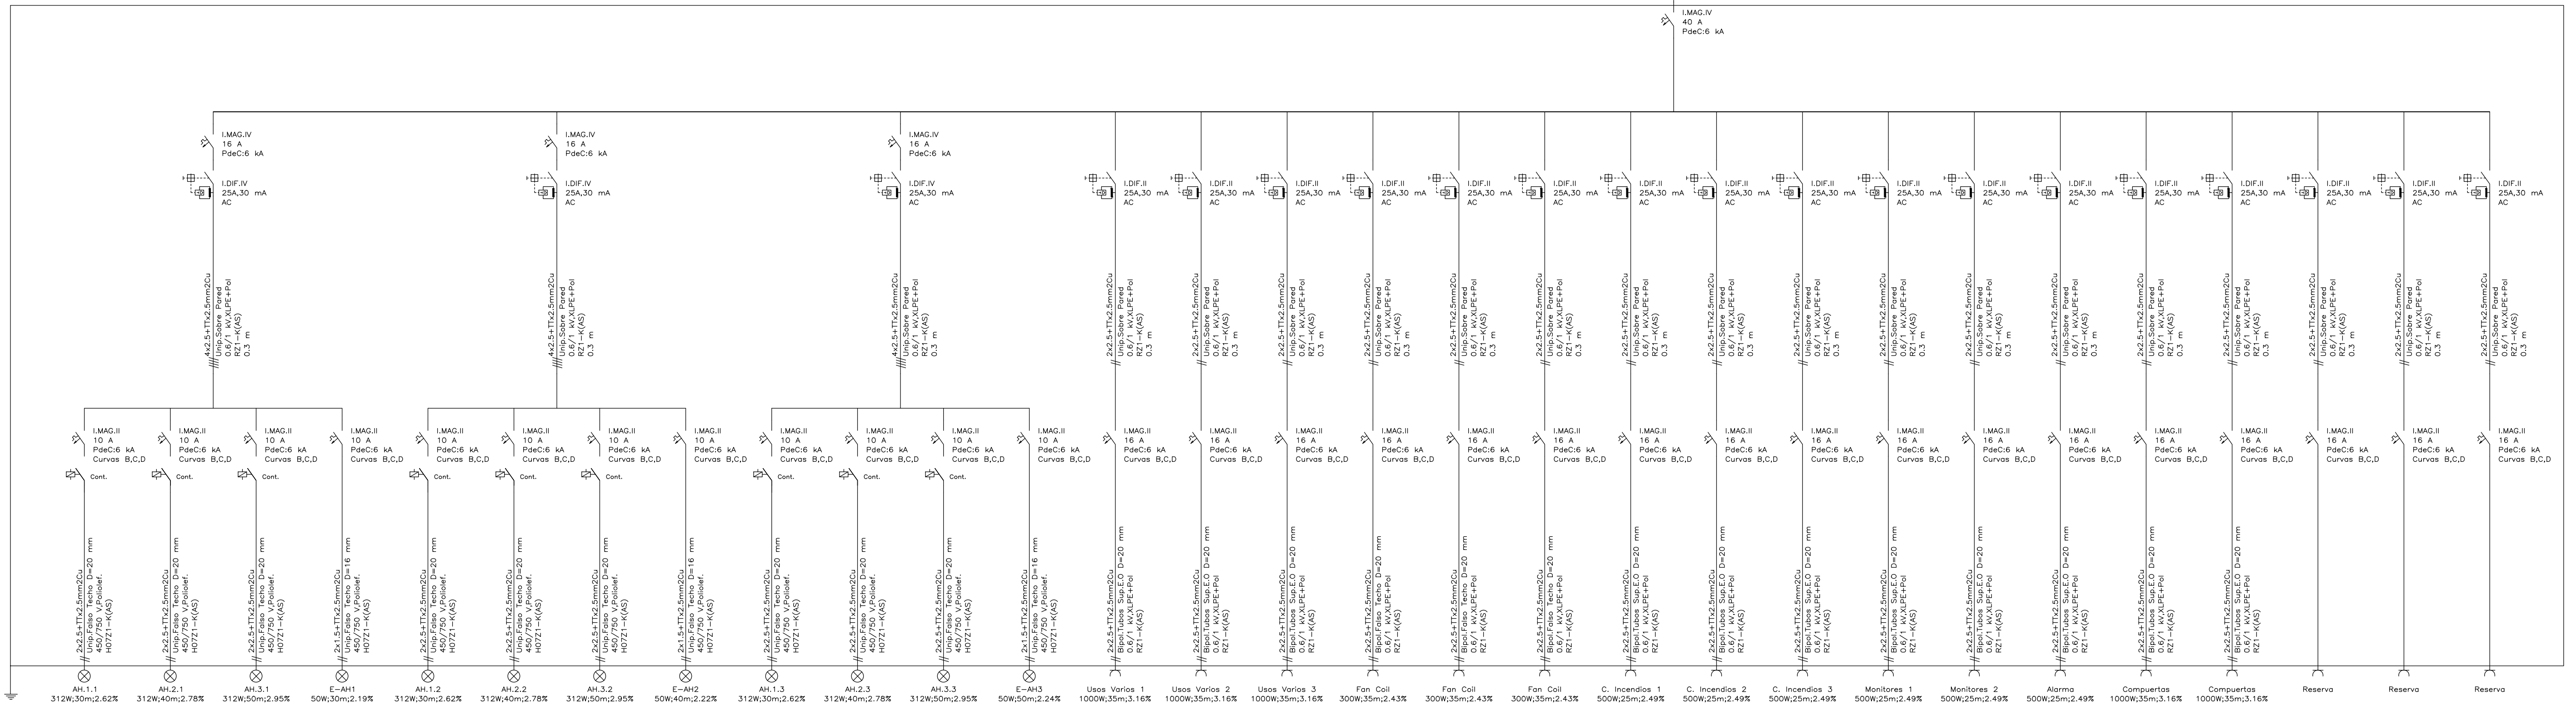


SUBCUADRO SALA POLIVALENTE

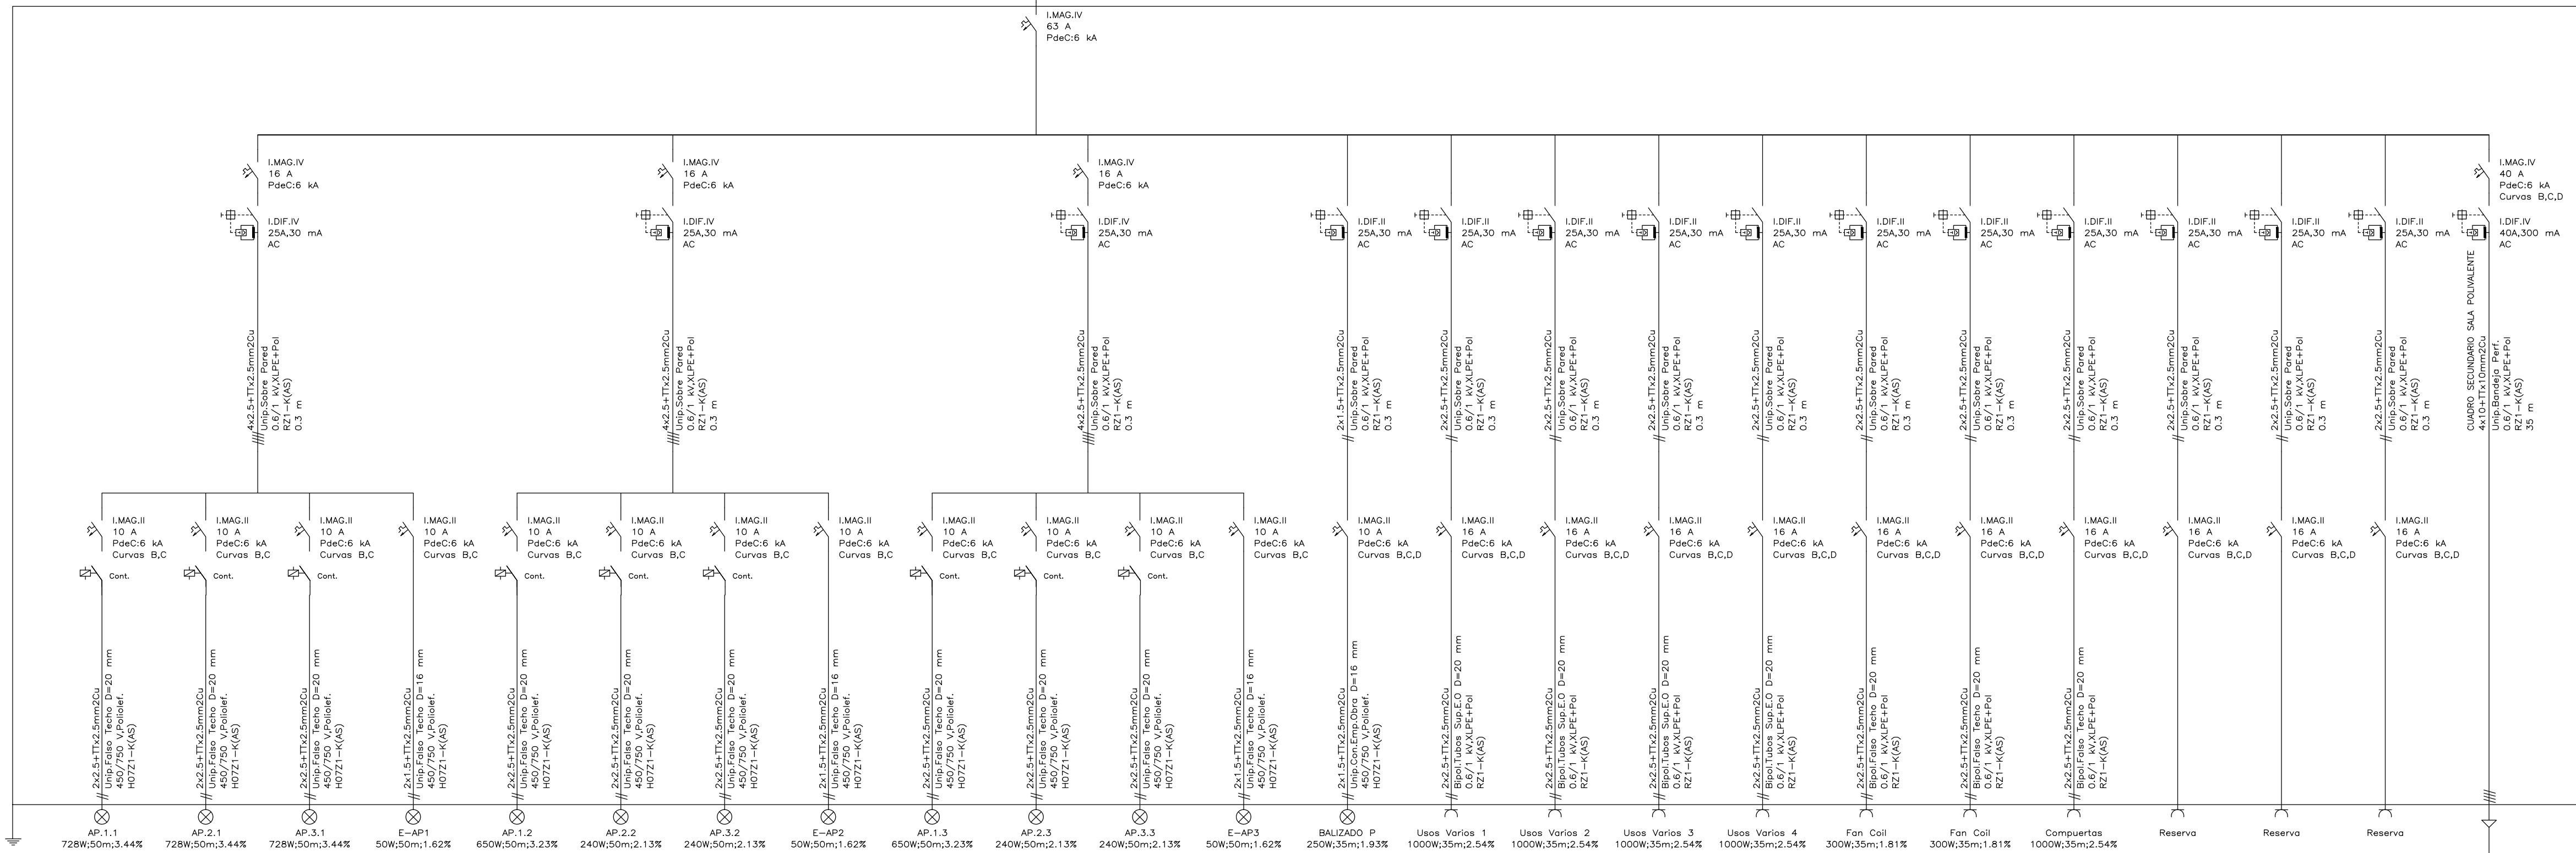


[illegible]

Nome	Modelo	Material	Comprimento (m)	Seção (mm²)	Tensão (V)	Corrente (A)	Capacidade (kVA)	Observações
ASBS-1.1	240W/15m/2.07%	2x2,5+Tx2,5mm²Cu	15	25	230	16	3,2	Cont.
ASBS-1.2	240W/15m/2.07%	2x2,5+Tx2,5mm²Cu	15	25	230	16	3,2	Cont.
ASBS-1.3	240W/15m/2.07%	2x2,5+Tx2,5mm²Cu	15	25	230	16	3,2	Cont.
E-SBS-1	30W/15m/1.9%	2x1,5+Tx2,5mm²Cu	15	25	230	16	3,2	Cont.
BALZARD	250W/25m/2.19%	2x1,5+Tx2,5mm²Cu	25	25	230	16	3,2	Cont.
U.V.1	100W/25m/2.63%	2x2,5+Tx2,5mm²Cu	25	25	230	16	3,2	Cont.
U.V.2	100W/25m/2.63%	2x2,5+Tx2,5mm²Cu	25	25	230	16	3,2	Cont.
U.V.Sênio I	100W/25m/2.63%	2x2,5+Tx2,5mm²Cu	25	25	230	16	3,2	Cont.
U.V.Sênio II	100W/25m/2.63%	2x2,5+Tx2,5mm²Cu	25	25	230	16	3,2	Cont.
U.V.Sênio III	100W/25m/2.63%	2x2,5+Tx2,5mm²Cu	25	25	230	16	3,2	Cont.
Reserva								
Reserva								


SUBCUADRO ESCENARIO

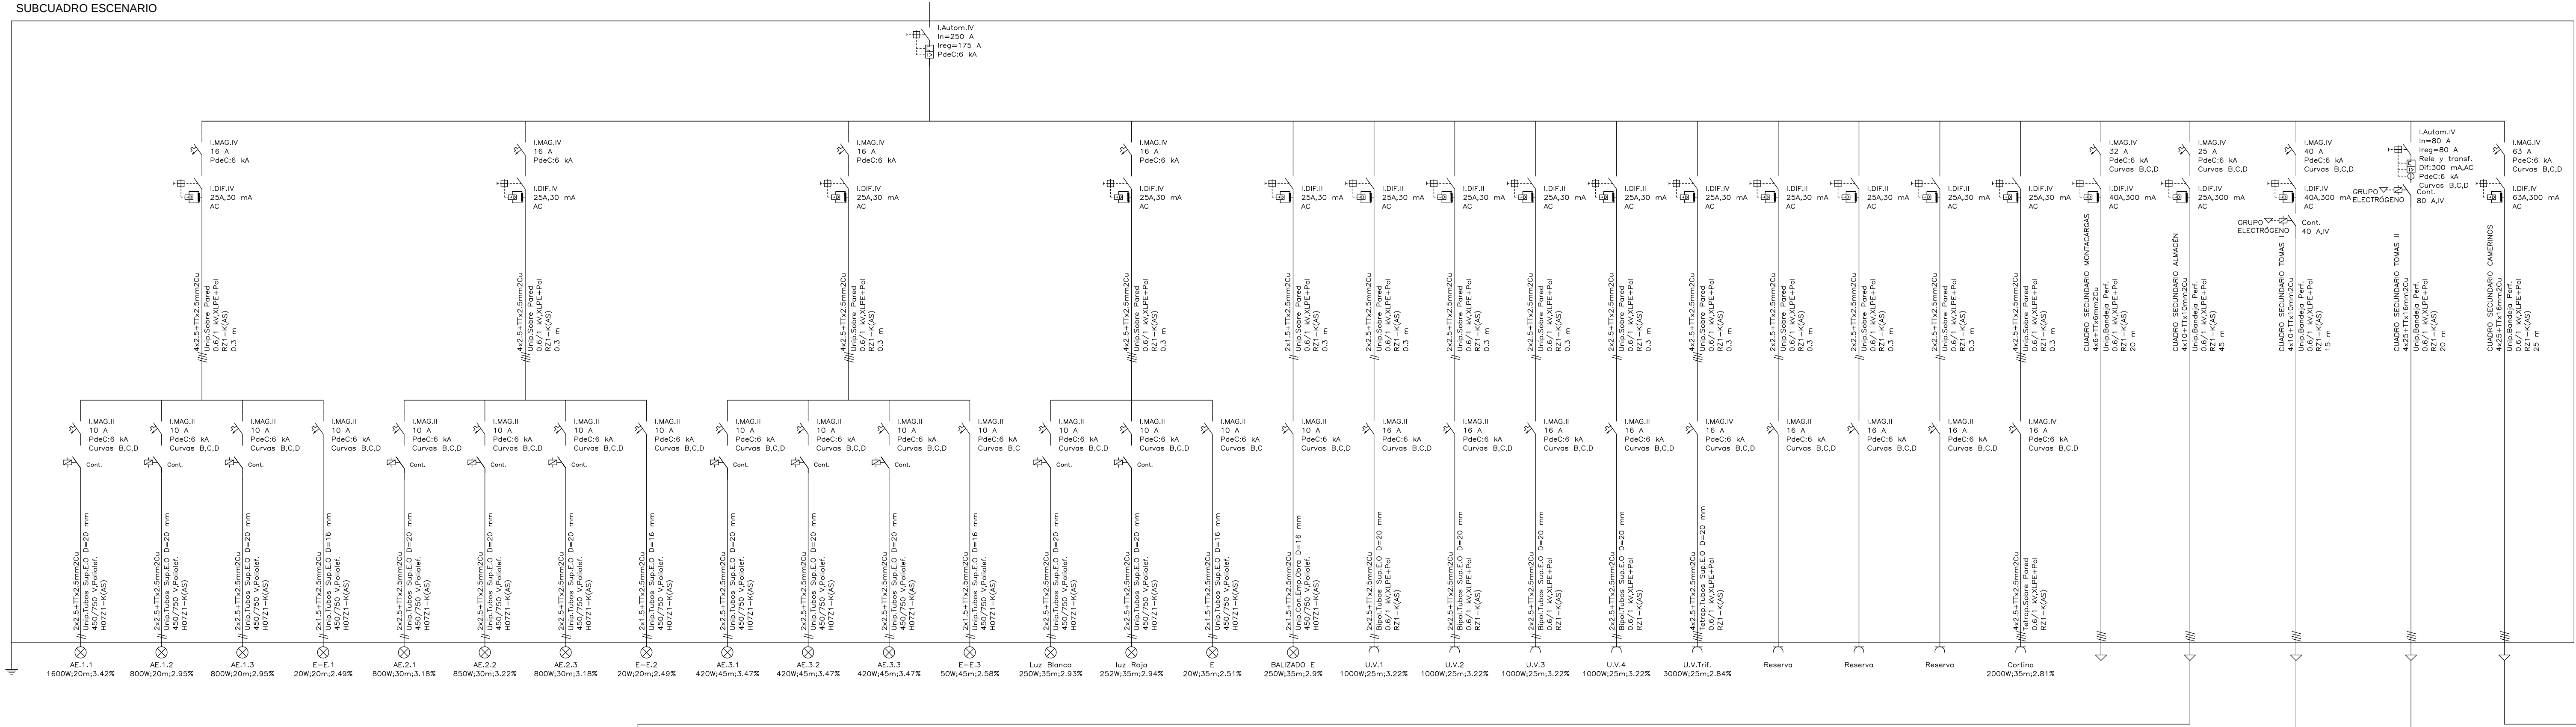


CUADRO SECUNDARIO ALMACEN

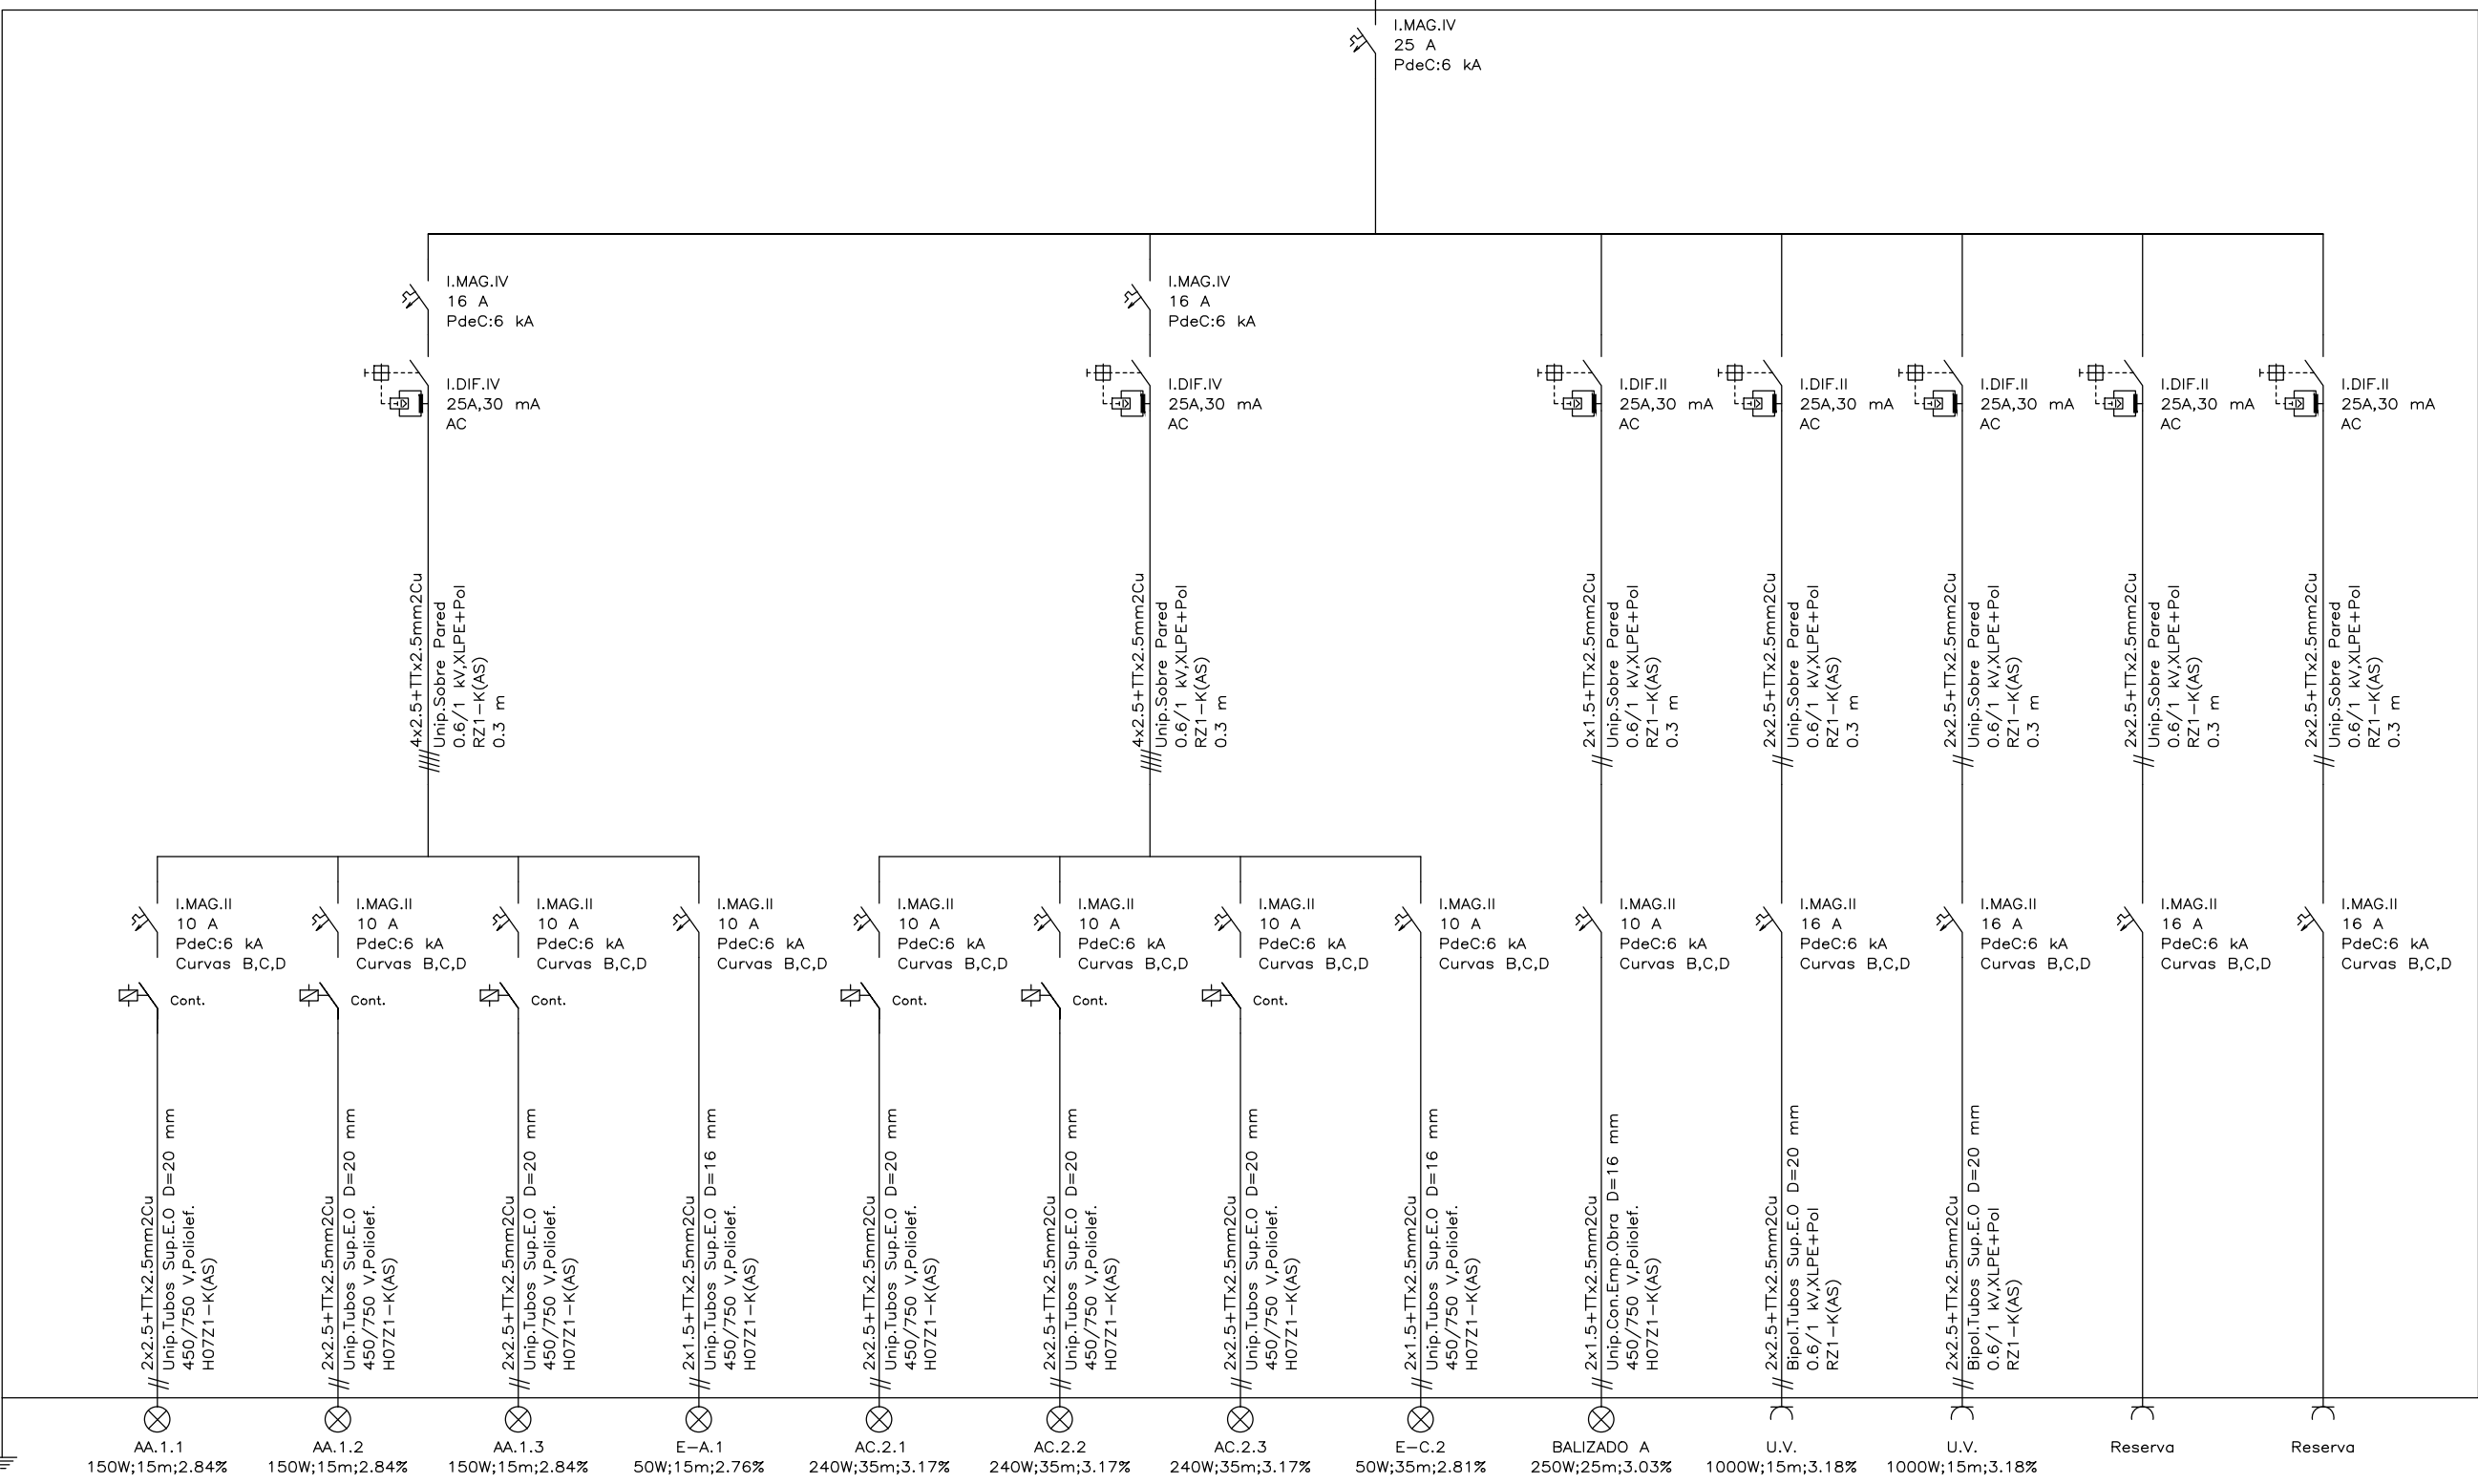



CUADRO SECUNDARIO TOMAS I

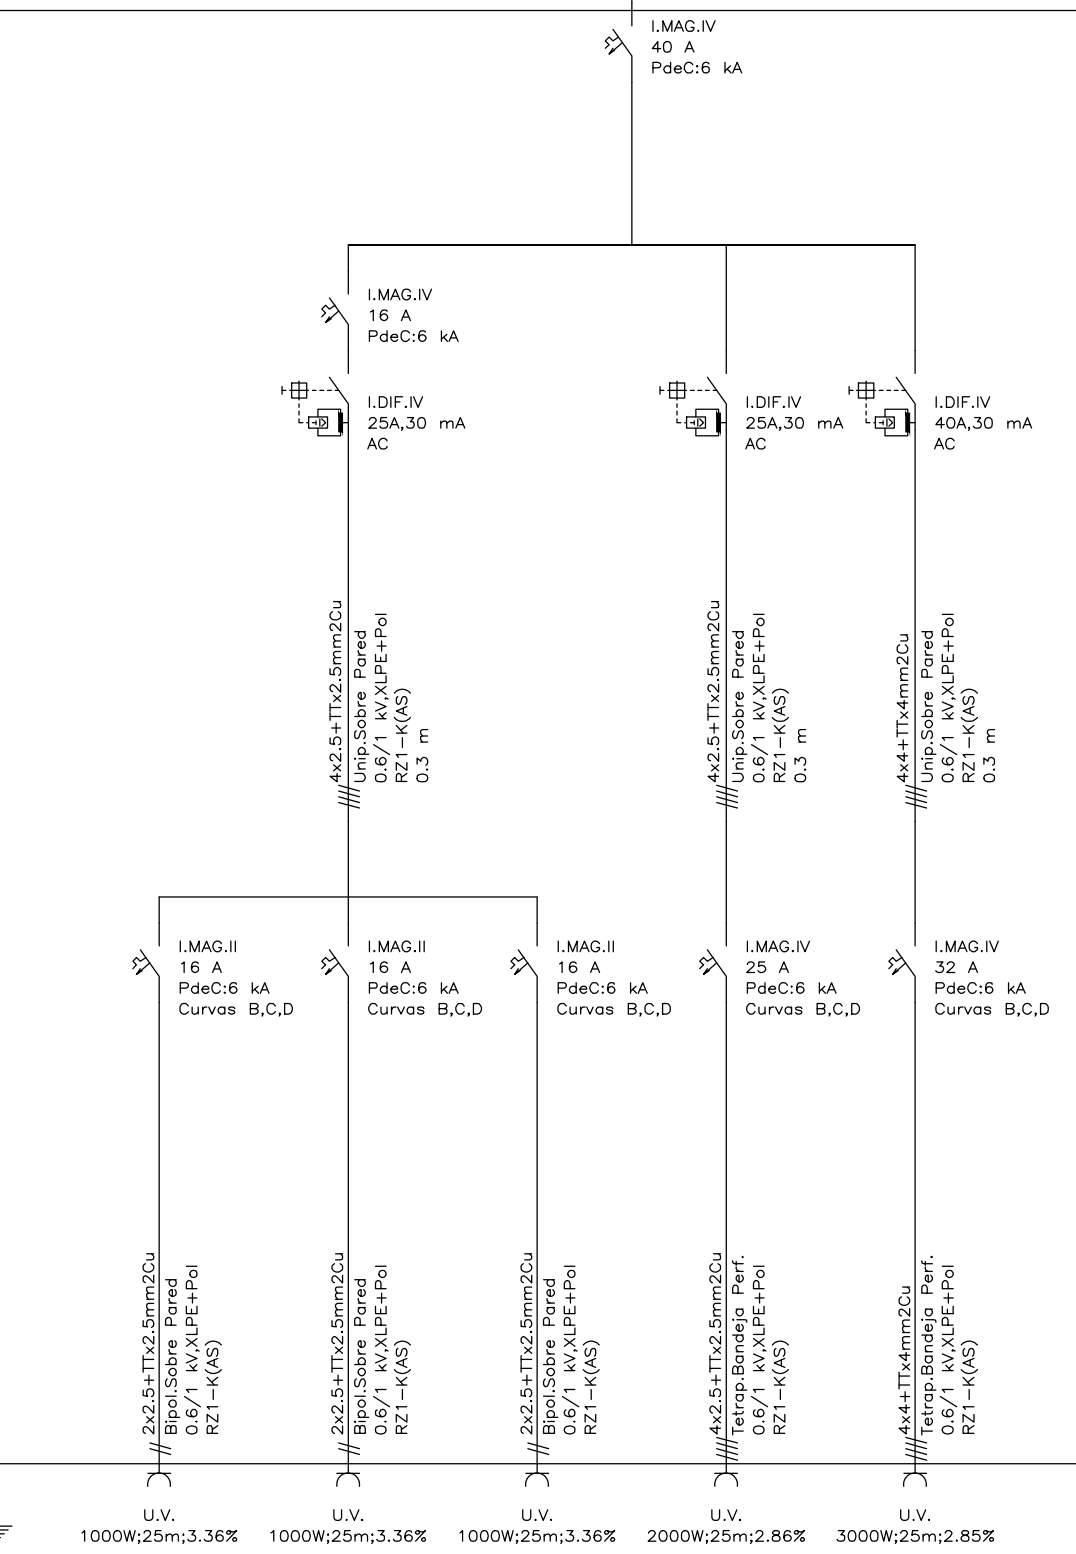



CUADRO SECUNDARIO TOMAS II

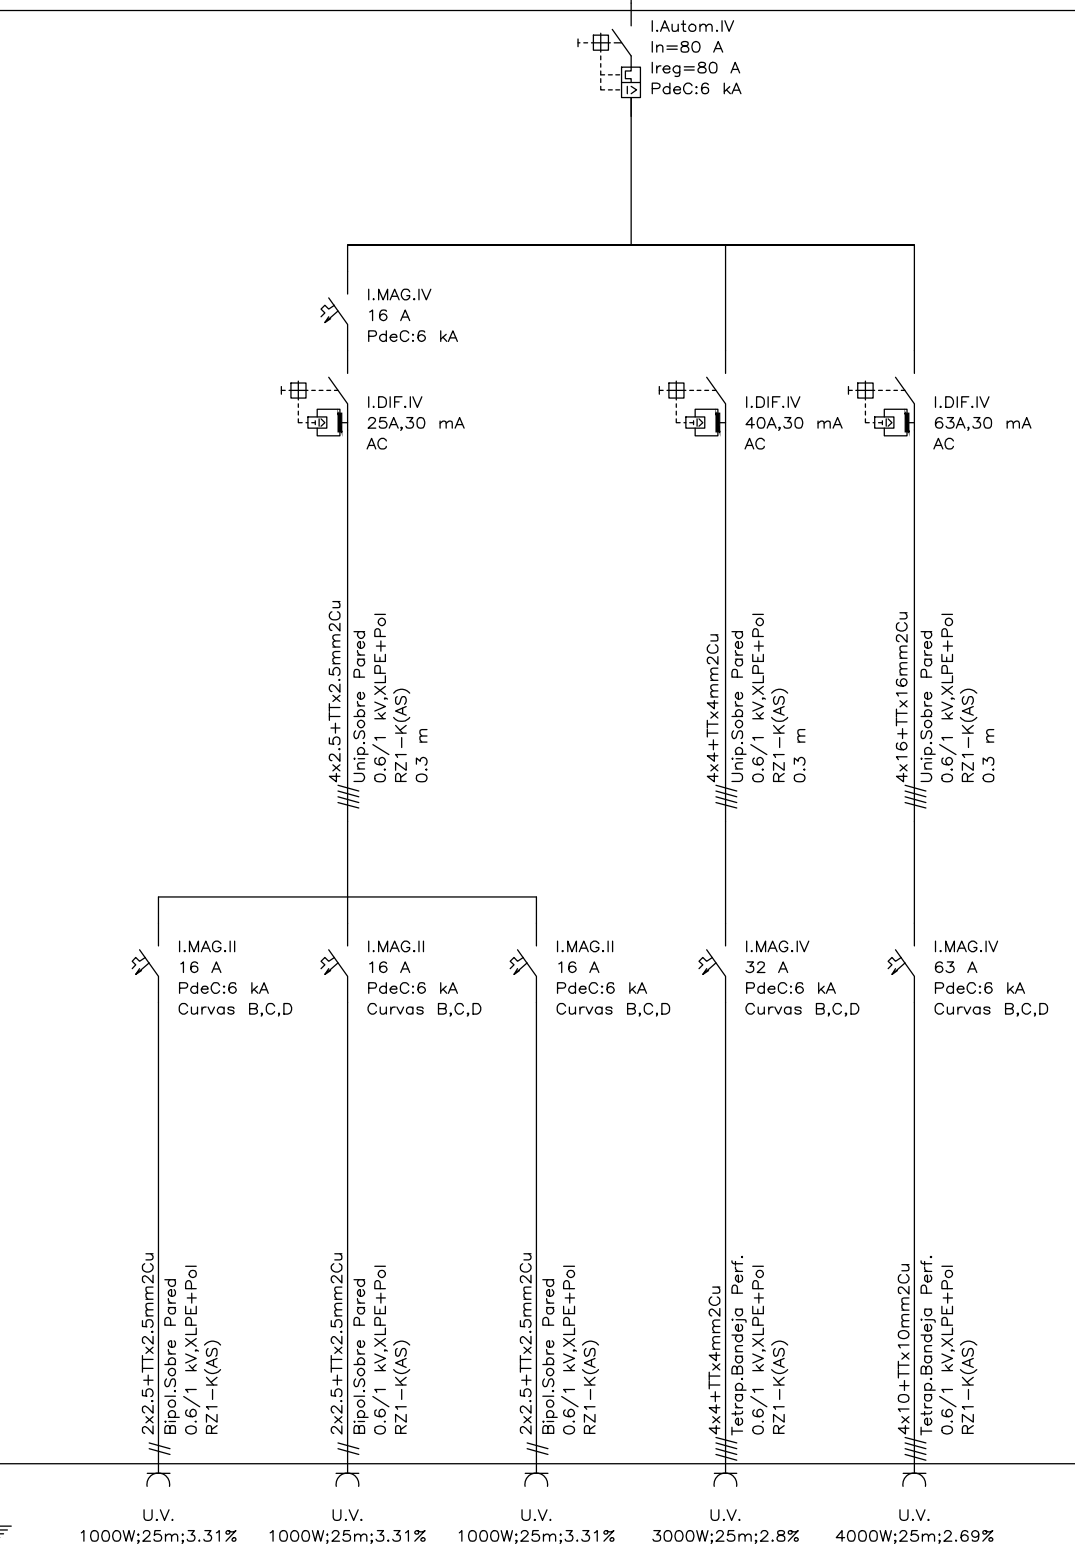

CUADRO SECUNDARIO CAMERINOS

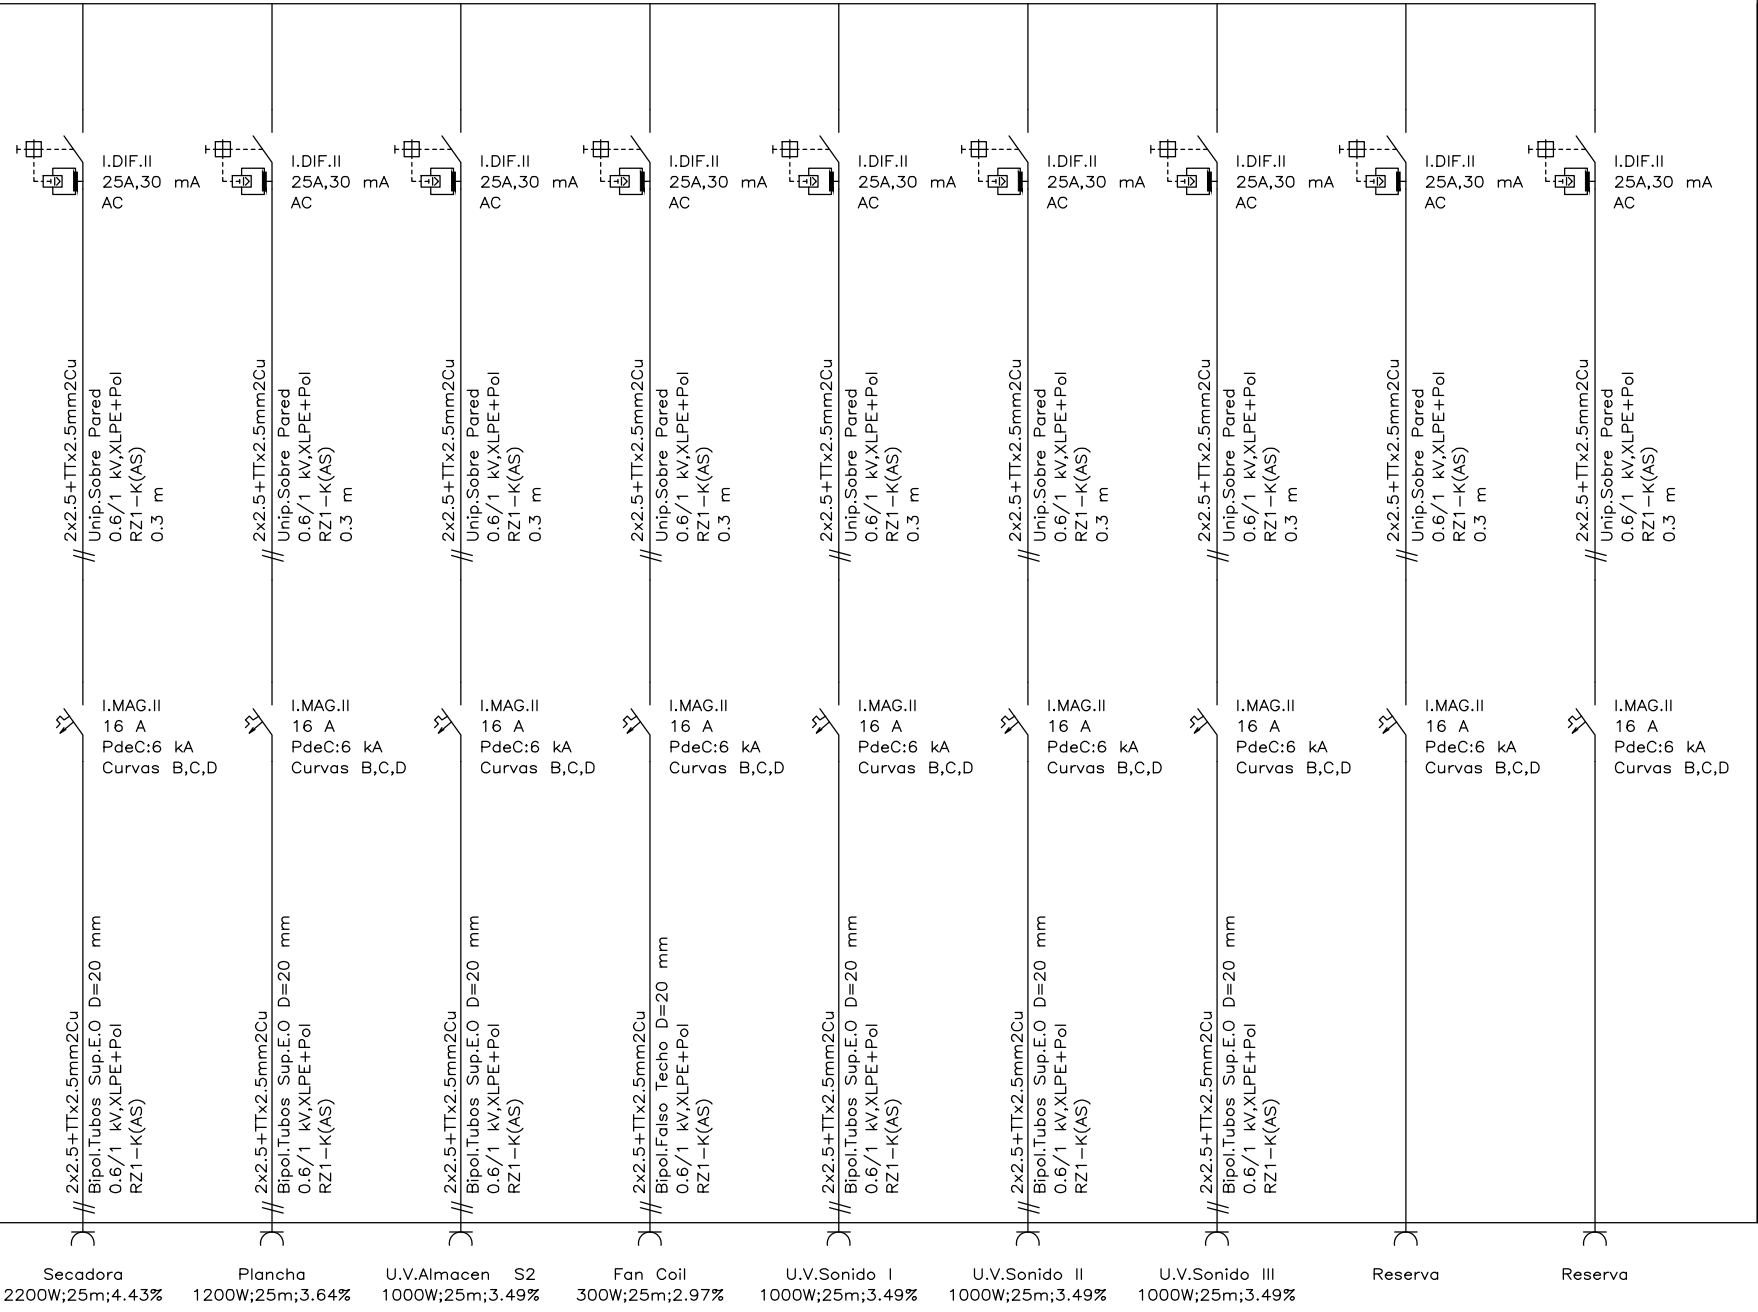
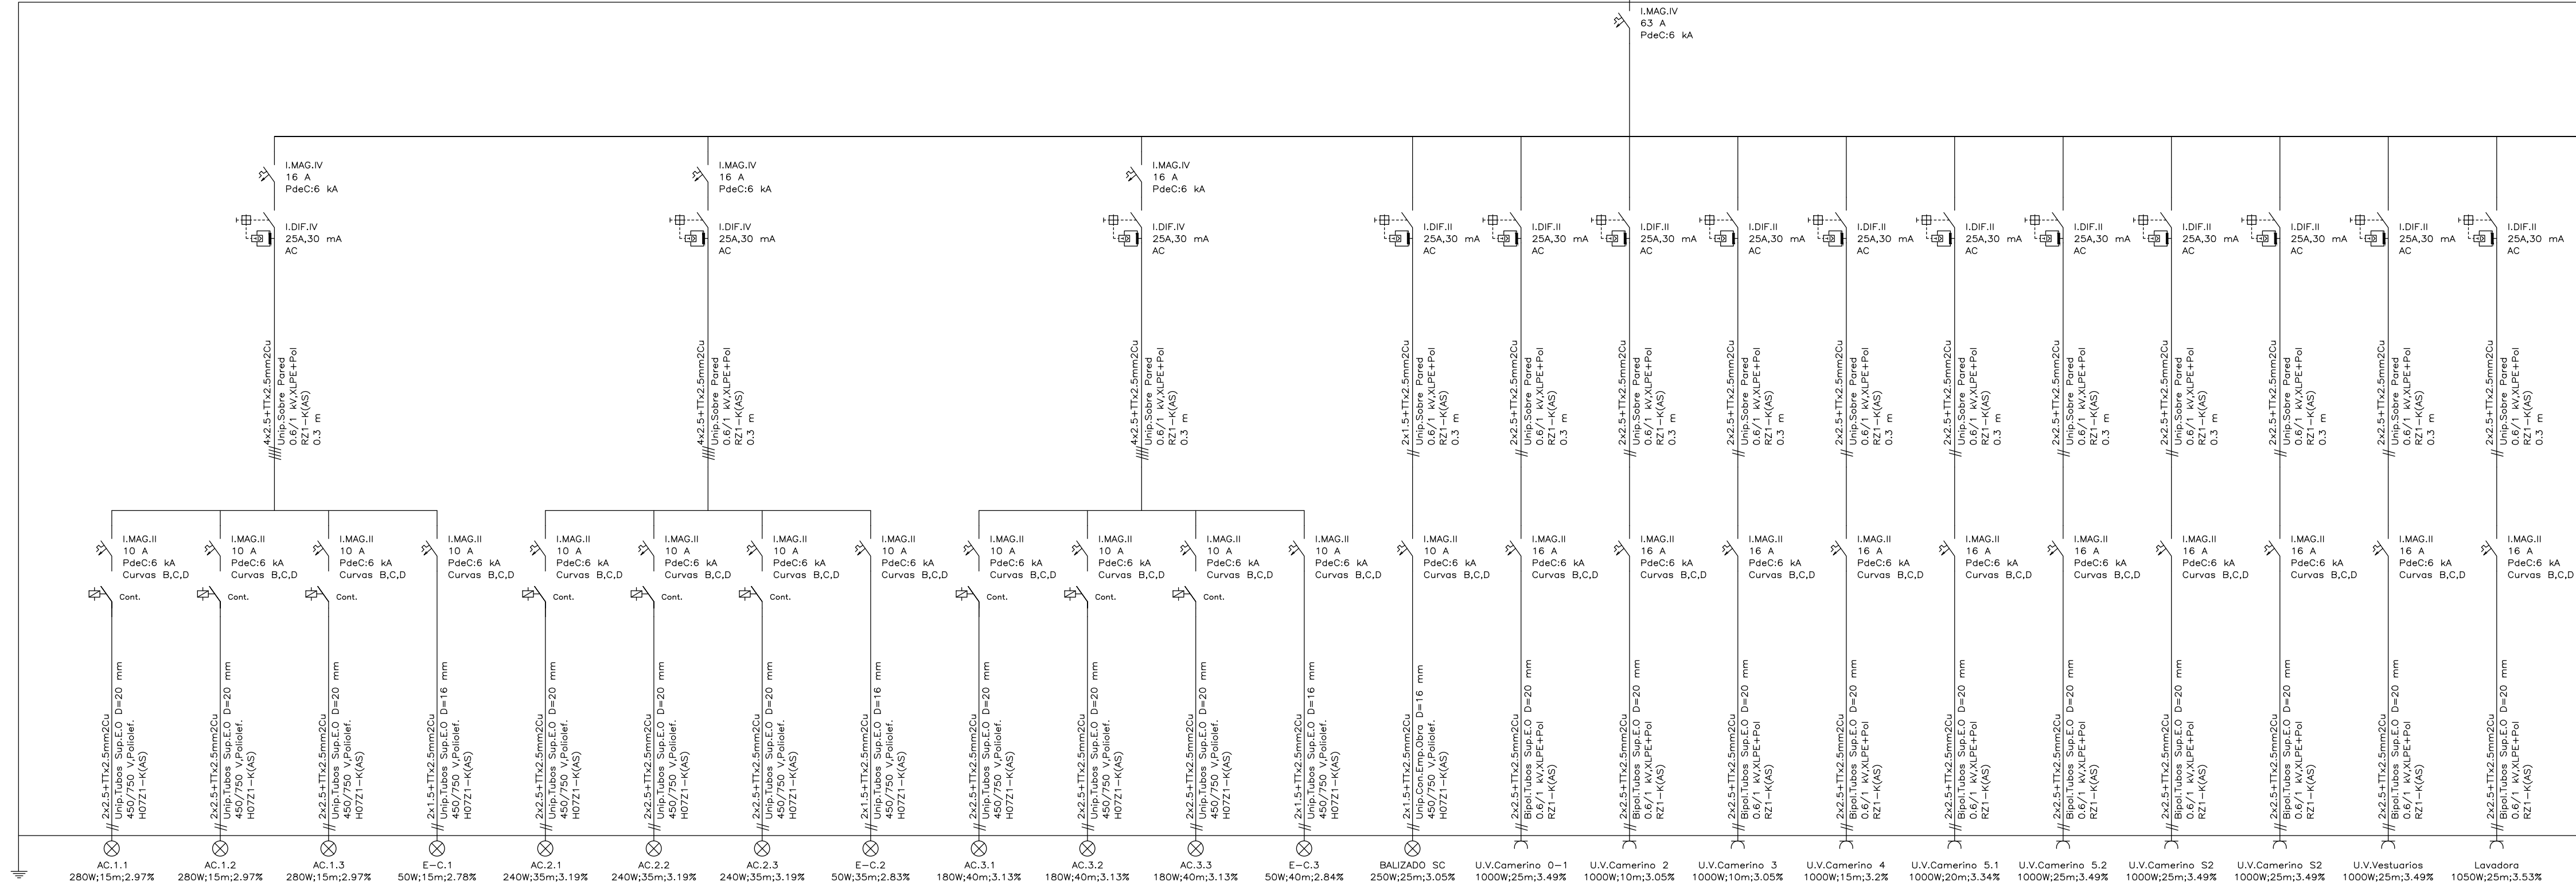


SUBCUADRO EXPOSICIÓN IZQUIERDA

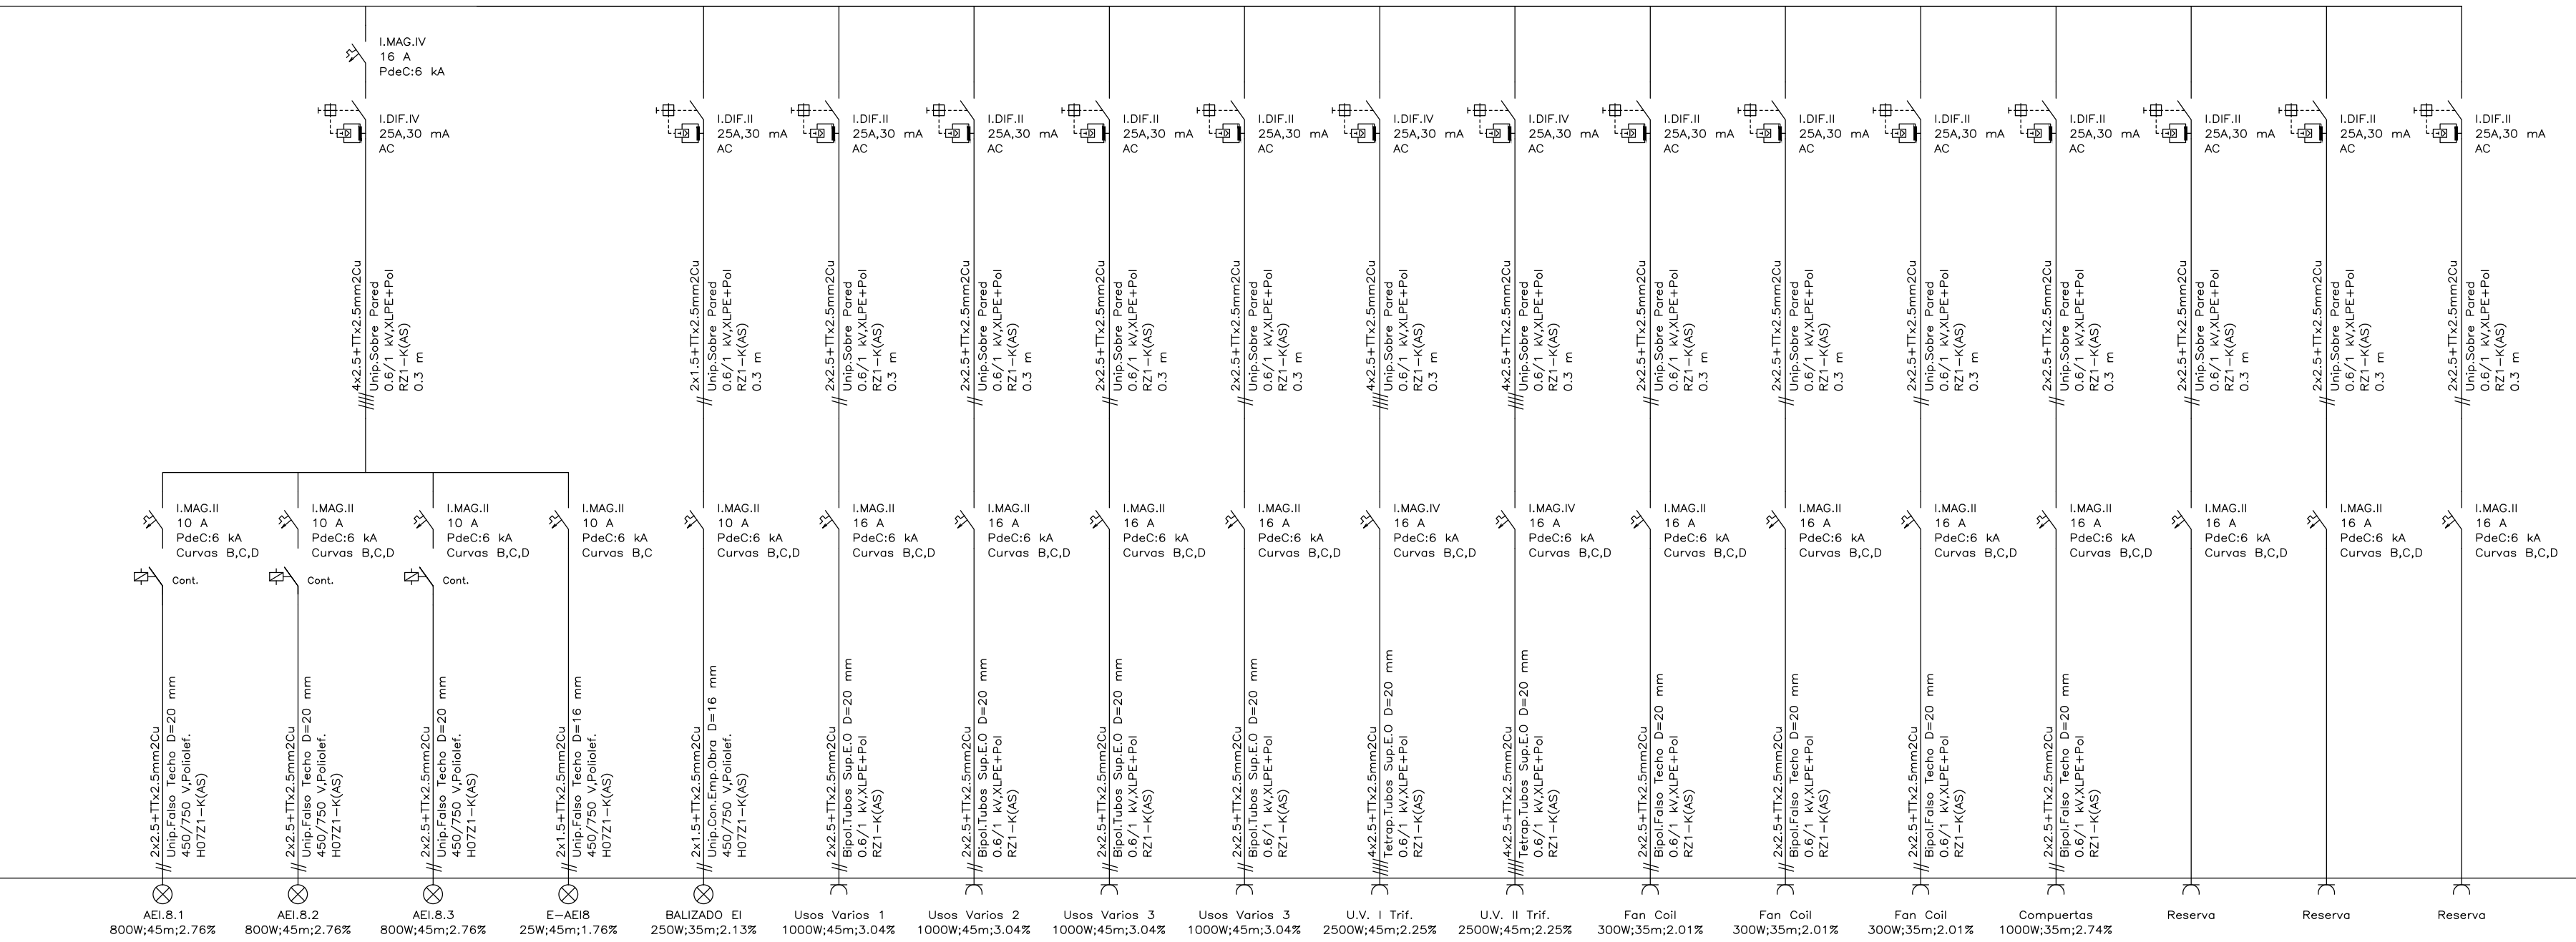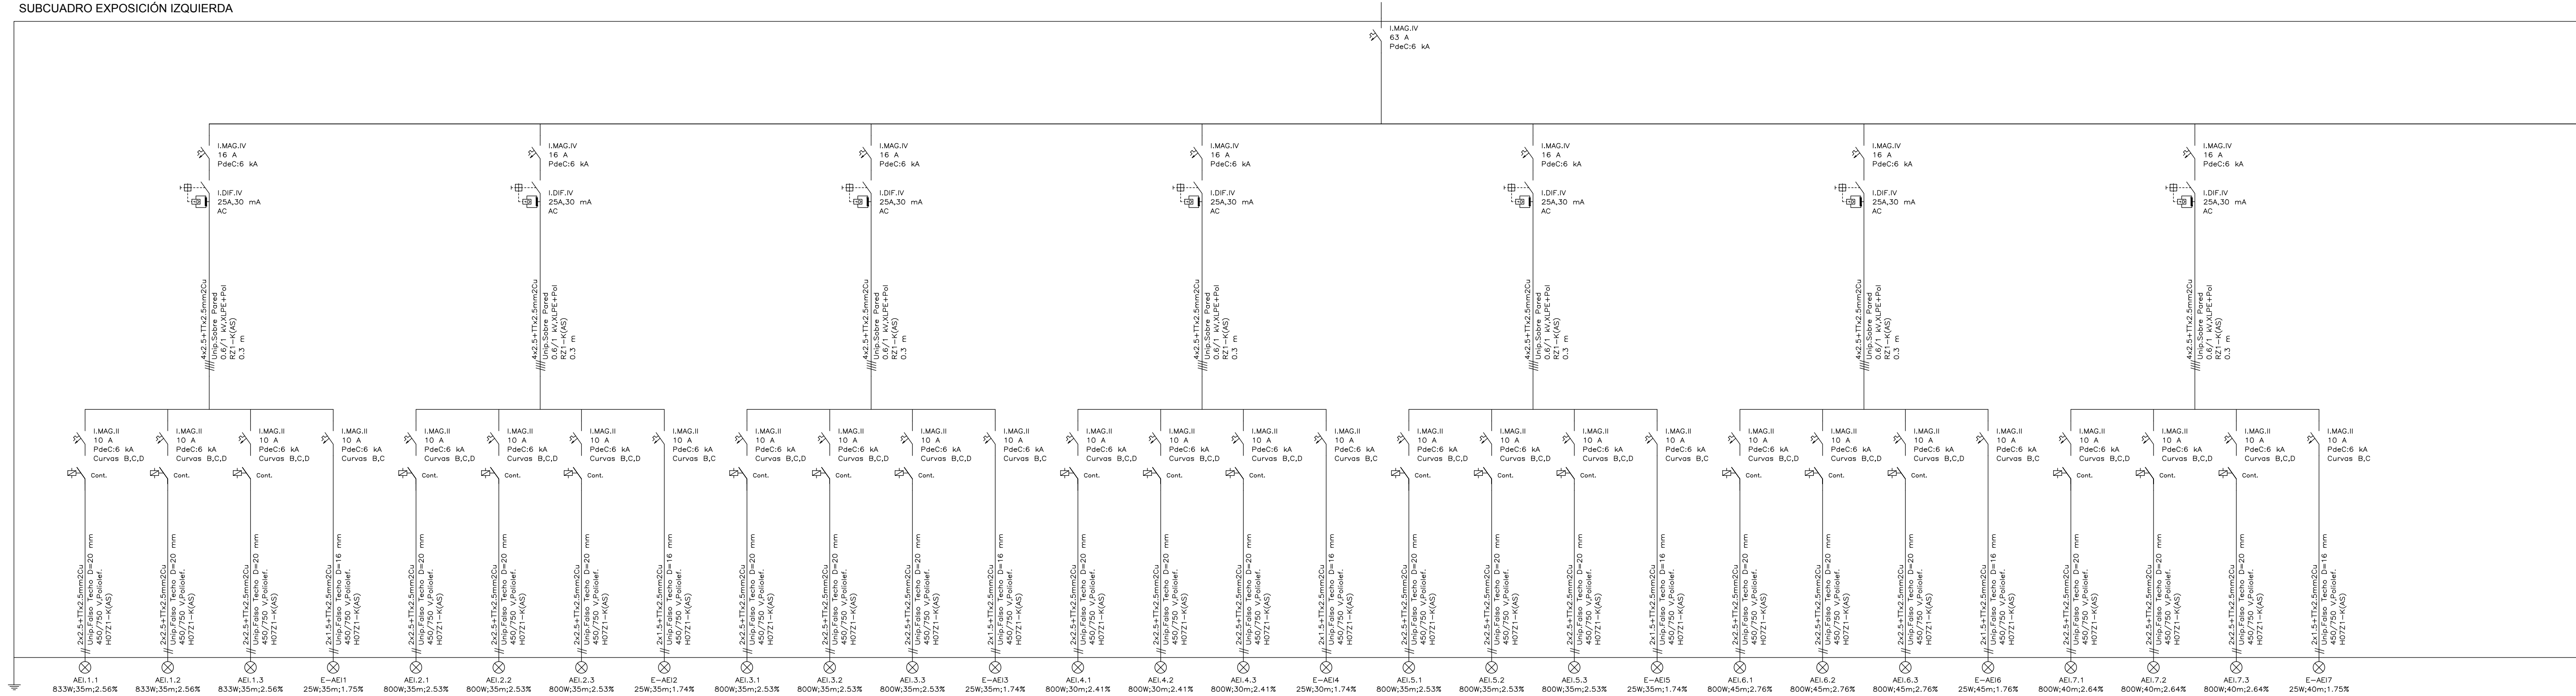


GESPROING14  Calle Méndez Alvaro 18, 2ª Planta, 28045 Madrid Plazuela del Mercado 4, 1ª Planta, 28000 Navalcarnero administracion@gesproing14.com 91 593 70 65 / 630 007 134 / 647 602 032		Ref. 20.075E
GESTIÓN PROYECTOS INGENIERÍA CONSULTORÍA		Fecha 03.2021
Situación	Plaza de Colón 4, 28001 Madrid	Revisión
ESQUEMA UNIFILAR. SUBCUADRO EXPOSICIÓN IZQUIERDA		Escala S/E
La Propiedad	Ingeniero Técnico Industrial	Plano
Madrid Destino, Cultura, Turismo y Negocio, S.A. Calle Conde Duque, 9-11, 28015 Madrid	Luis Rodríguez Carbonell Colegiado 24.824	18

SUBCUADRO EXPOSICIÓN DERECHA

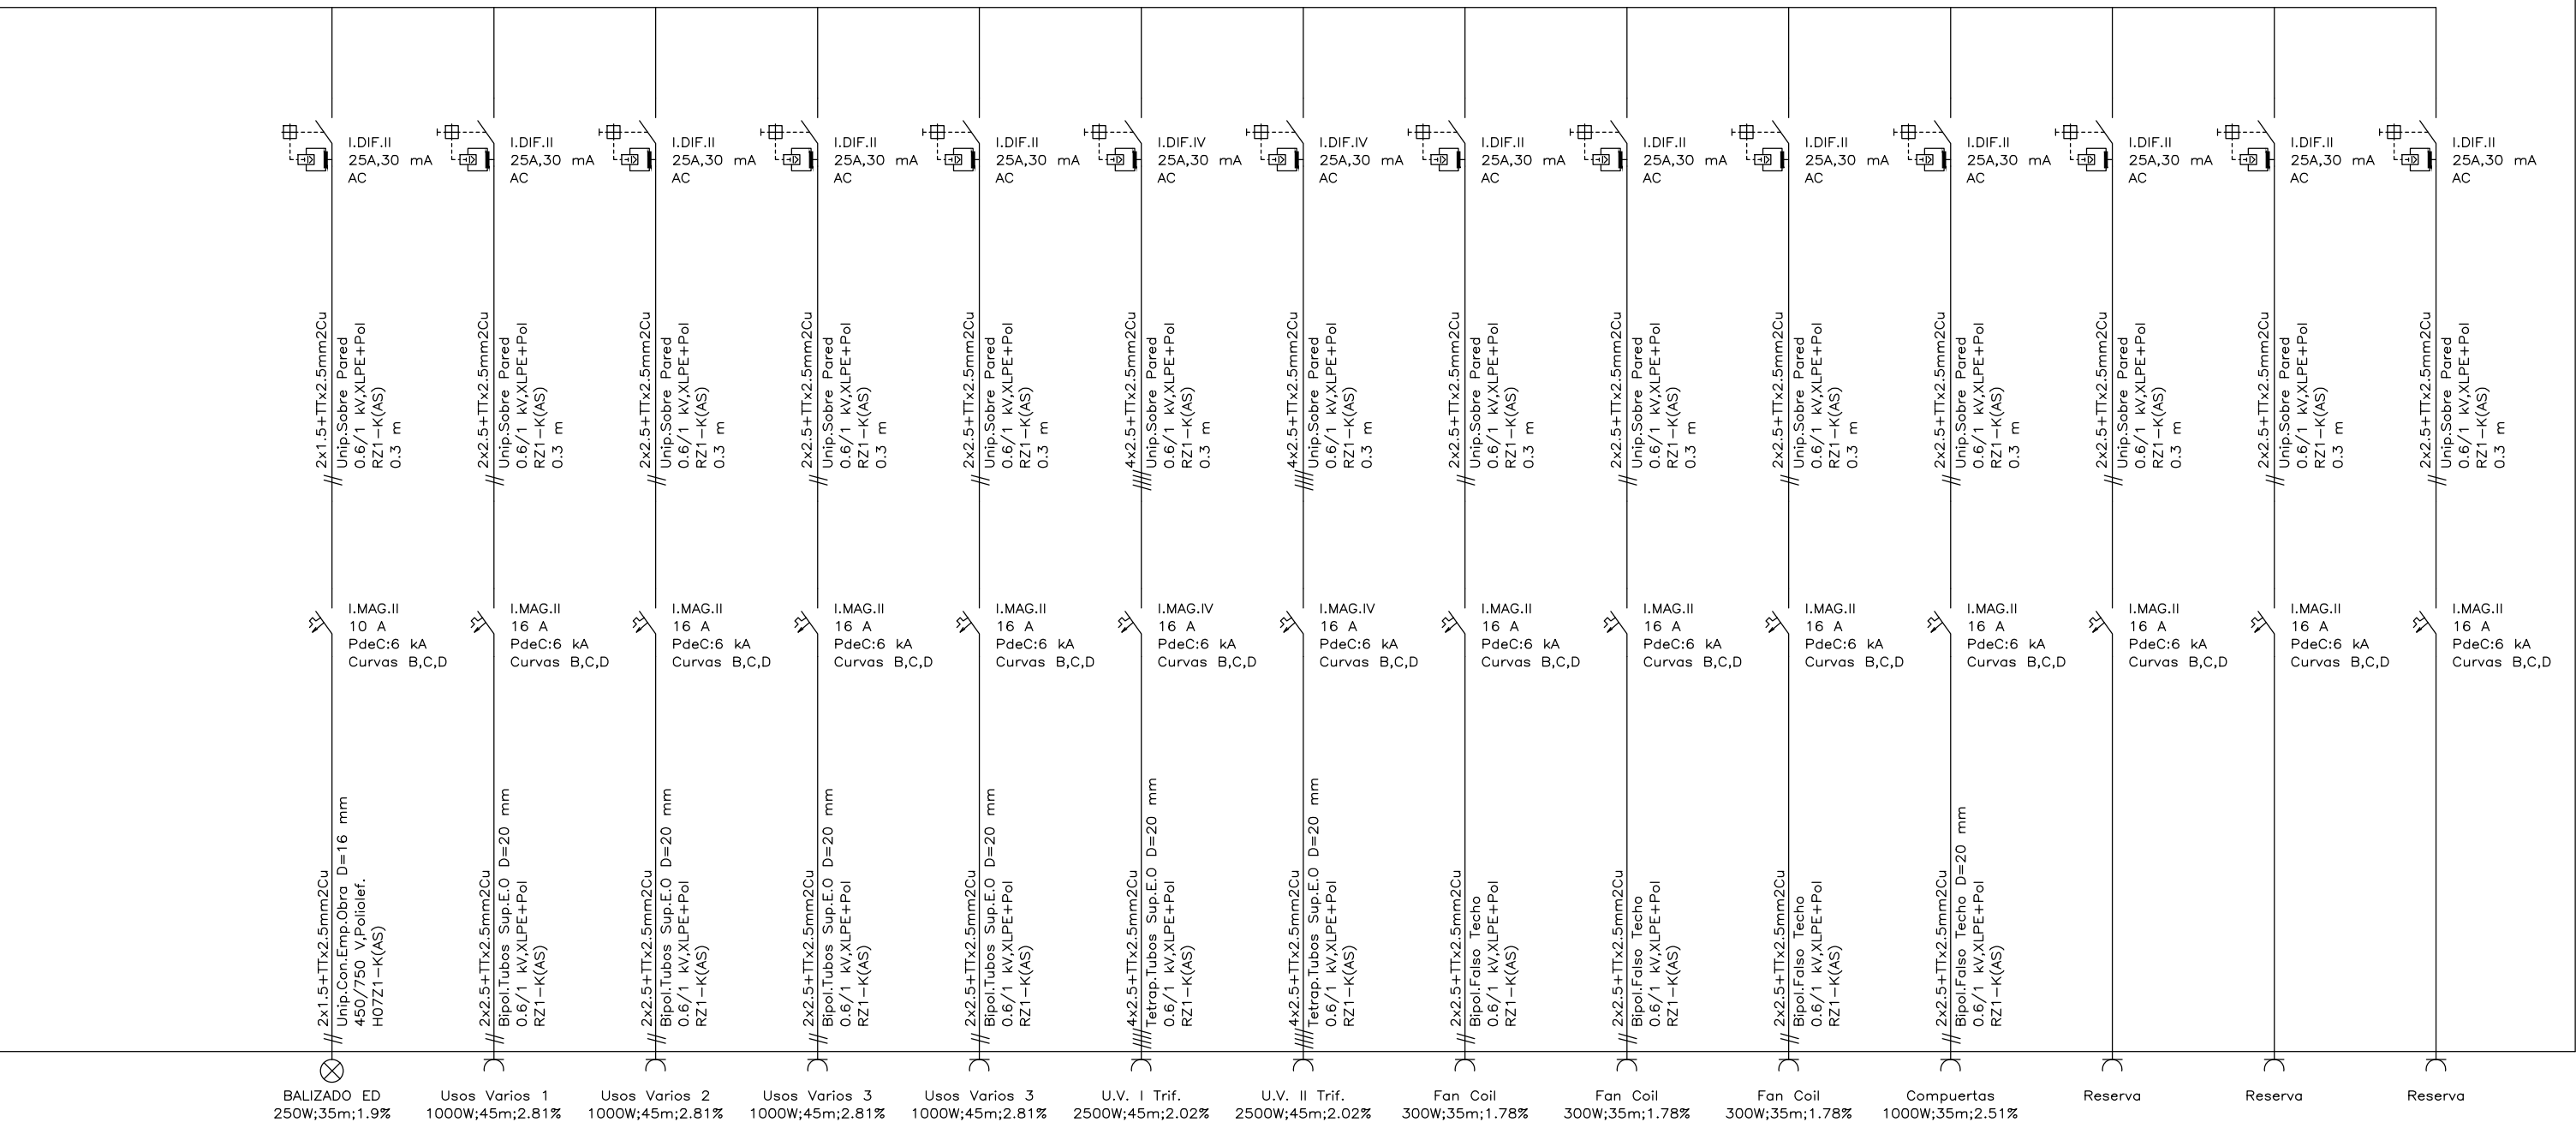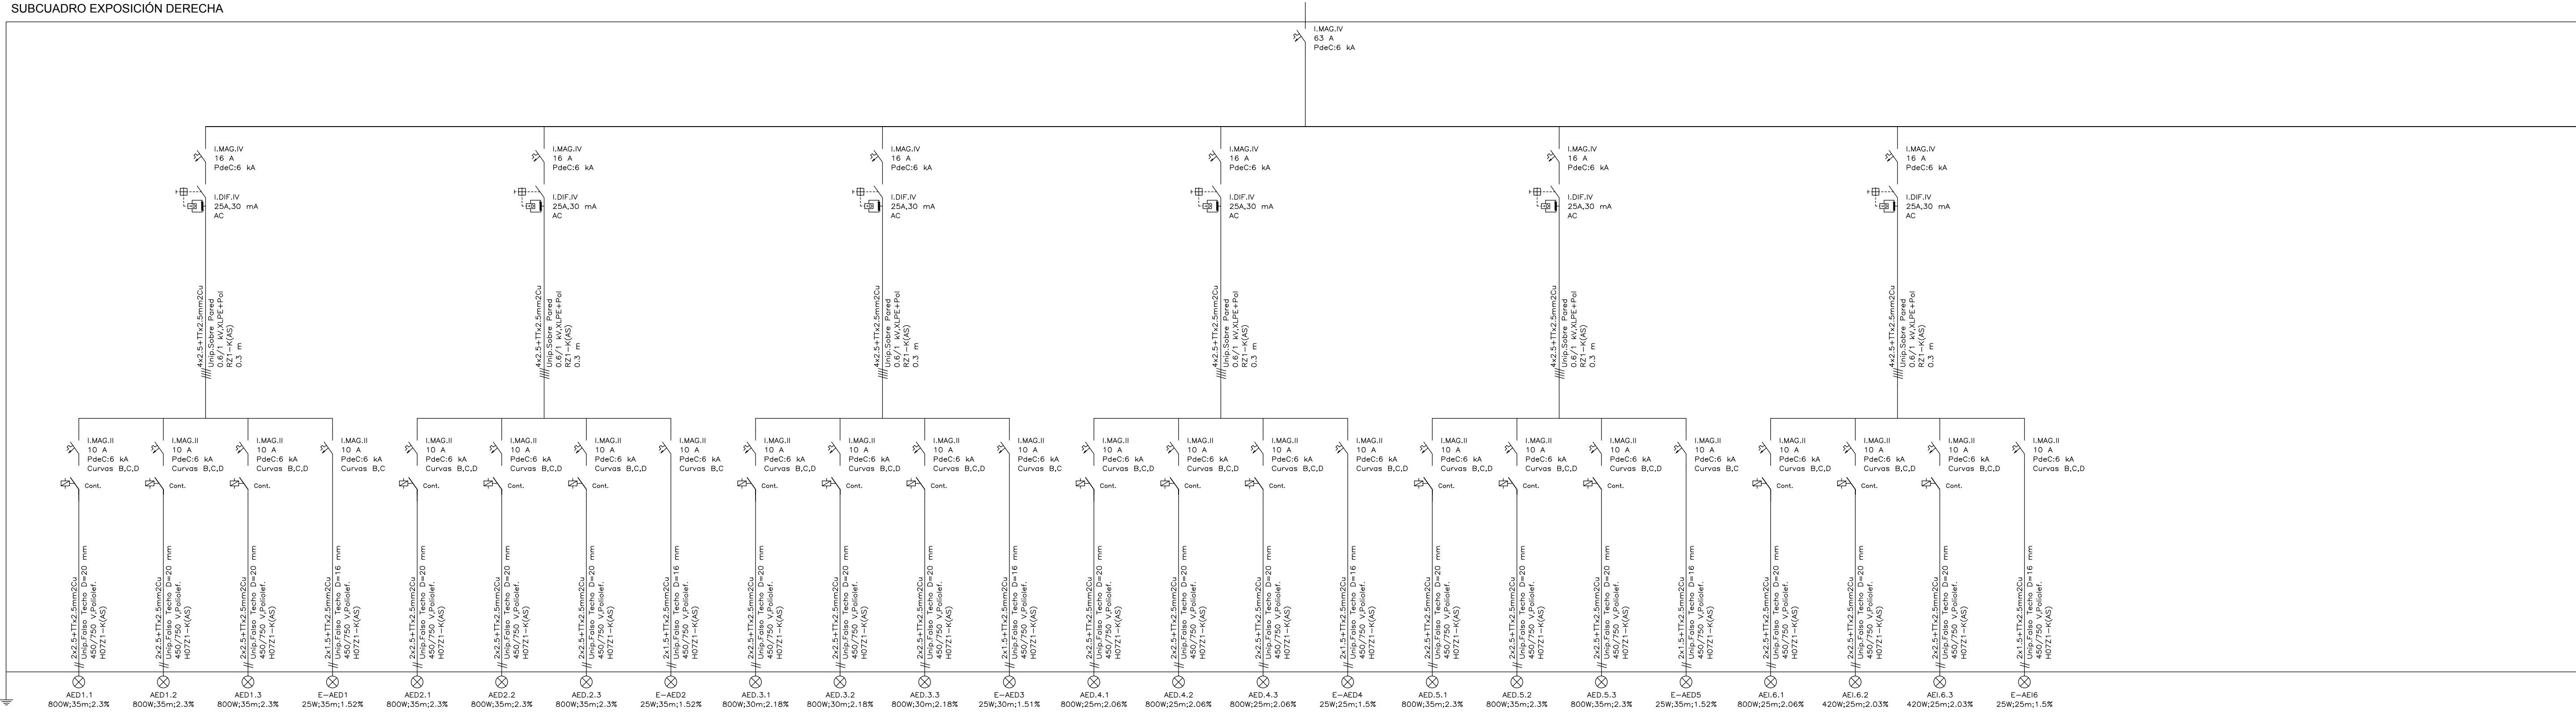





GESPROING14 GESTIÓN PROYECTOS INGENIERÍA CONSULTORÍA		Calle Méndez Álvaro 18, 2ª Planta, 28045 Madrid Plazuela del Mercado 4, 1ª Planta, 28000 Navalcarnero administracion@gesproing14.com 91 593 70 65 / 630 007 134 / 647 602 032	Ref. 20.075E
Fecha 03.2021			
Situación	Plaza de Colón 4, 28001 Madrid	Revisión	
ESQUEMA UNIFILAR. SUBCUADRO EXPOSICIÓN DERECHA		Escala S/E	
La Propiedad	Ingeniero Técnico Industrial	Plano	
Madrid Destino, Cultura, Turismo y Negocio, S.A. Calle Conde Duque, 9-11, 28015 Madrid	Luis Rodríguez Carbonell Colegiado 24.824	19	

SUBCUADRO SERVICIOS SÓTANO 2

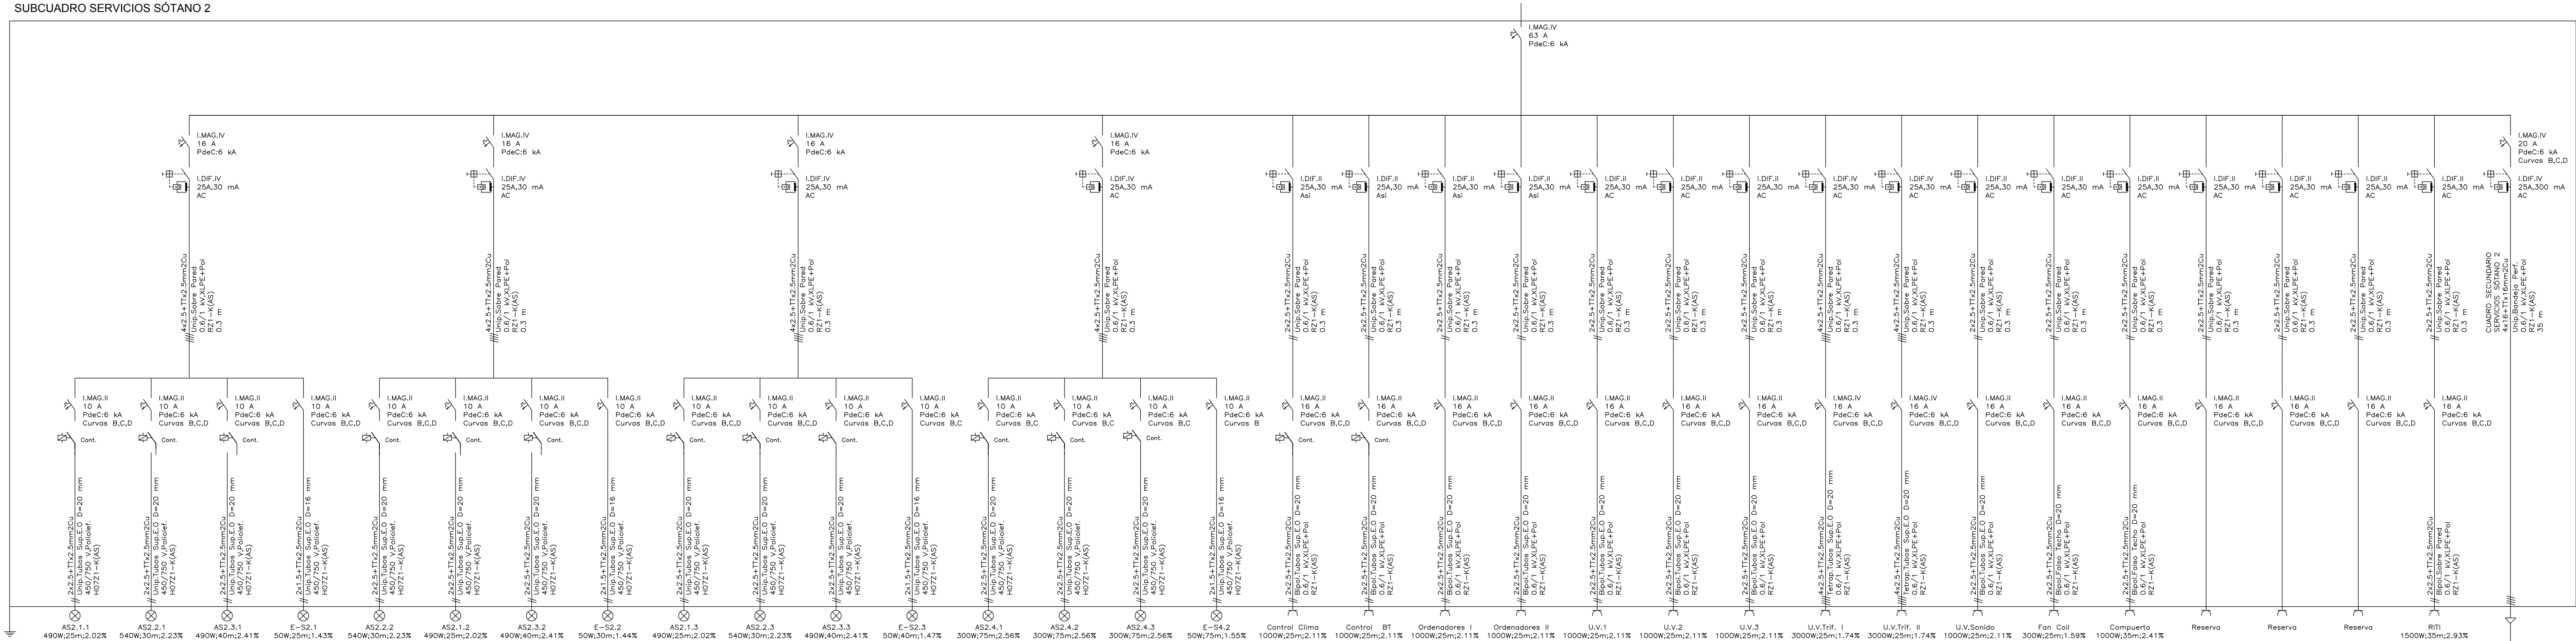

CUADRO SECUNDARIO SERVICIOS SÓTANO 2

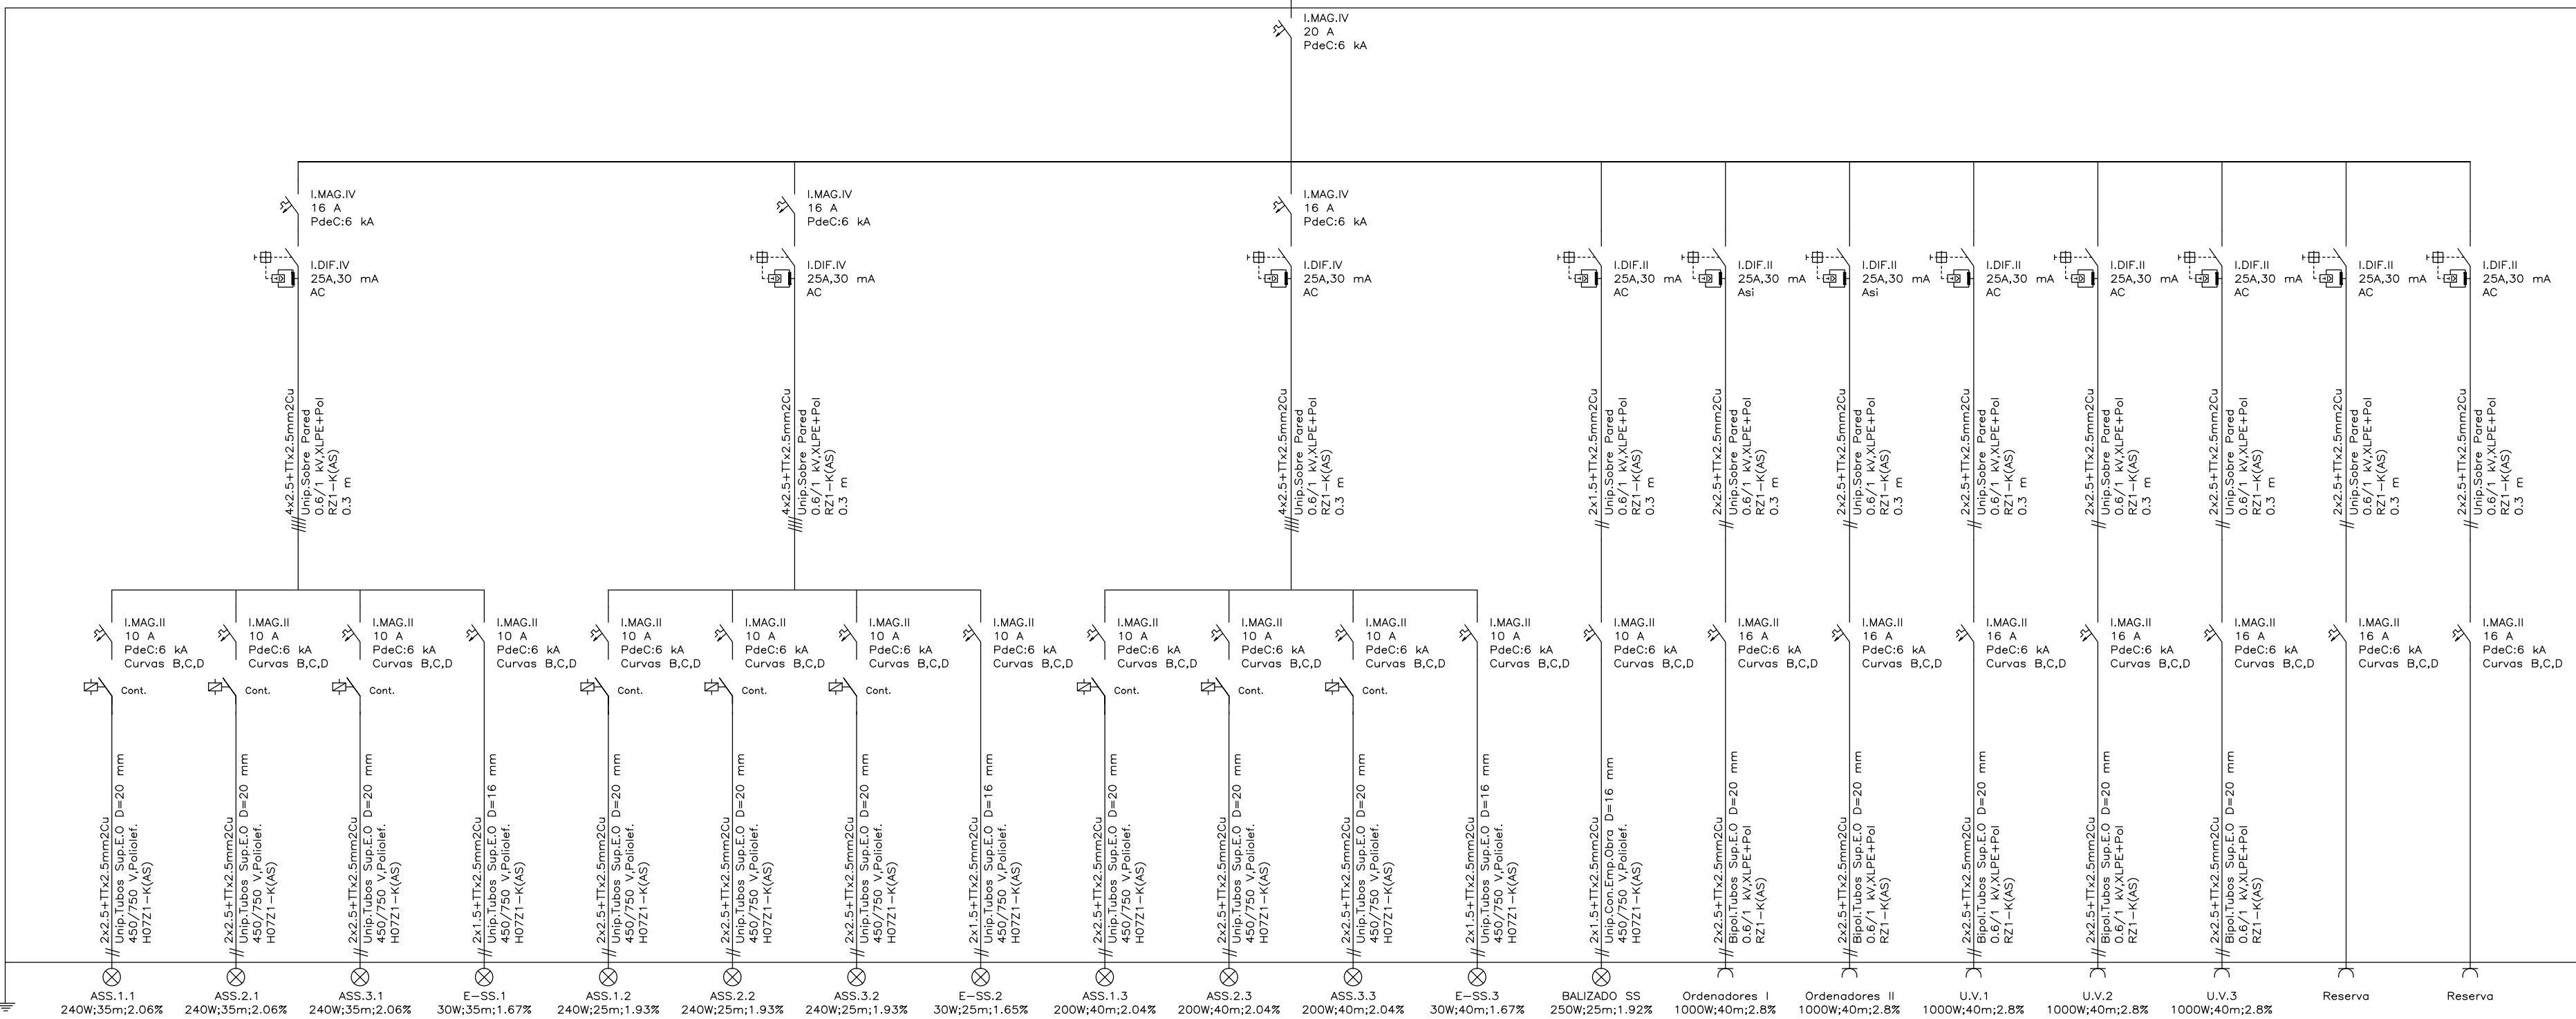

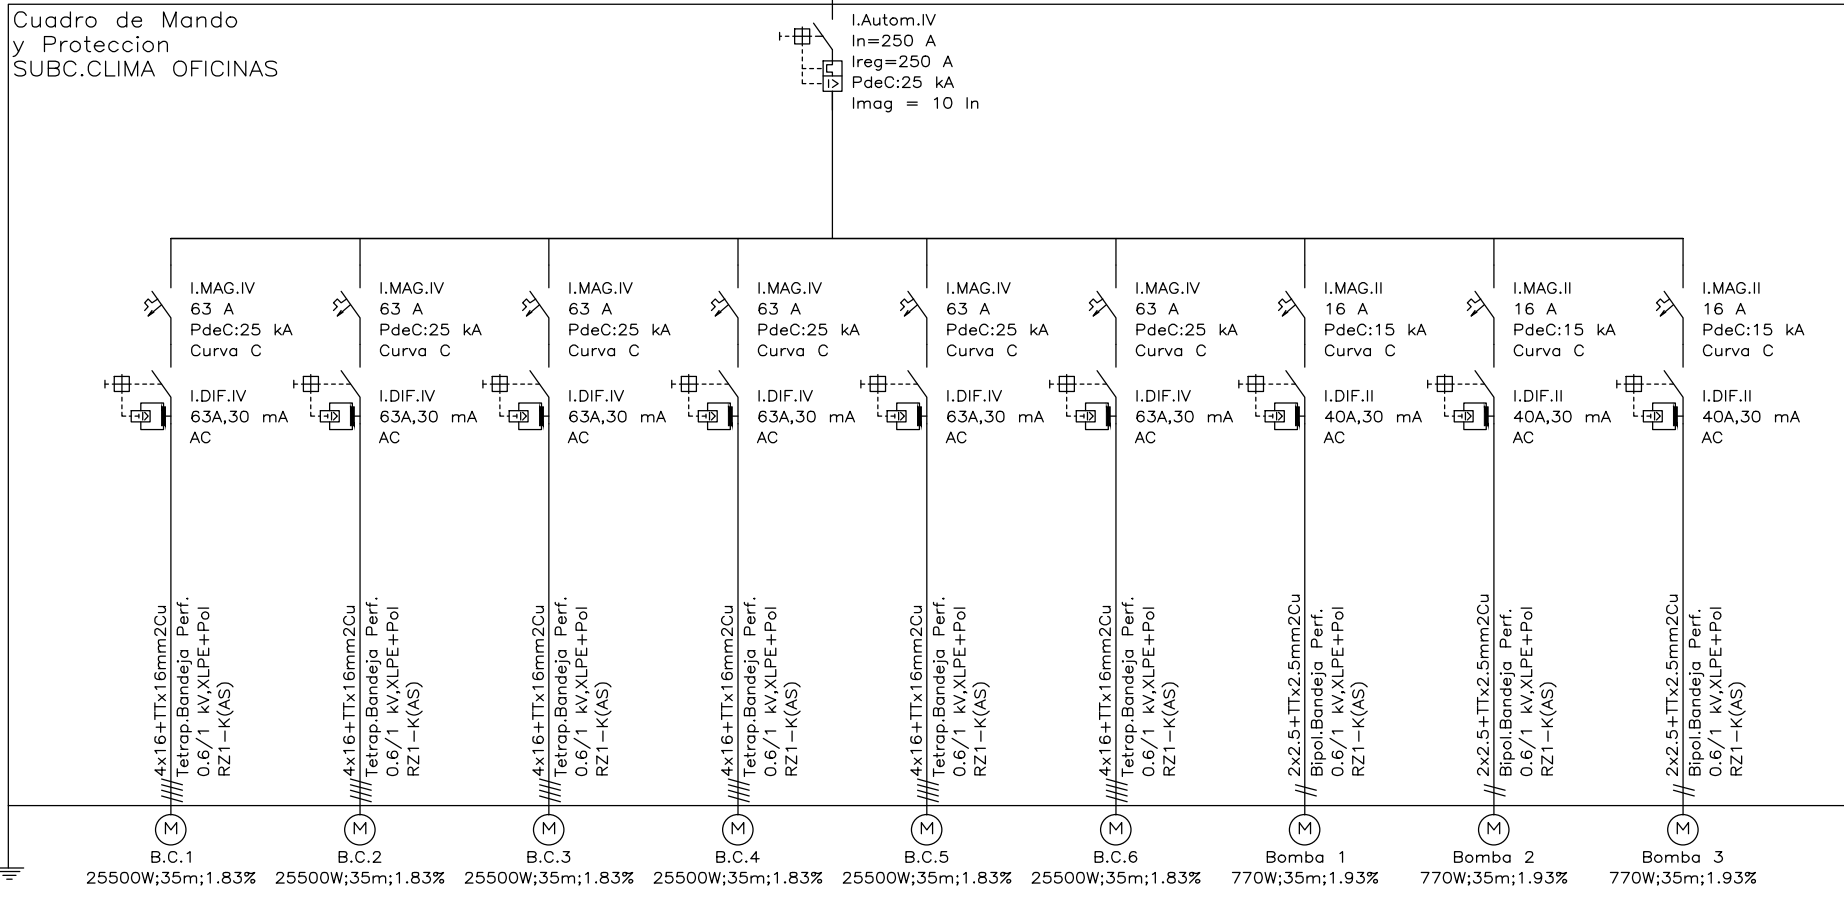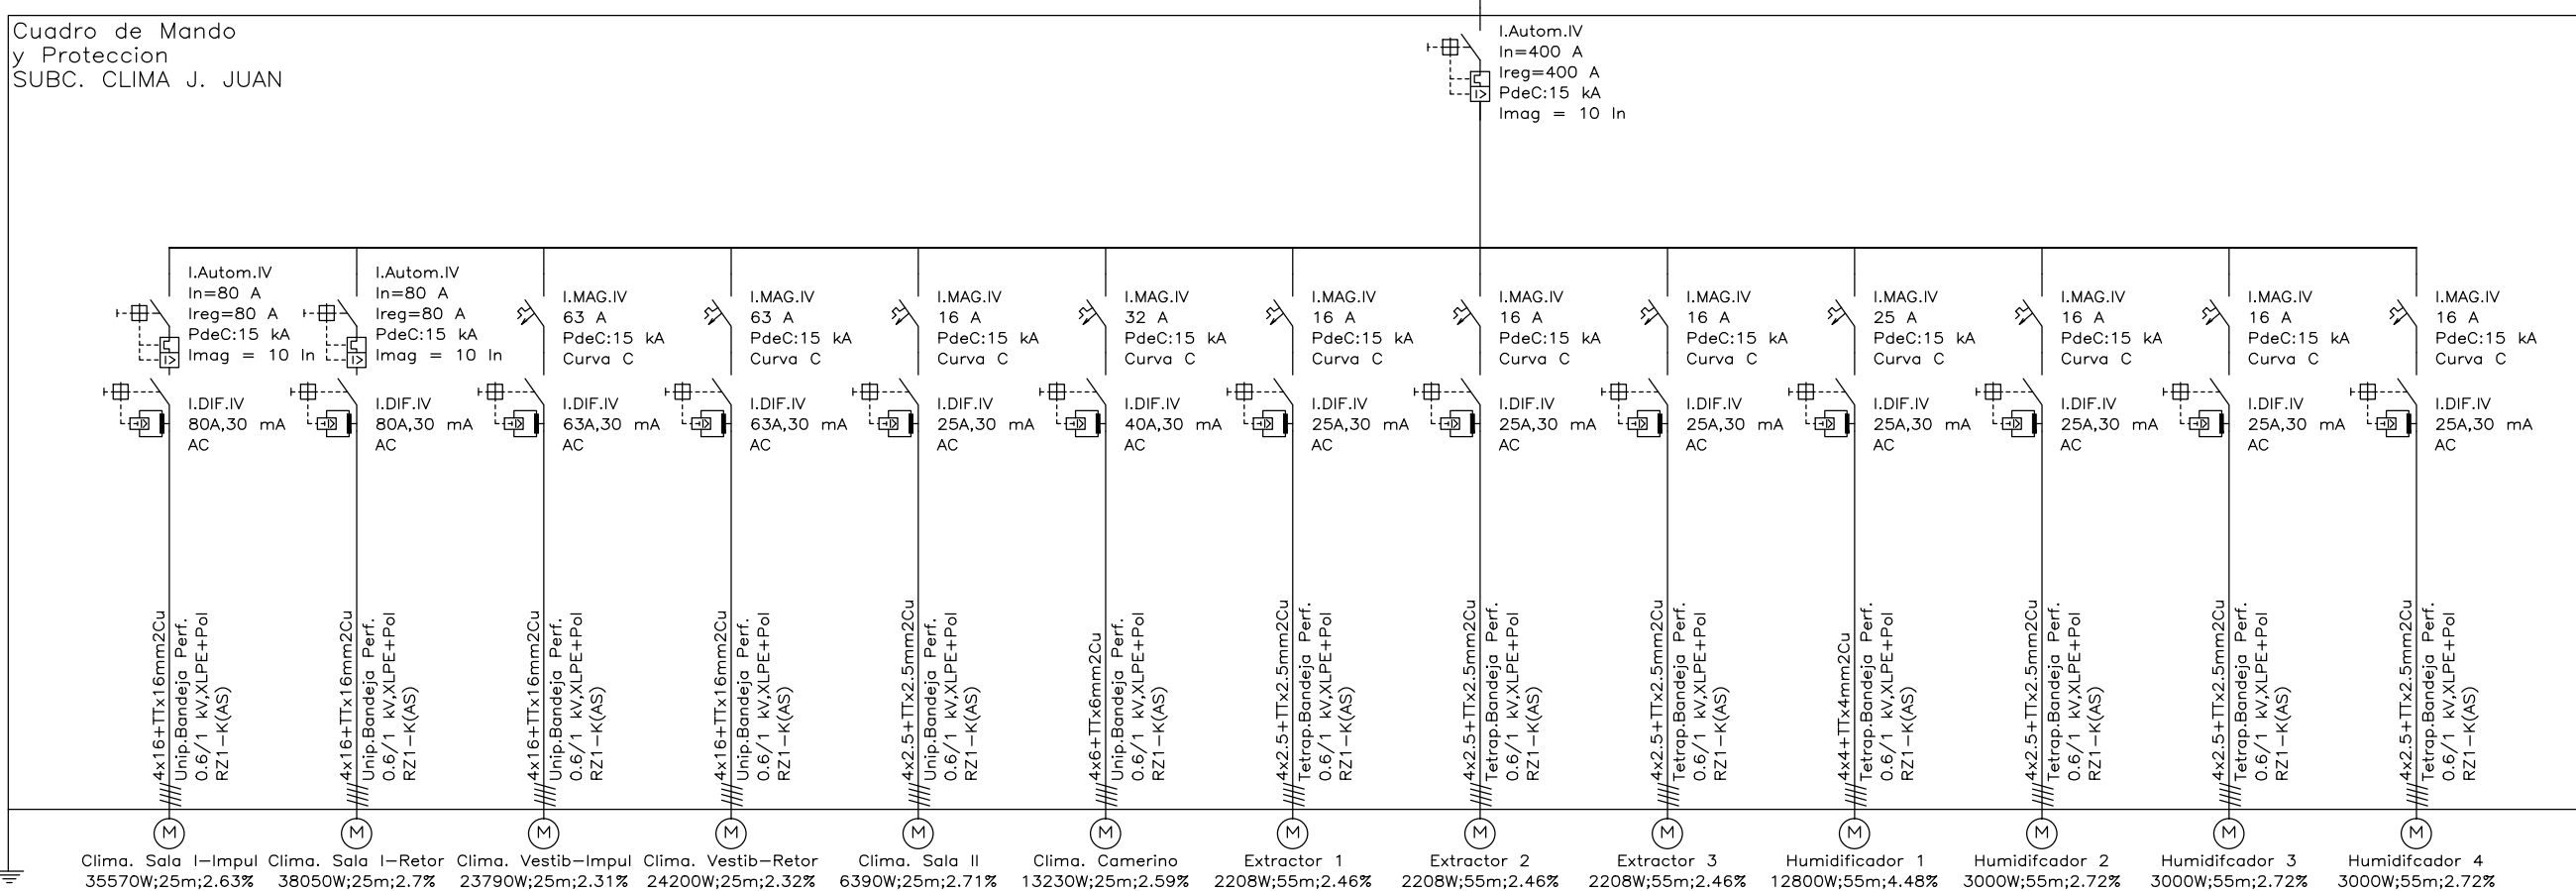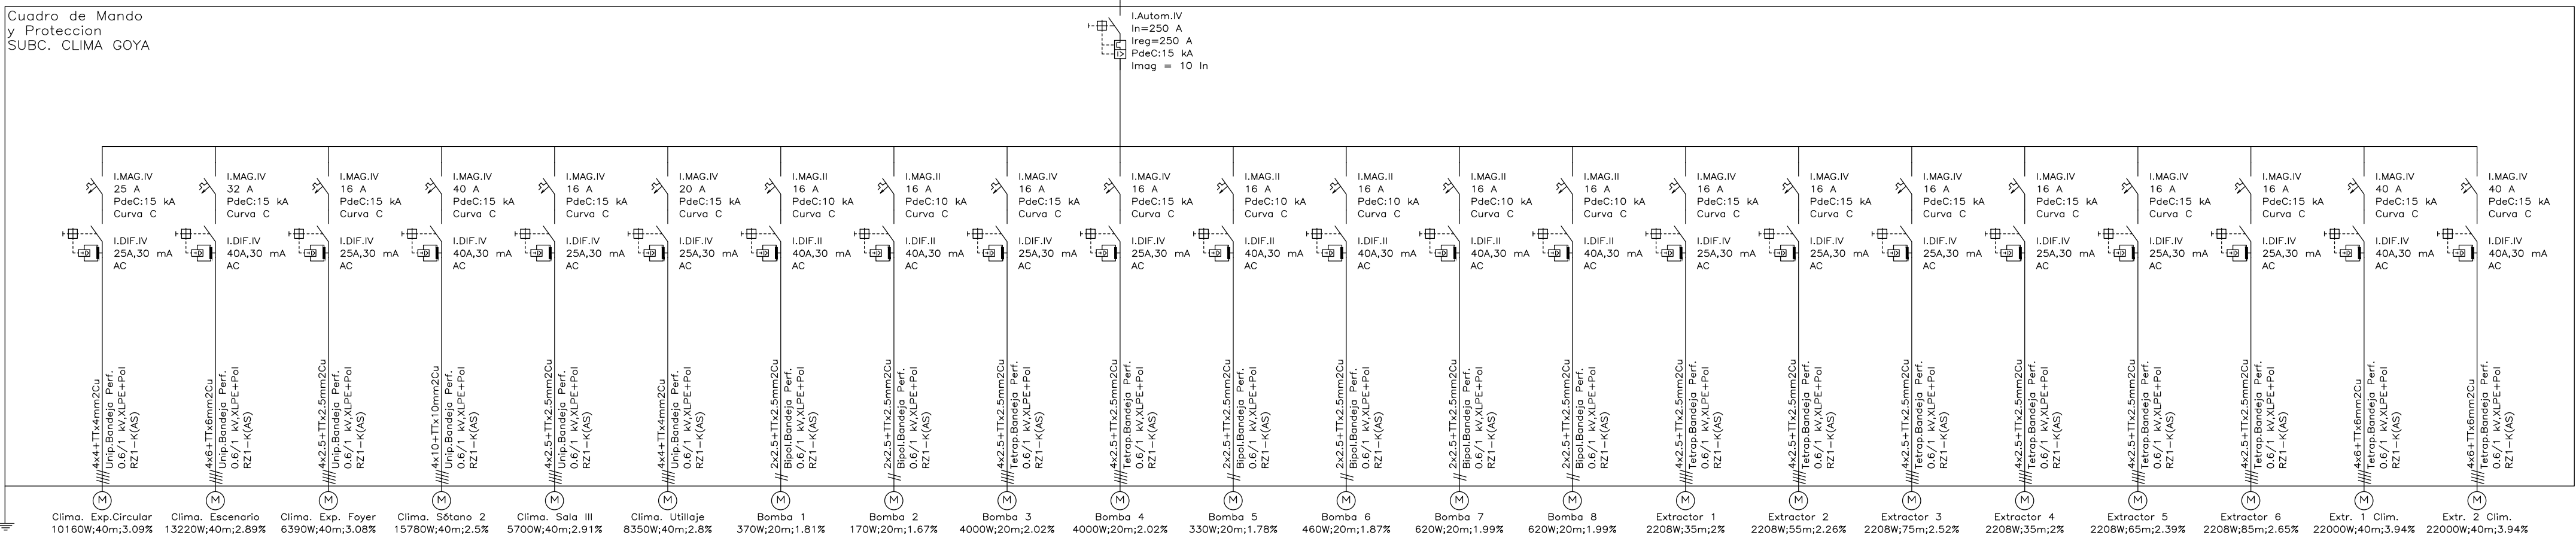


Planos proyecto adecuación instalación de climatización.


PLANOS

RELACIÓN DE PLANOS


1. PLANO DE SITUACIÓN
2. ARQUITECTURA SÓTANO 1
3. ARQUITECTURA SÓTANO 2
4. ARQUITECTURA SÓTANO 3
5. TUBERÍAS Y CONDUCTOS SÓTANO 1
6. TUBERÍAS Y CONDUCTOS SÓTANO 2
7. TUBERÍAS Y CONDUCTOS SÓTANO 3
8. ESTADO ACTUAL/REFORMADO
9. ESQUEMA
10. CONTROL

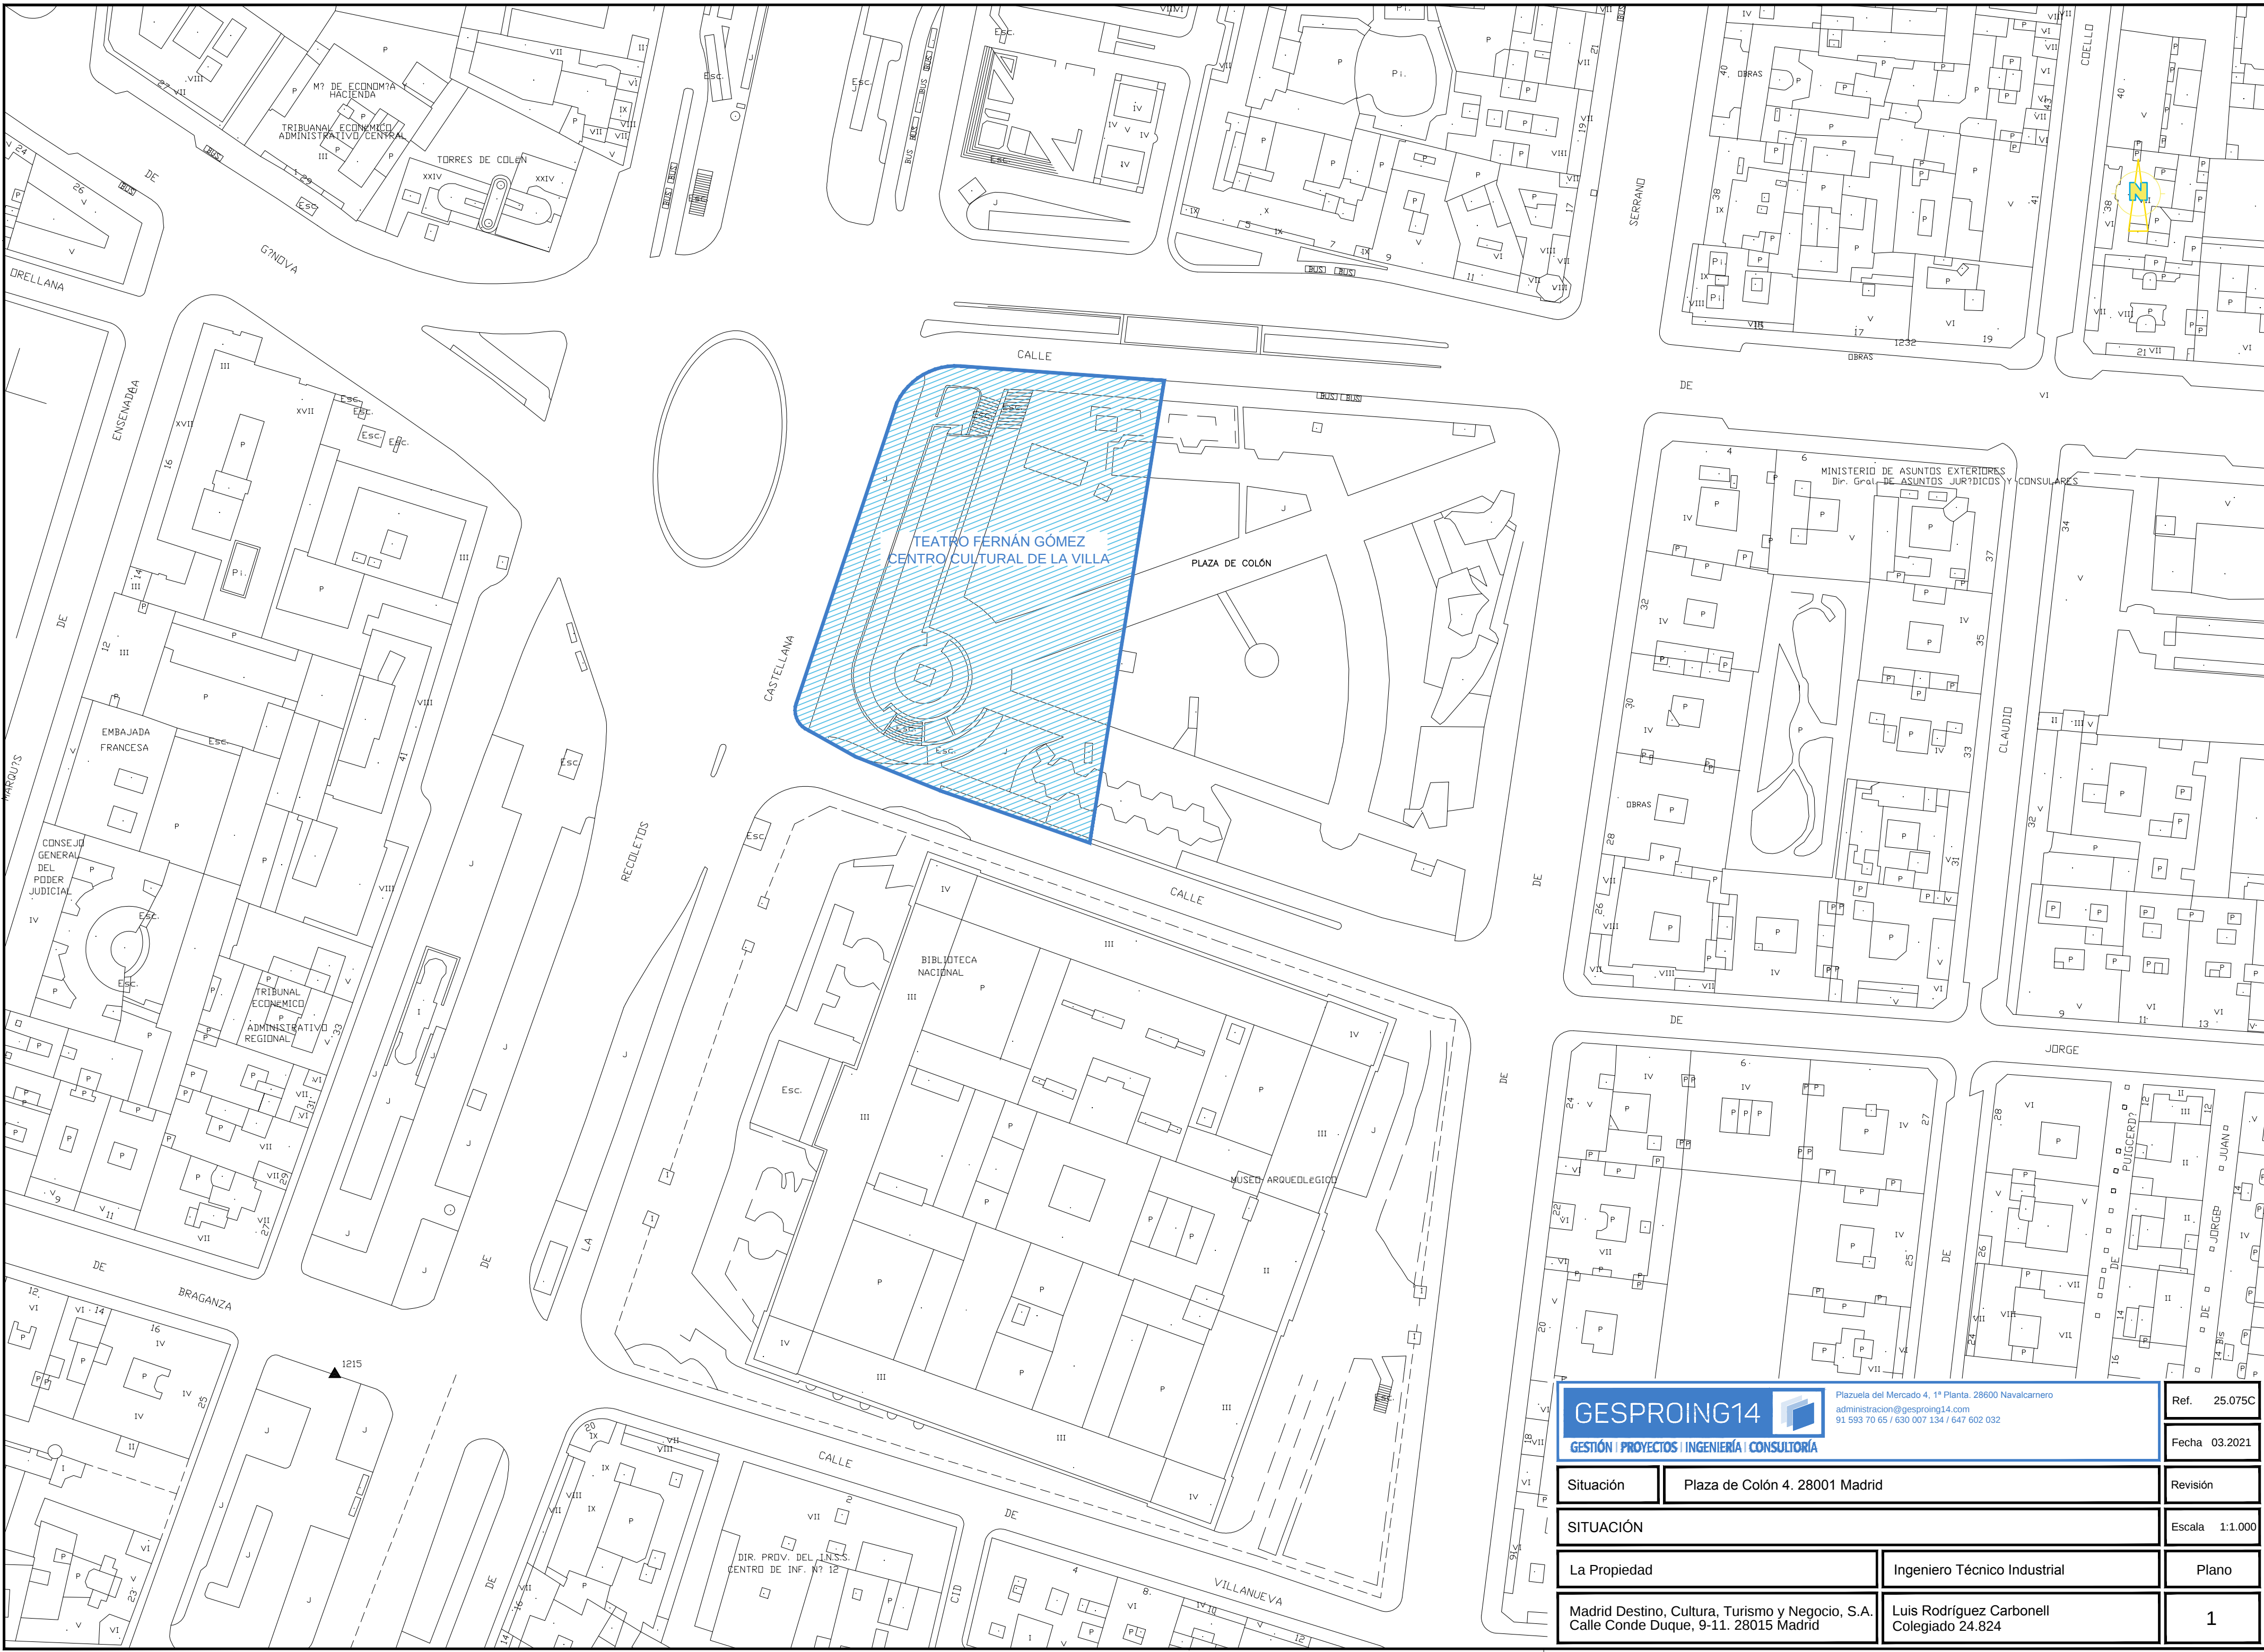


GESPROING14 gestión proyectos ingeniería consultoría Plazuela del Mercado 4, 1ª Planta. 28600 Navalcarnero administración@gesproing14.com 91 593 70 65 / 630 007 134 / 647 602 032		Ref. 25.075C
		Fecha 03.2021
Situación	Plaza de Colón 4. 28001 Madrid	Revisión
SITUACIÓN		Escala 1:1.000
La Propiedad	Ingeniero Técnico Industrial	Plano
Madrid Destino, Cultura, Turismo y Negocio, S.A. Calle Conde Duque, 9-11. 28015 Madrid	Luis Rodríguez Carbonell Colegiado 24.824	1

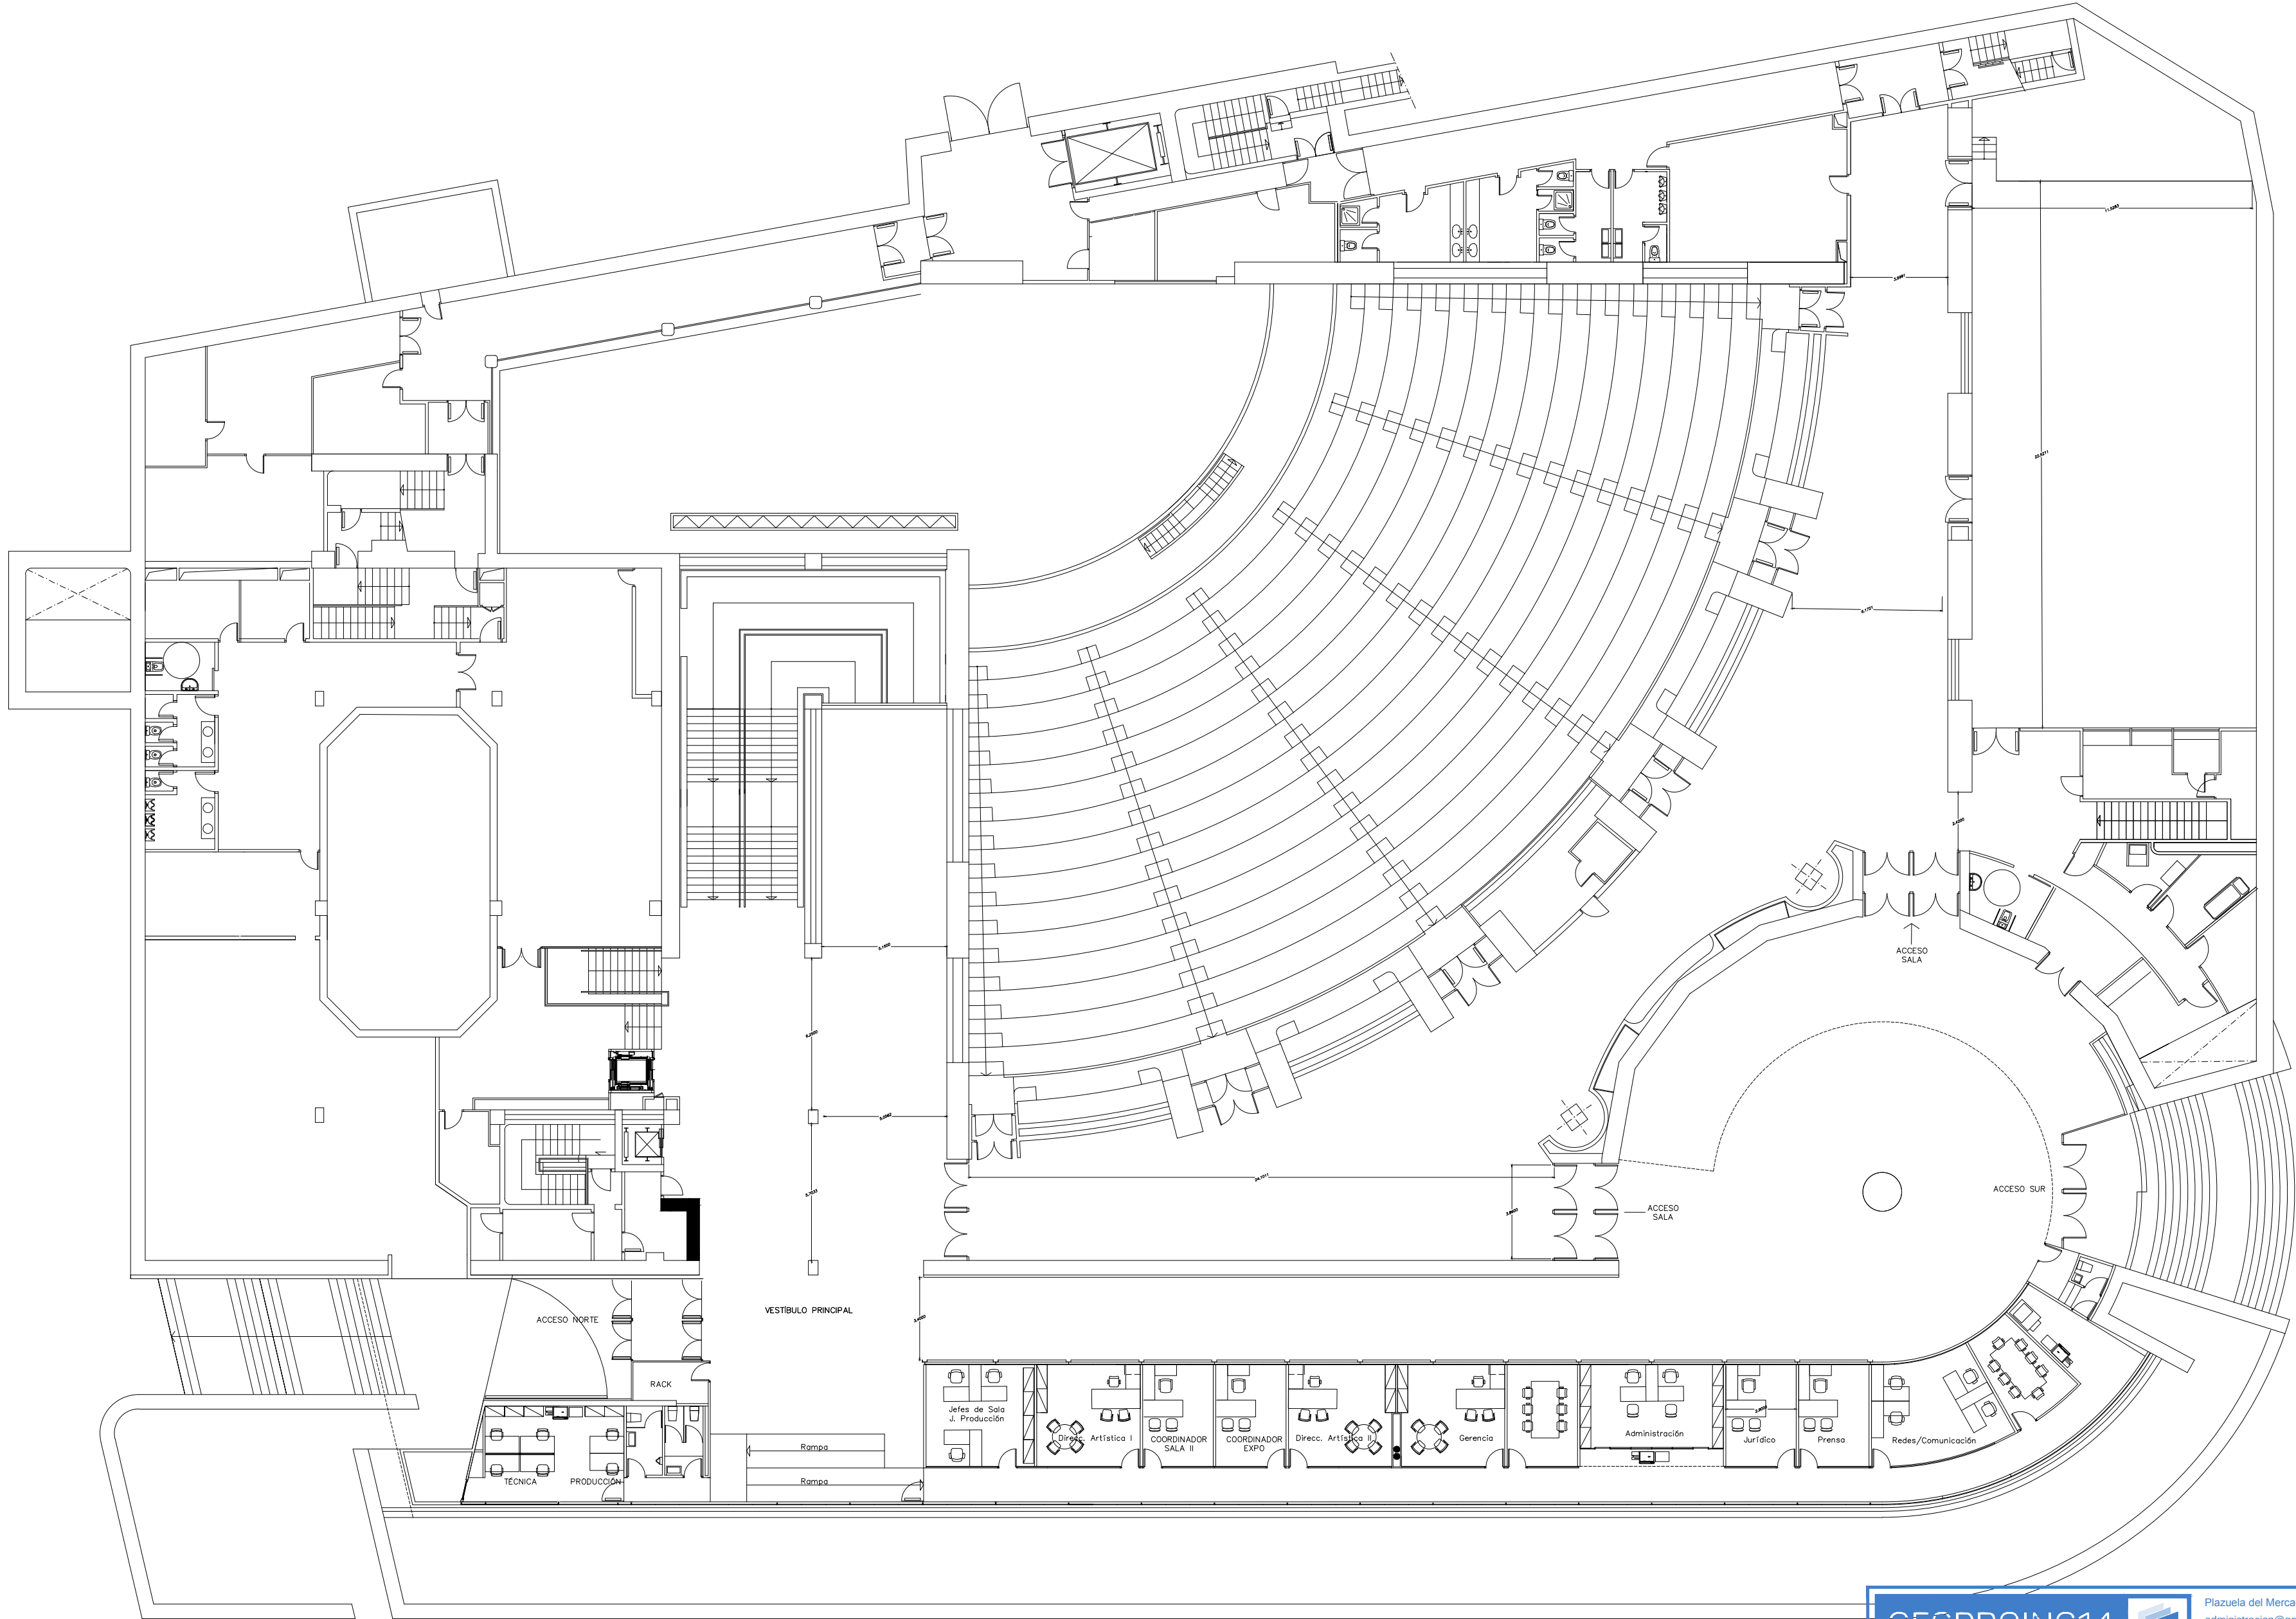


GESPROING14  GESTIÓN PROYECTOS INGENIERÍA CONSULTORÍA		Plazuela del Mercado 4, 1ª Planta. 28600 Navalcarnero administracion@gesproing14.com 91 593 70 65 / 630 007 134 / 647 602 032	Ref. 25.075C
			Fecha 03.2021
Situación	Plaza de Colón 4. 28001 Madrid		Revisión
ARQUITECTURA SOTANO 1			Escala 1:200
La Propiedad		Ingeniero Técnico Industrial	Plano
Madrid Destino, Cultura, Turismo y Negocio, S.A. Calle Conde Duque, 9-11. 28015 Madrid		Luis Rodríguez Carbonell Colegiado 24.824	2

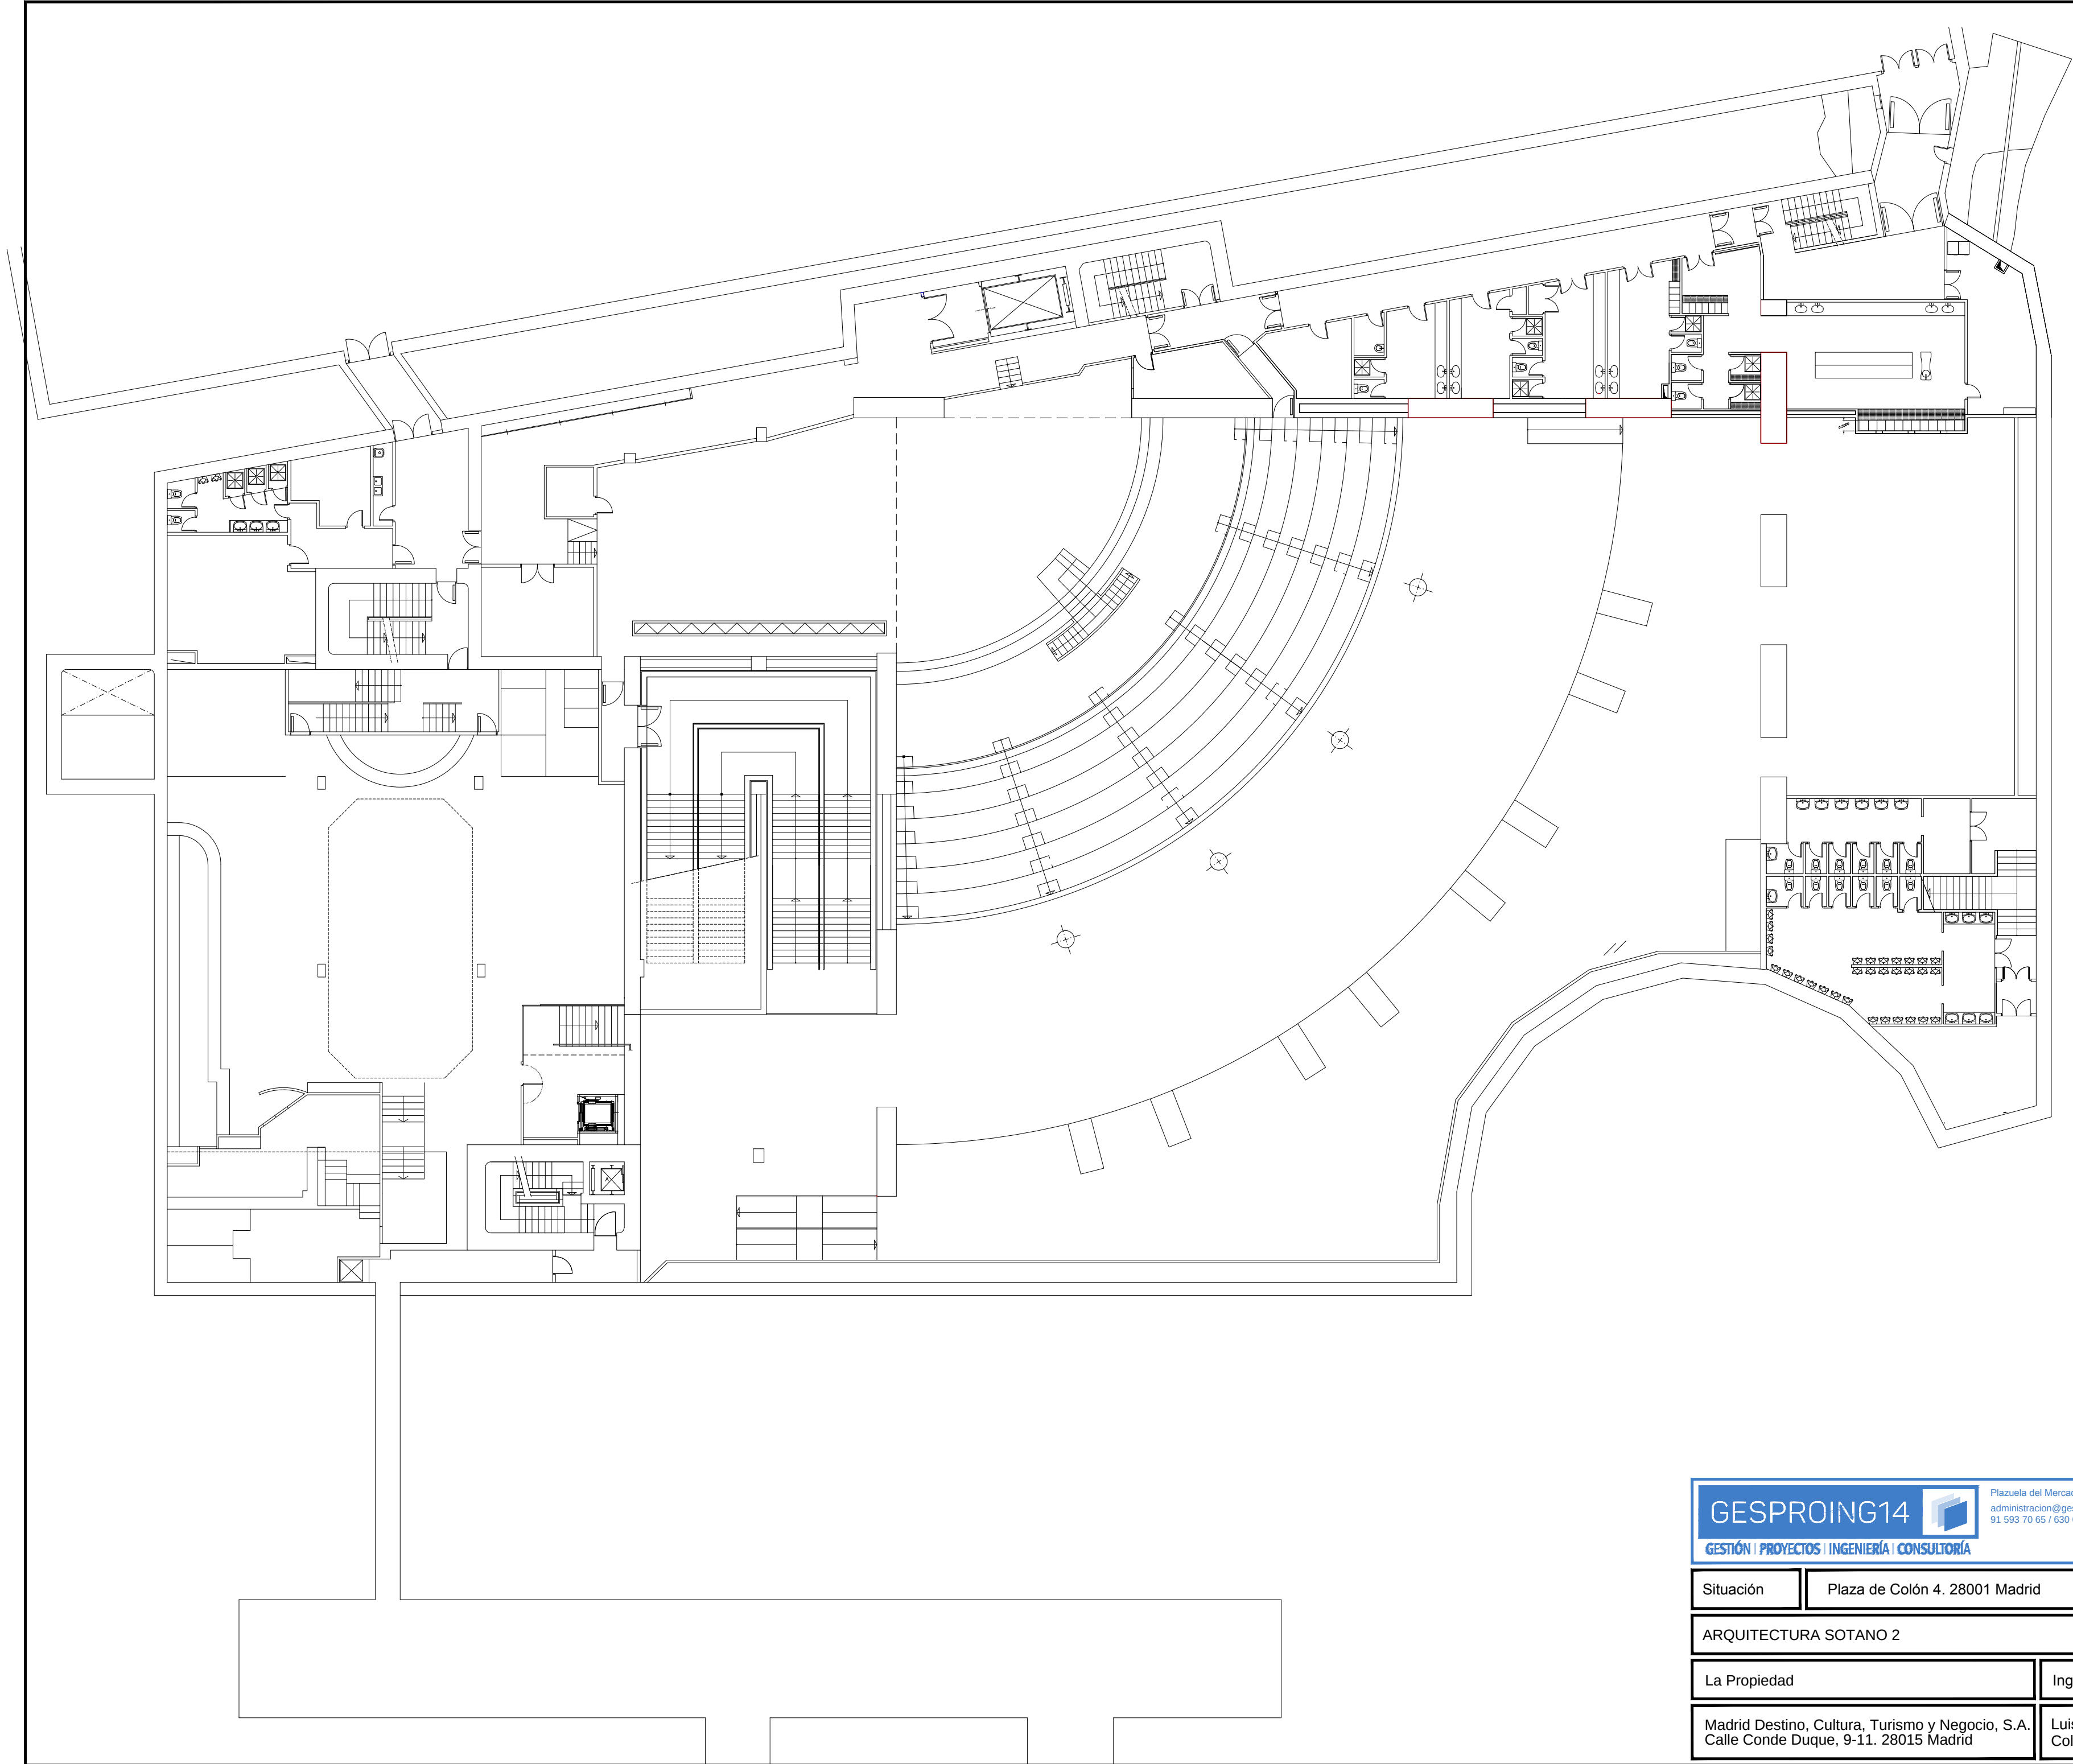

GESPROING14  GESTIÓN PROYECTOS INGENIERÍA CONSULTORÍA		Plazuela del Mercado 4, 1ª Planta. 28600 Navalcarnero administracion@gesproing14.com 91 593 70 65 / 630 007 134 / 647 602 032		Ref.	25.075C
				Fecha	03.2021
Situación		Plaza de Colón 4. 28001 Madrid			Revisión
ARQUITECTURA SOTANO 2					Escala 1:200
La Propiedad			Ingeniero Técnico Industrial		Plano
Madrid Destino, Cultura, Turismo y Negocio, S.A. Calle Conde Duque, 9-11. 28015 Madrid			Luis Rodríguez Carbonell Colegiado 24.824		3

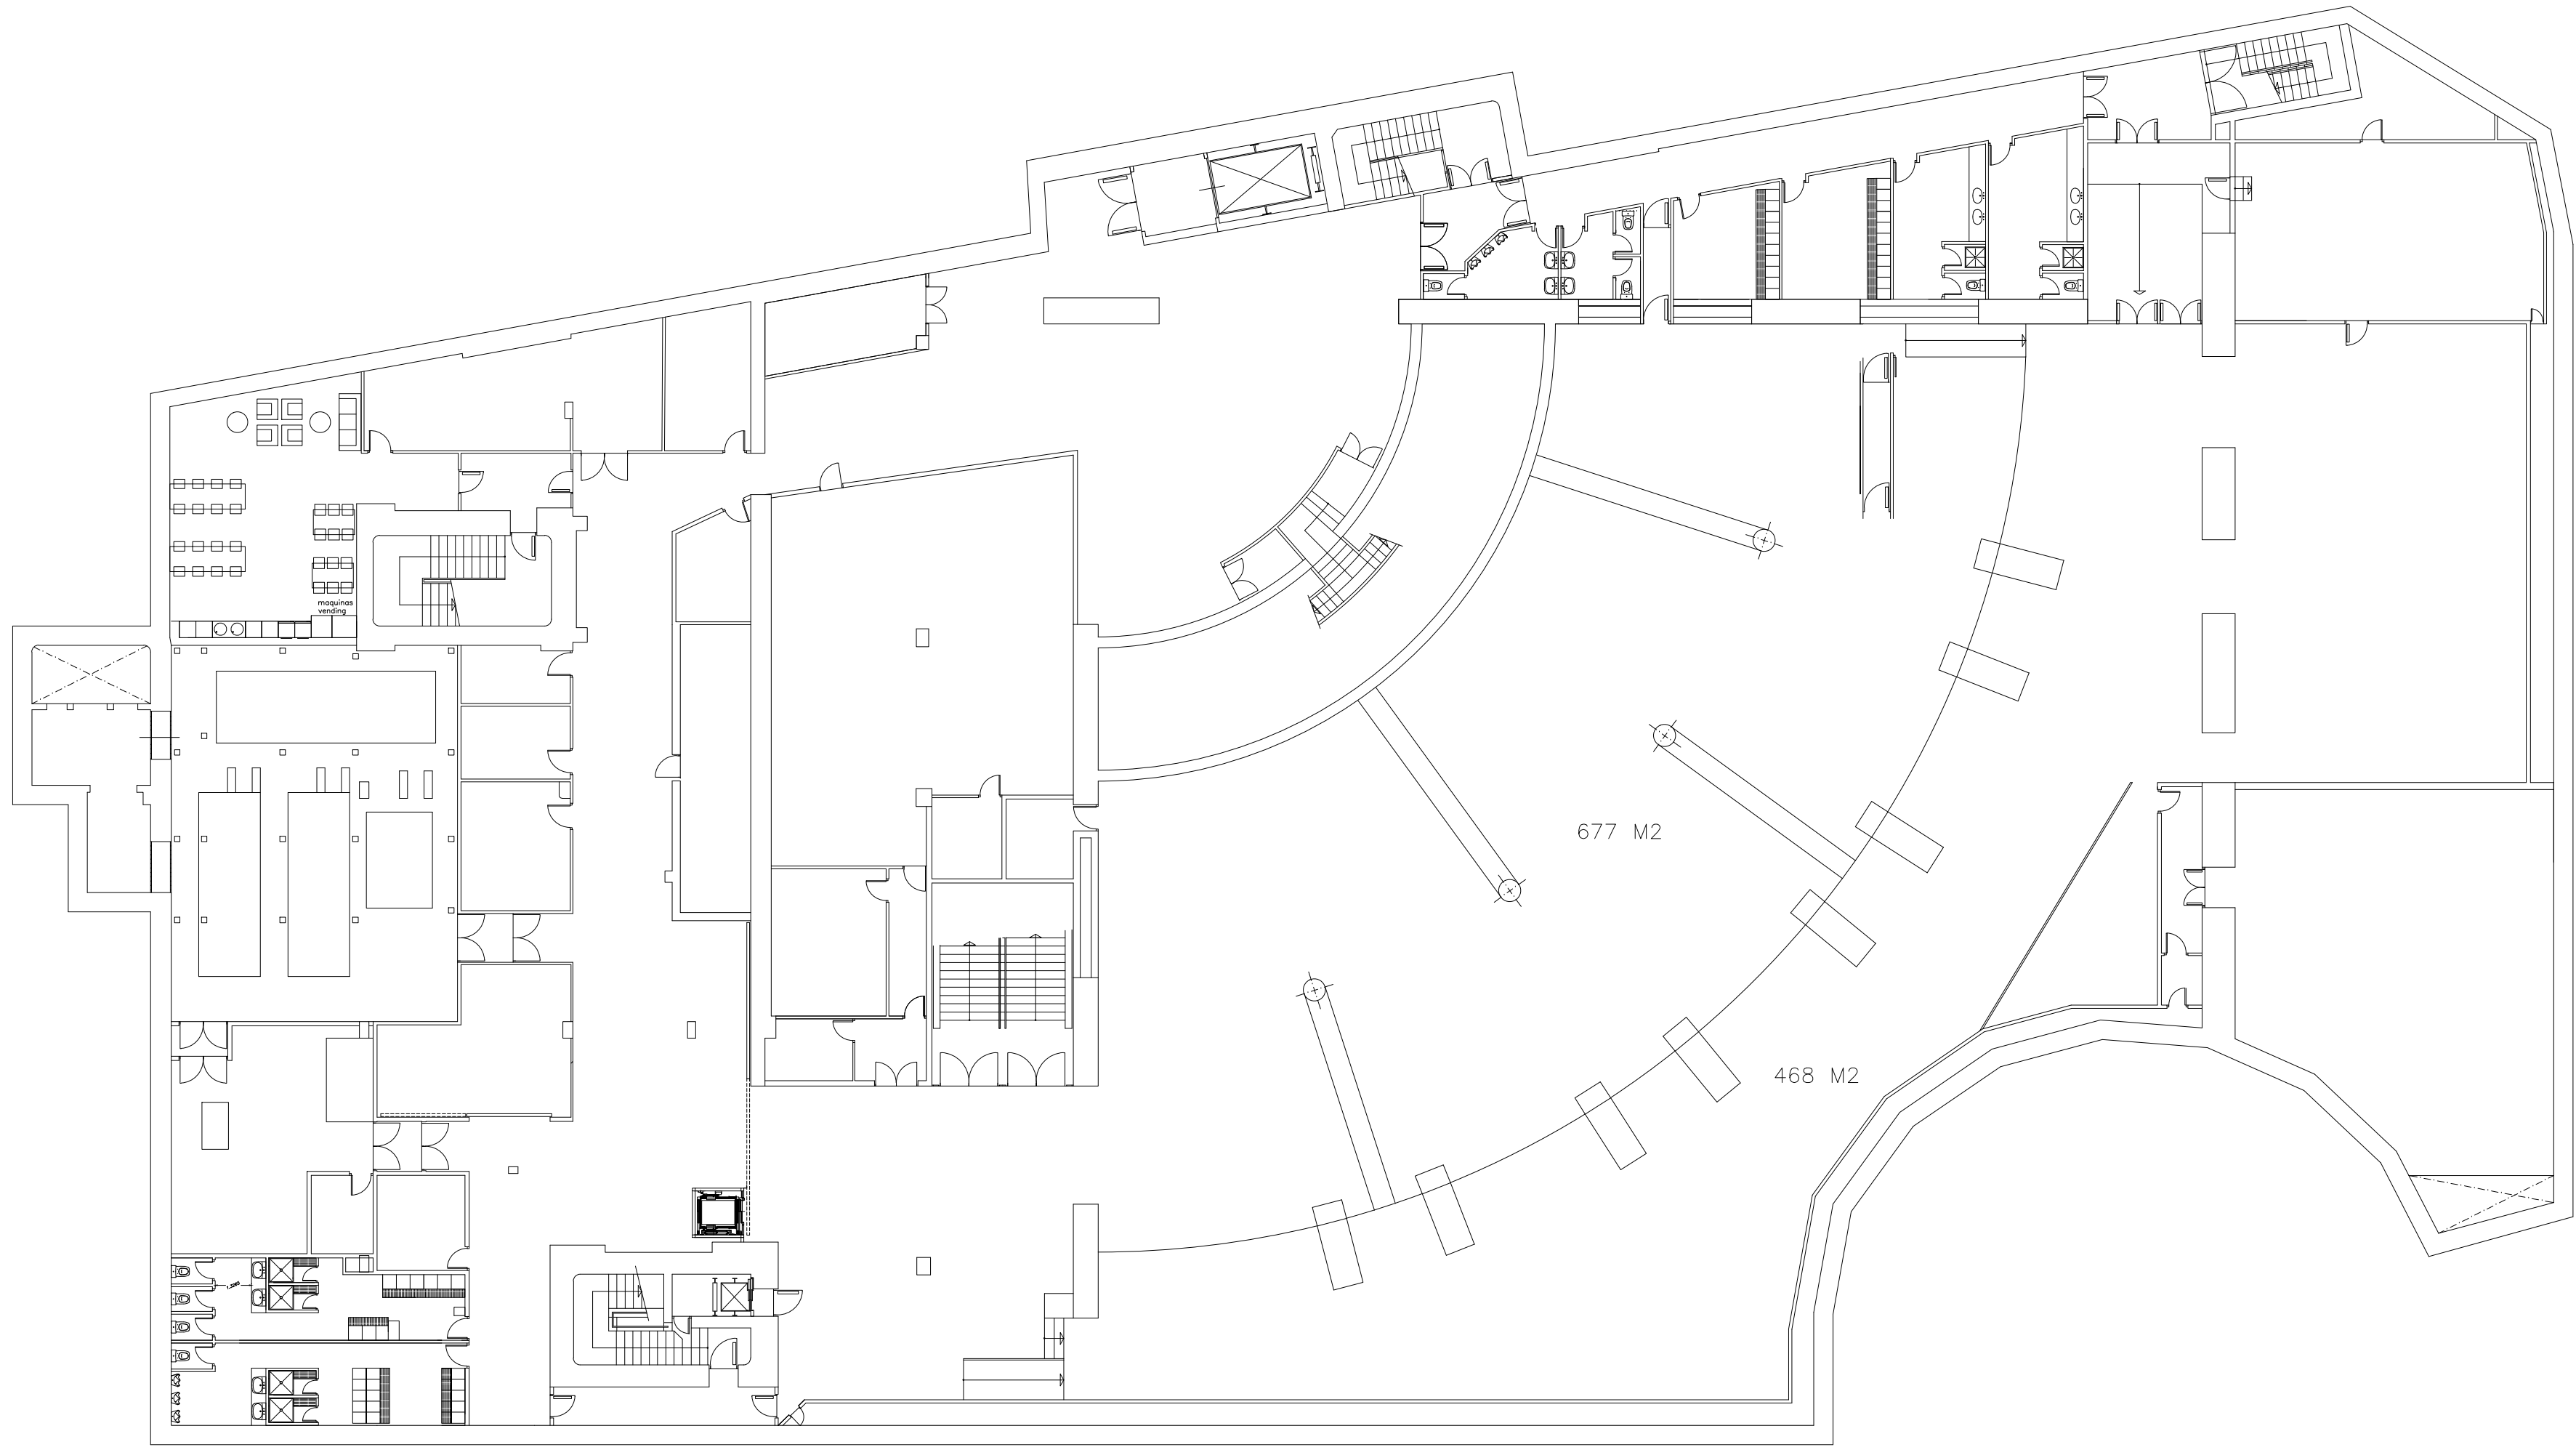

GESPROING14 GESTIÓN PROYECTOS INGENIERÍA CONSULTORÍA Plazuela del Mercado 4, 1ª Planta. 28600 Navalcarnero administracion@gesproing14.com 91 593 70 65 / 630 007 134 / 647 602 032		Ref. 25.075C
		Fecha 03.2021
Situación	Plaza de Colón 4. 28001 Madrid	Revisión
ARQUITECTURA SOTANO 3		Escala 1:200
La Propiedad	Ingeniero Técnico Industrial	Plano
Madrid Destino, Cultura, Turismo y Negocio, S.A. Calle Conde Duque, 9-11. 28015 Madrid	Luis Rodríguez Carbonell Colegiado 24.824	4

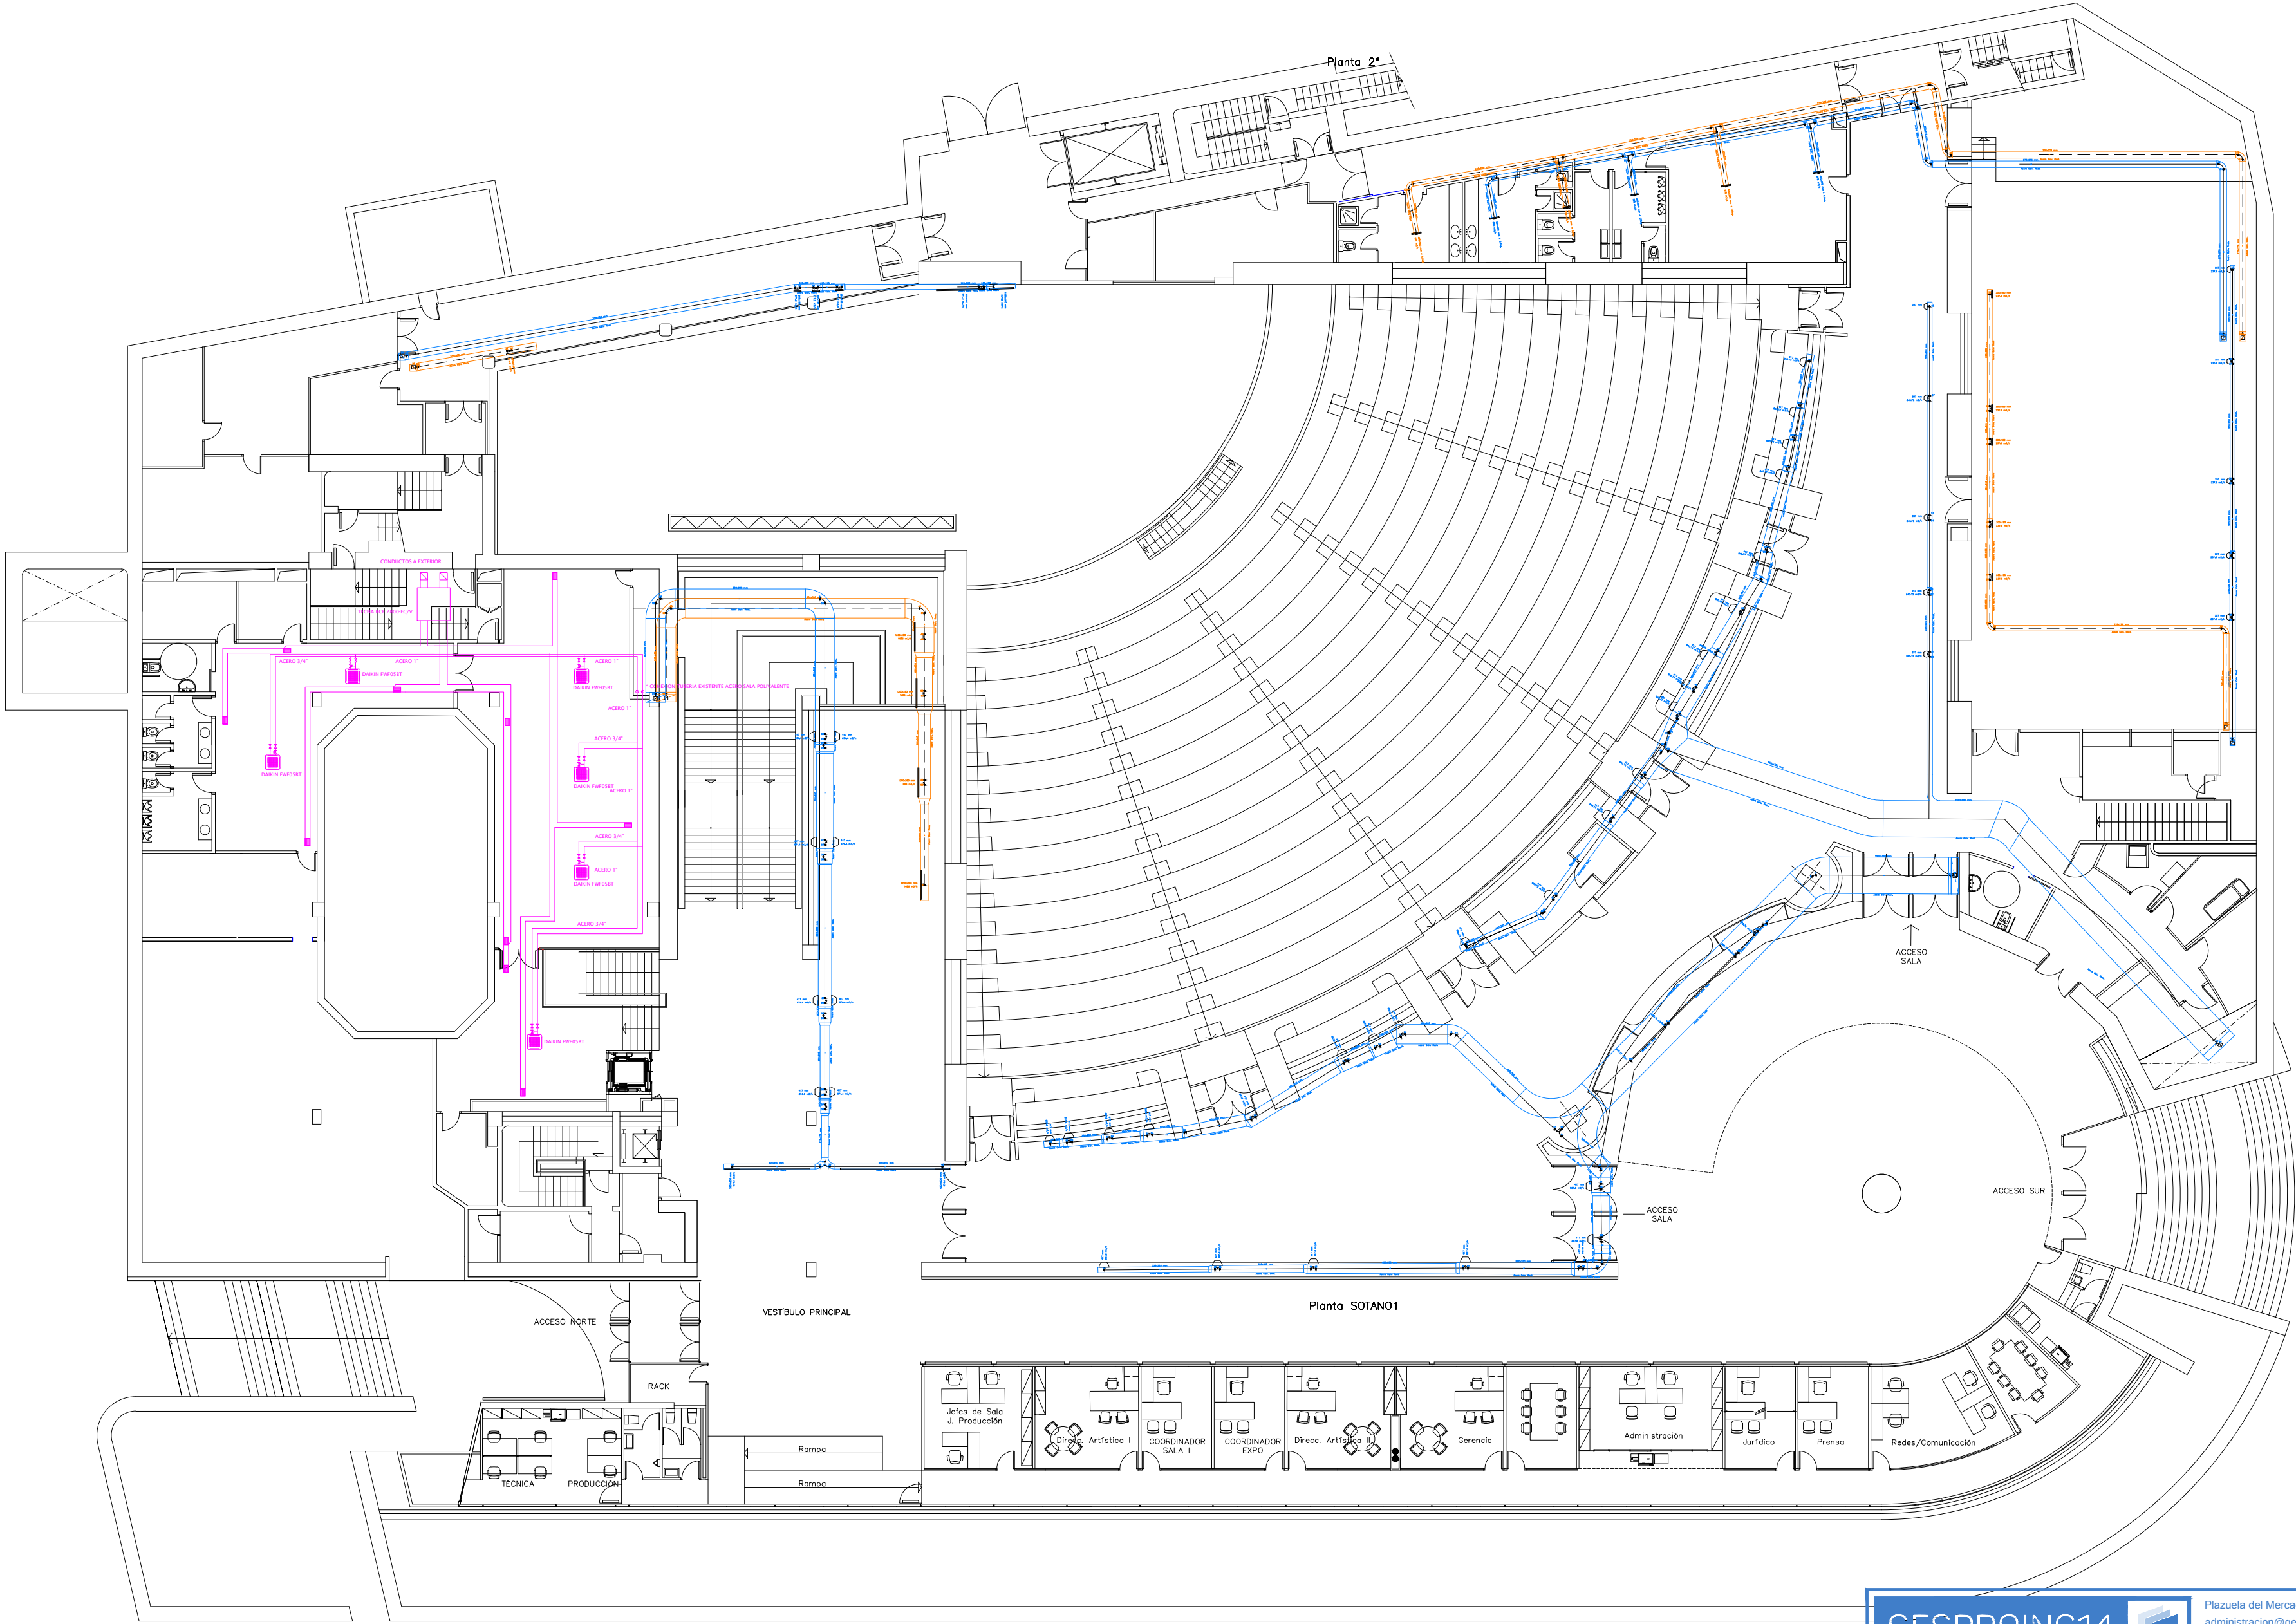

SIMBOLOGÍA GRÁFICA

Ventilador o Asesoramiento

Reflejo en cara superior e inferior

Reflejo en caras laterales

Oficina circular cara Ota

Oficina circular caras regulares

Oficina cuadrada 1 dirección

Oficina cuadrada 2 direcciones

Oficina cuadrada 3 direcciones

Oficina cuadrada 4 direcciones

Oficina rotacional radial

Oficina rotacional no radial

Oficina rotacional cuadrada

Oficina Round

Oficina e Tótema esférica en caras superior e inferior

Oficina e Tótema esférica en caras laterales

Tótema rectangular en caras superior e inferior


Tótema rectangular en caras laterales

Multitubo rectangular en caras superior e inferior

Multitubo esférico en caras superior e inferior


Multitubo rectangular e esférico en caras laterales

GESPROING14  GESTIÓN PROYECTOS INGENIERÍA CONSULTORÍA Plazuela del Mercado 4, 1ª Planta. 28600 Navalcarnero administracion@gesproing14.com 91 593 70 65 / 630 007 134 / 647 602 032		Ref.	25.075C
		Fecha	03.2021
Situación	Plaza de Colón 4. 28001 Madrid		Revisión
TUBERIAS Y CONDUCTOS SOTANO 1			Escala 1:200
La Propiedad		Ingeniero Técnico Industrial	Plano
Madrid Destino, Cultura, Turismo y Negocio, S.A. Calle Conde Duque, 9-11. 28015 Madrid		Luis Rodríguez Carbonell Colegiado 24.824	5

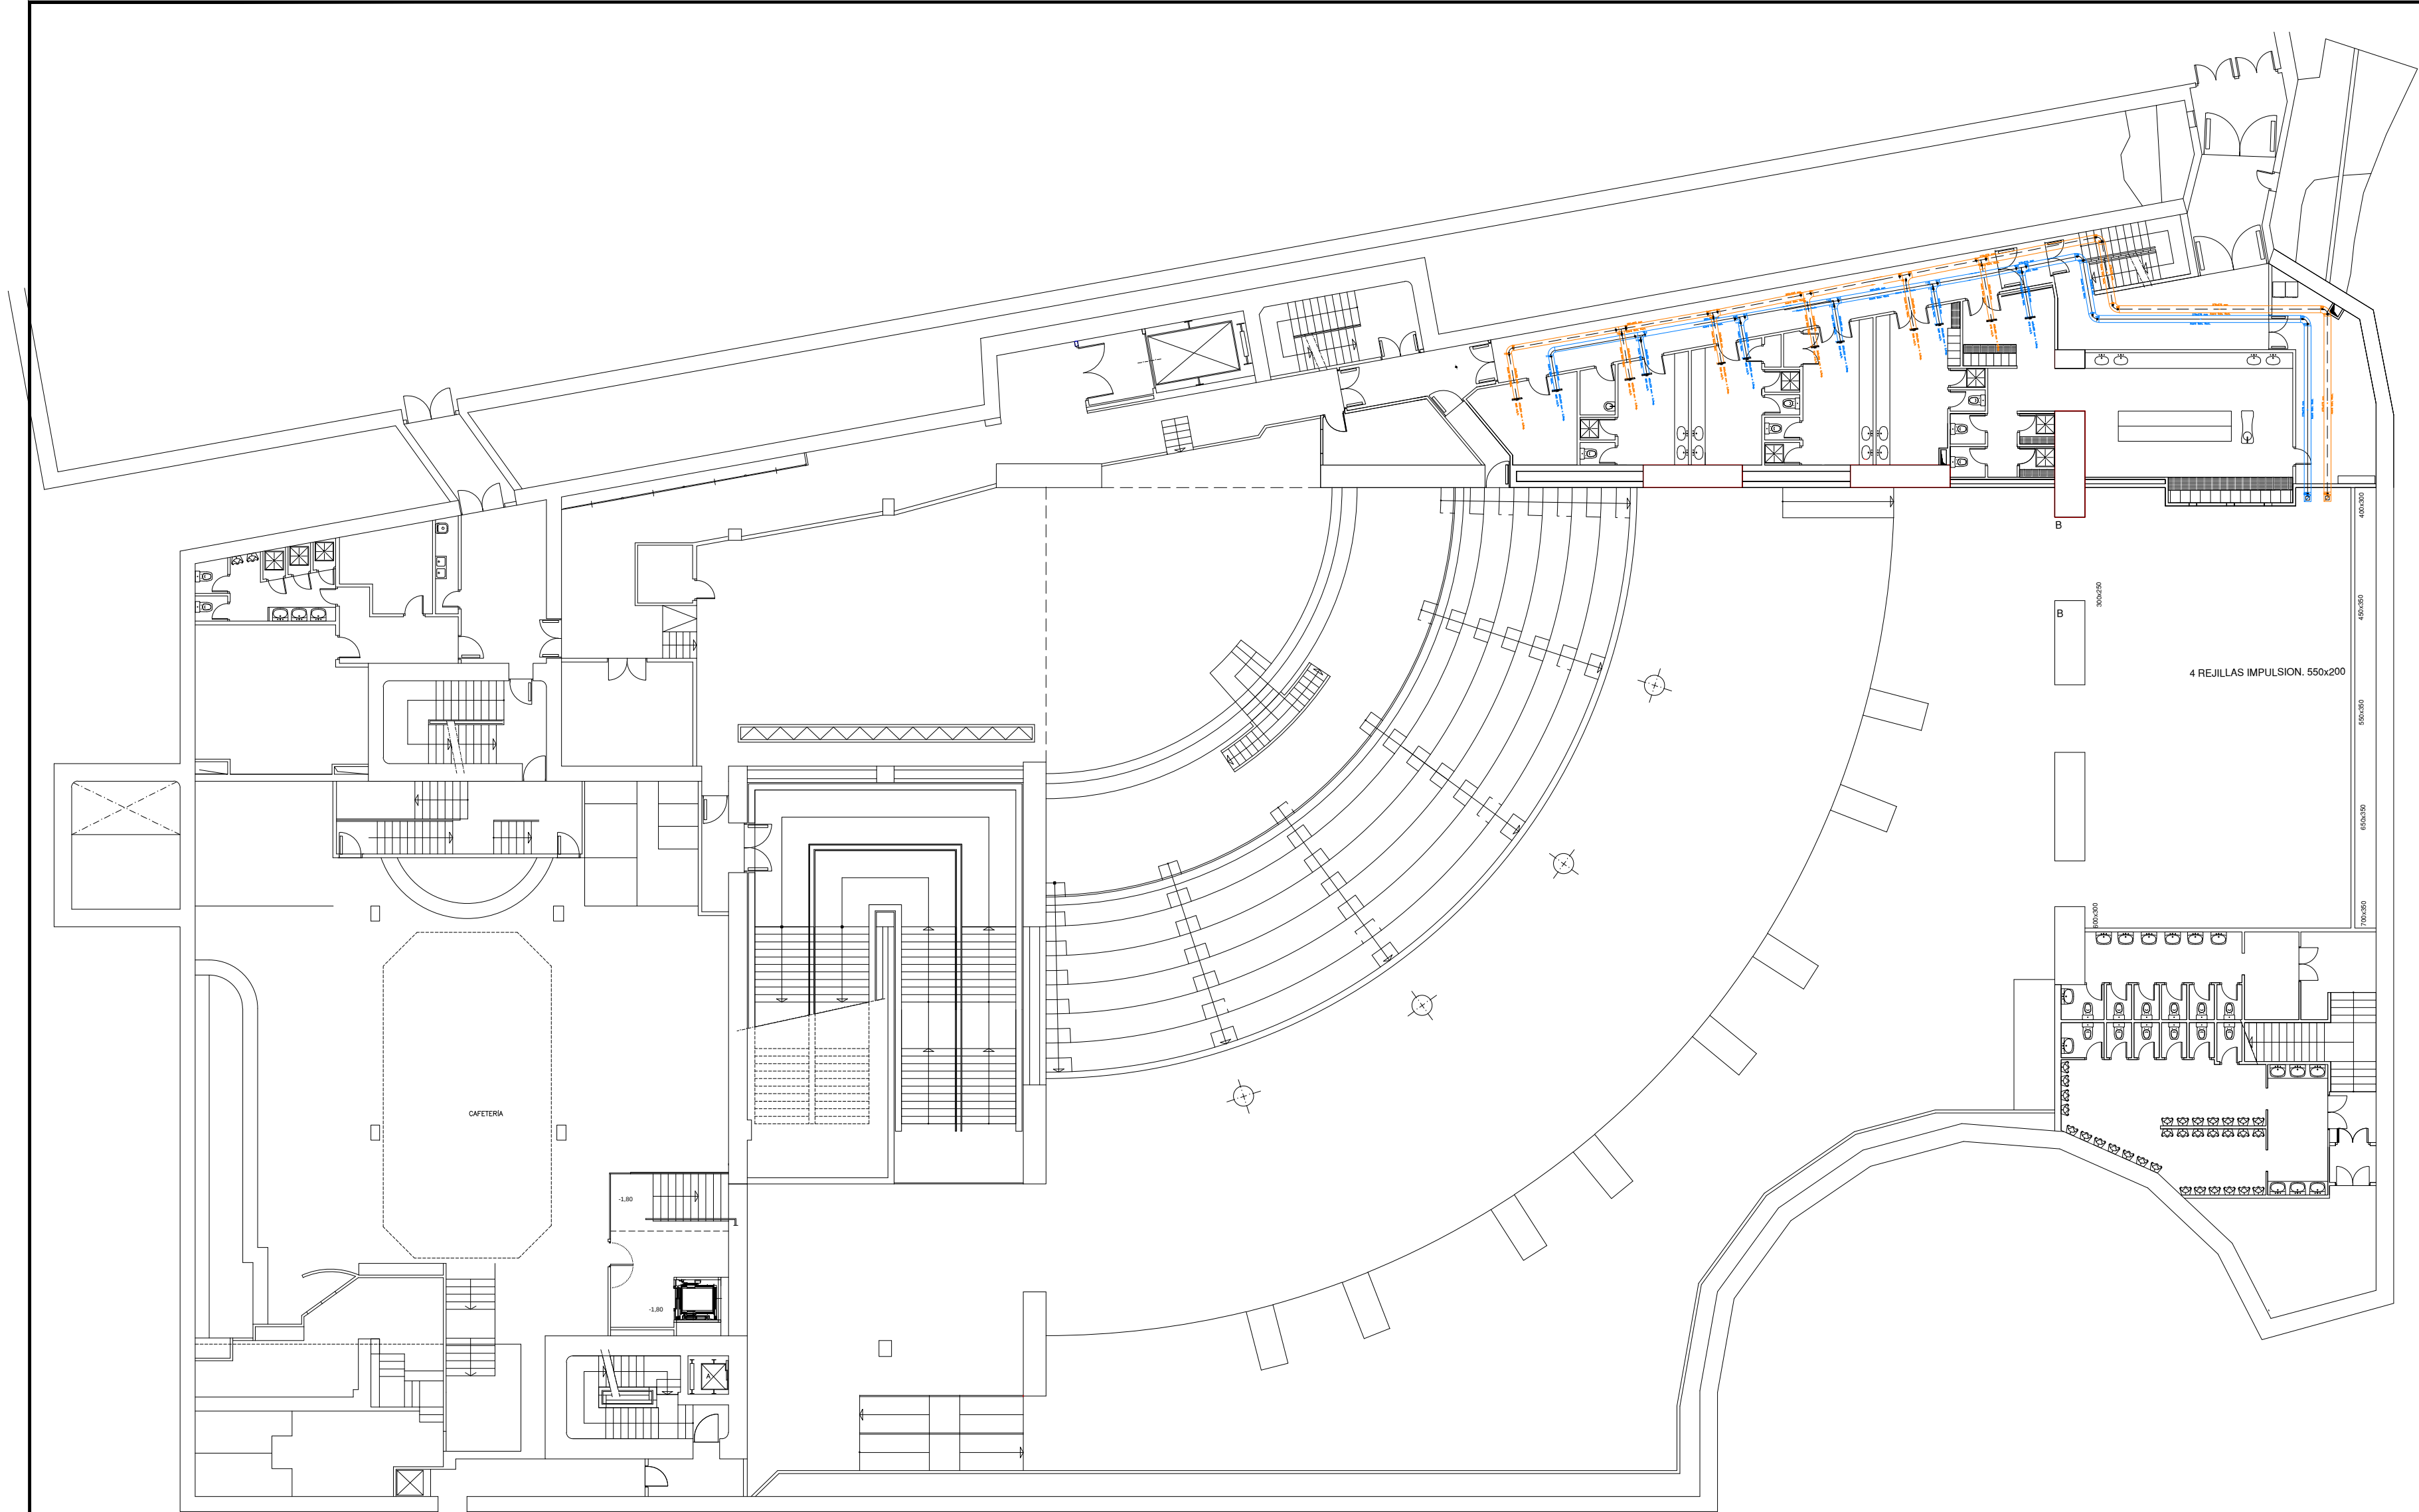

SIMBOLOGÍA GRÁFICA	
	Ventilador o Aspirador
	Pipa en cara superior e inferior
	Pipa en cara lateral
	Conduit circular como tipo
	Conduit circular como regular
	Conduit cuadrado 1 dirección
	Conduit cuadrado 2 direcciones
	Conduit cuadrado 3 direcciones
	Conduit cuadrado 4 direcciones
	Conduit rectangular red
	Conduit rectangular no red
	Conduit rectangular cuadrado
	Conduit lineal
	Conduit a Tubería metálica en cara superior e inferior
	Conduit a Tubería metálica en cara lateral
	Tubería rectangular en cara superior e inferior
	Tubería rectangular en cara lateral
	Multitubería rectangular en cara superior e inferior
	Multitubería metálica en cara superior e inferior
	Multitubería rectangular a tubería en cara lateral

GESPROING14 GESTIÓN PROYECTOS INGENIERÍA CONSULTORÍA Plazuela del Mercado 4, 1ª Planta. 28600 Navalcarnero administracion@gesproing14.com 91 593 70 65 / 630 007 134 / 647 602 032		Ref.	25.075C
		Fecha	03.2021
Situación	Plaza de Colón 4. 28001 Madrid	Revisión	
TUBERIAS Y CONDUCTOS SOTANO 2		Escala	1:200
La Propiedad	Ingeniero Técnico Industrial	Plano	
Madrid Destino, Cultura, Turismo y Negocio, S.A. Calle Conde Duque, 9-11. 28015 Madrid	Luis Rodríguez Carbonell Colegiado 24.824		6

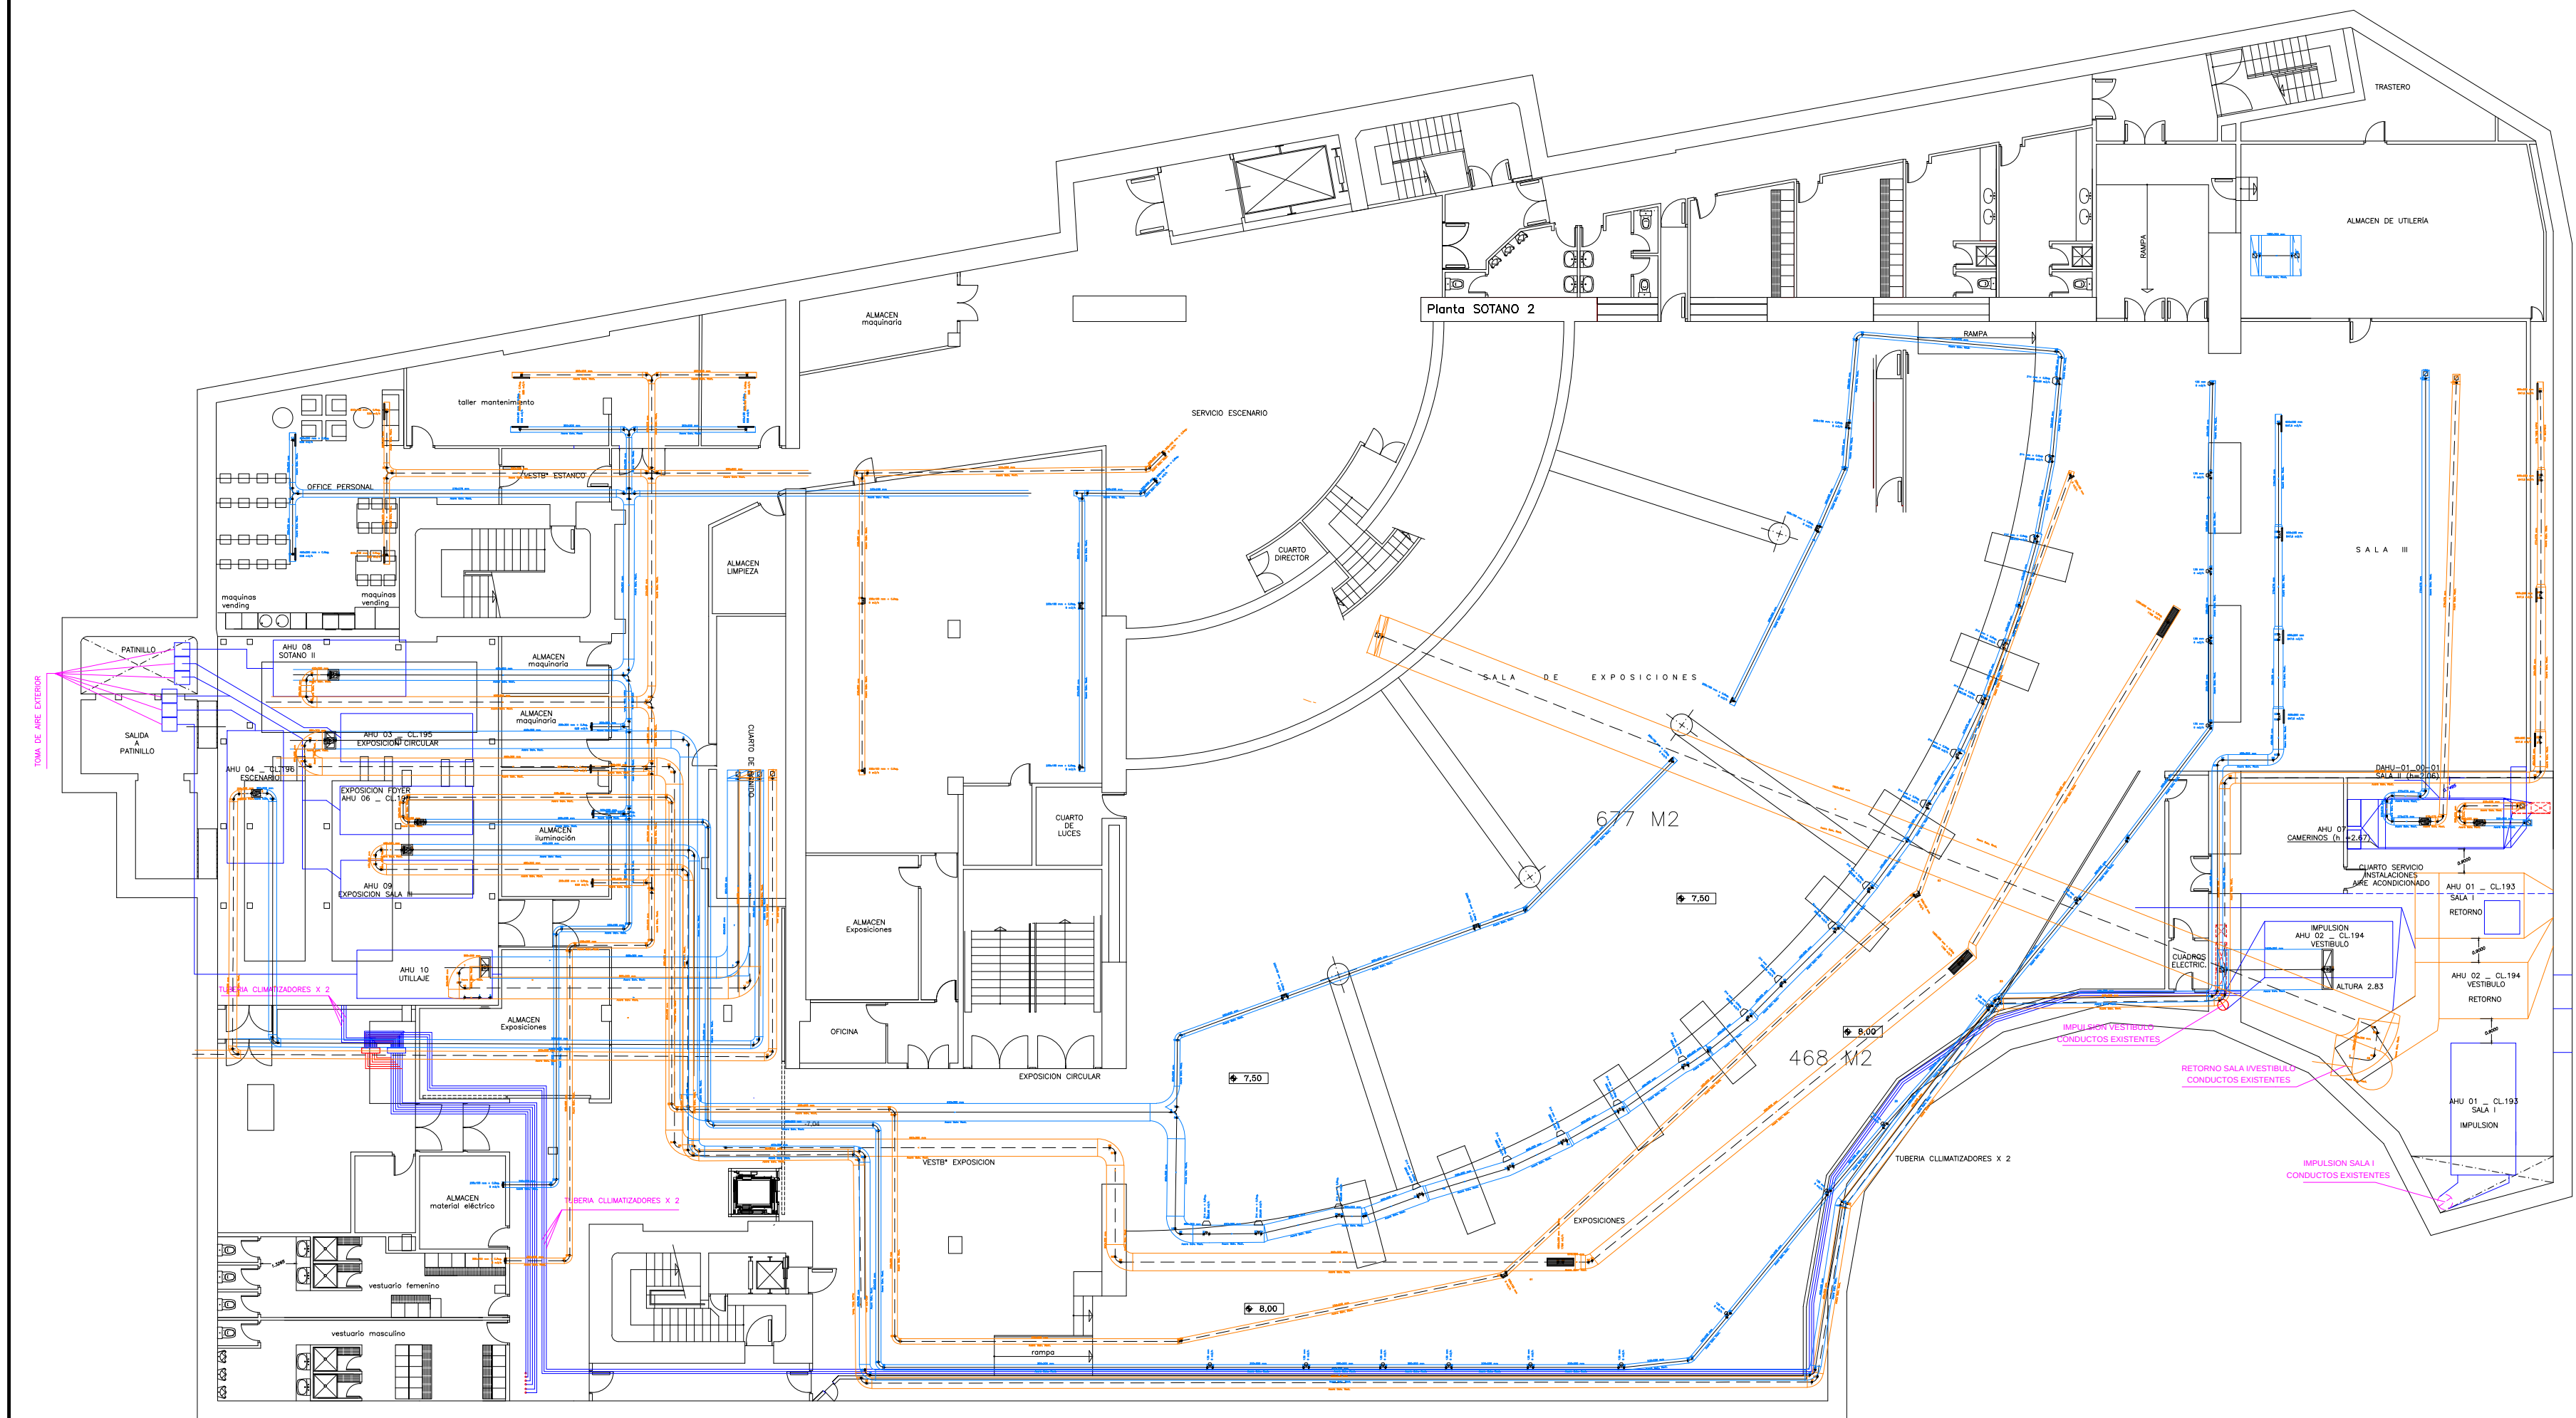


SIMBOLOGÍA GRÁFICA


- Verificador o acondicionador
- Refrío en cara superior a interior
- Refrío en cara inferior
- Refrío circular cara tipo
- Refrío circular cara regular
- Refrío rectangular 1 dirección
- Refrío rectangular 2 direcciones
- Refrío rectangular 3 direcciones
- Refrío rectangular 4 direcciones
- Refrío rectangular radial
- Refrío rectangular no radial
- Refrío rectangular cuadrado
- Refrío lineal
- Refrío a tubería exterior en cara superior a interior
- Refrío a tubería exterior en cara inferior
- Tubería rectangular en cara superior a interior
- Tubería rectangular en cara inferior
- Múltiple rectangular en cara superior a interior
- Múltiple rectangular en cara inferior a interior

GESPROING14 NSULTORIA		Plazuela del Mercado 4, 1ª Planta. 28600 Navalcarnero administracion@gesproing14.com 91 593 70 65 / 630 007 134 / 647 602 032	Ref. 25.075C
			Fecha 03.2021
Situación	Plaza de Colón 4. 28001 Madrid		Revisión
TUBERIAS Y CONDUCTOS SOTANO 3			Escala 1:200
La Propiedad	Ingeniero Técnico Industrial		Plano
Madrid Destino, Cultura, Turismo y Negocio, S.A. Calle Conde Duque, 9-11. 28015 Madrid	Luis Rodríguez Carbonell Colegiado 24.824		7


ESTADO ACTUAL

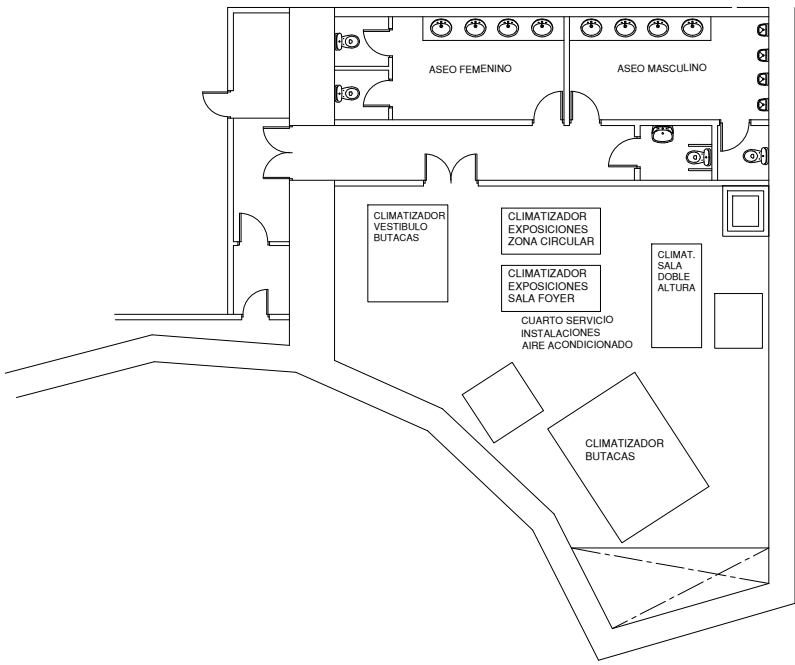


ESTADO REFORMADO

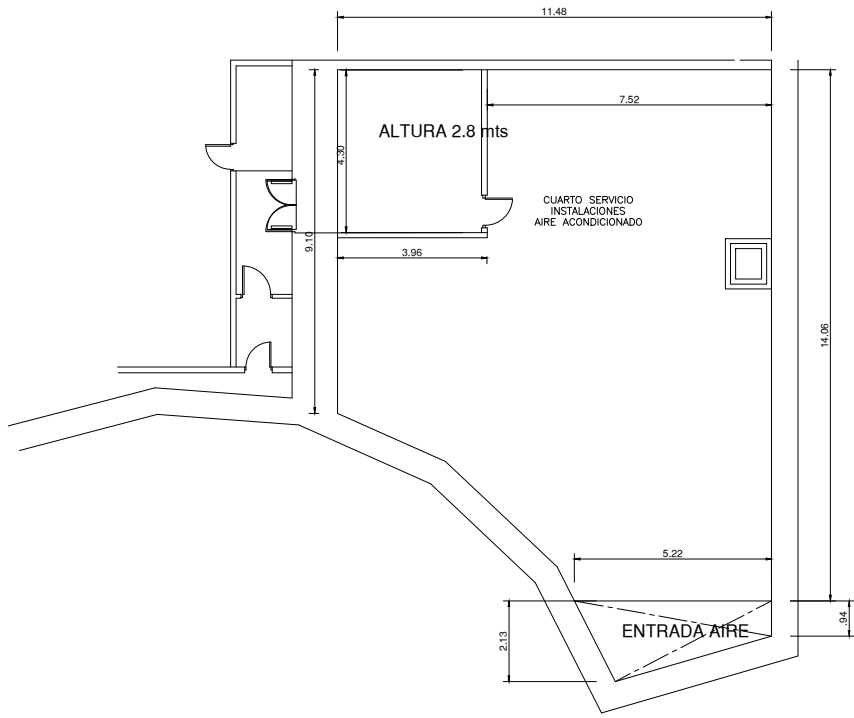


SOTANO 3

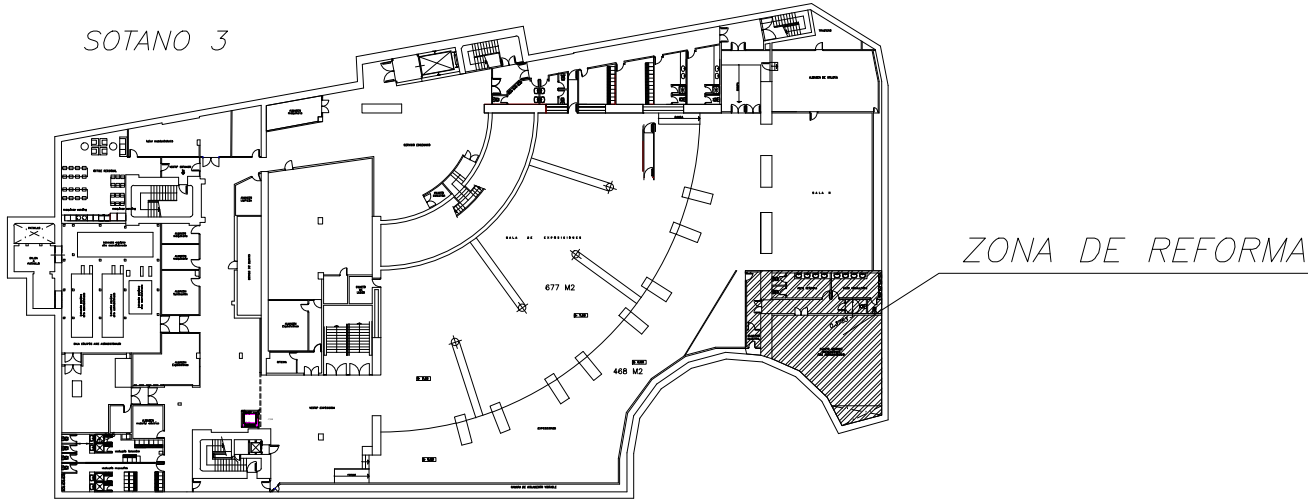


ESTADO ACTUAL
DISTRIBUCION DE EQUIPOS

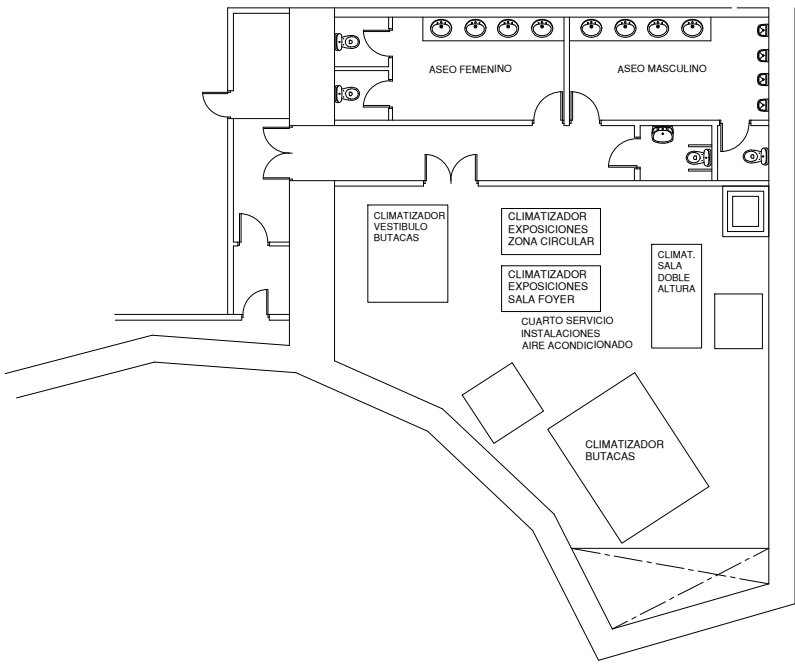

ESTADO REFORMADO
DISTRIBUCION DE EQUIPOS


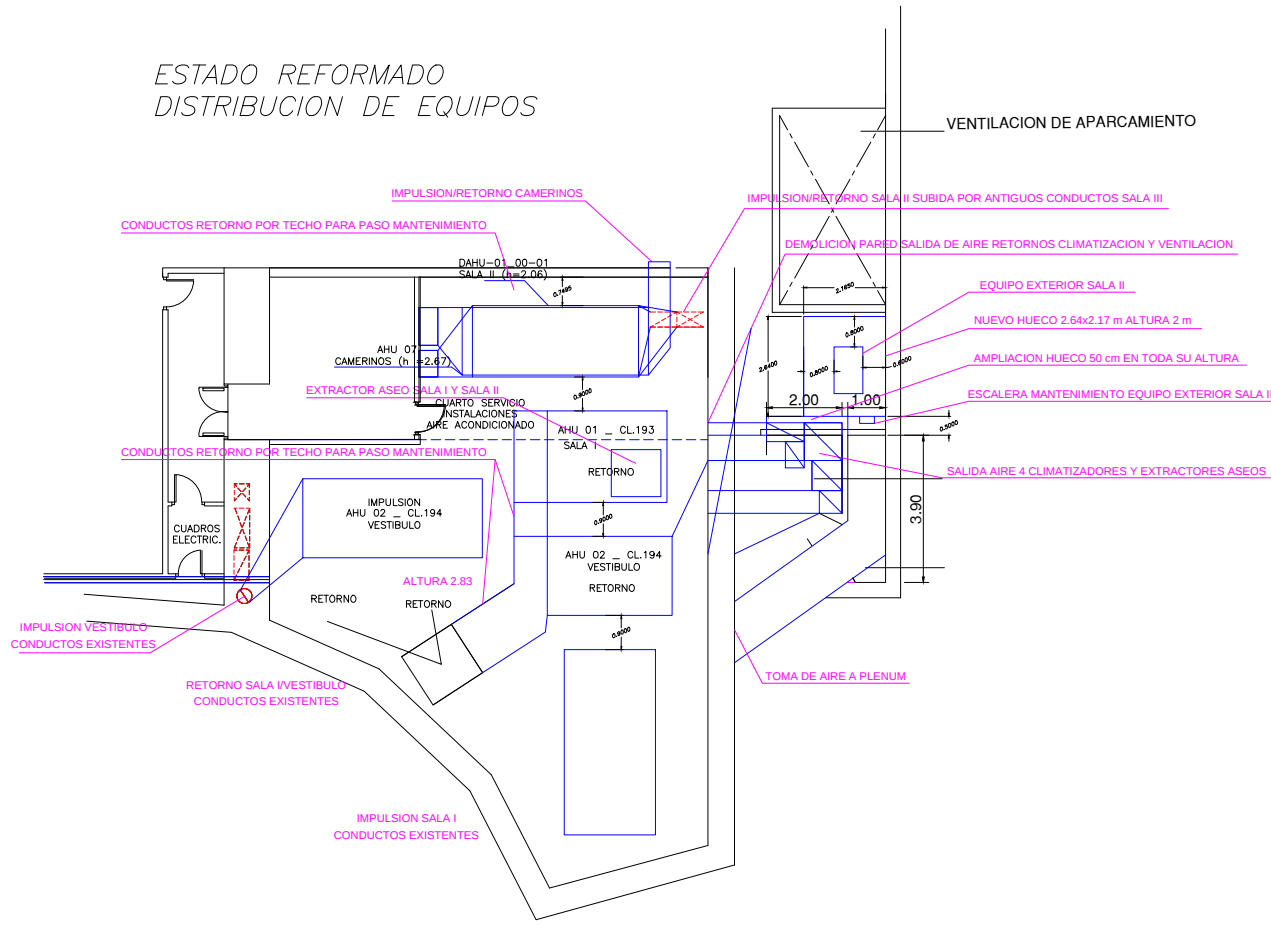


GESPROING14 GESTIÓN PROYECTOS INGENIERÍA CONSULTORÍA Plazuela del Mercado 4, 1ª Planta. 28600 Navalcarnero administracion@gesproing14.com 91 593 70 65 / 630 007 134 / 647 602 032		Ref.	25.075C
		Fecha	03.2021
Situación	Plaza de Colón 4. 28001 Madrid	Revisión	
ESTADO ACTUAL/REFORMADO		Escala	1:200
La Propiedad	Ingeniero Técnico Industrial	Plano	
Madrid Destino, Cultura, Turismo y Negocio, S.A. Calle Conde Duque, 9-11. 28015 Madrid	Luis Rodríguez Carbonell Colegiado 24.824		8

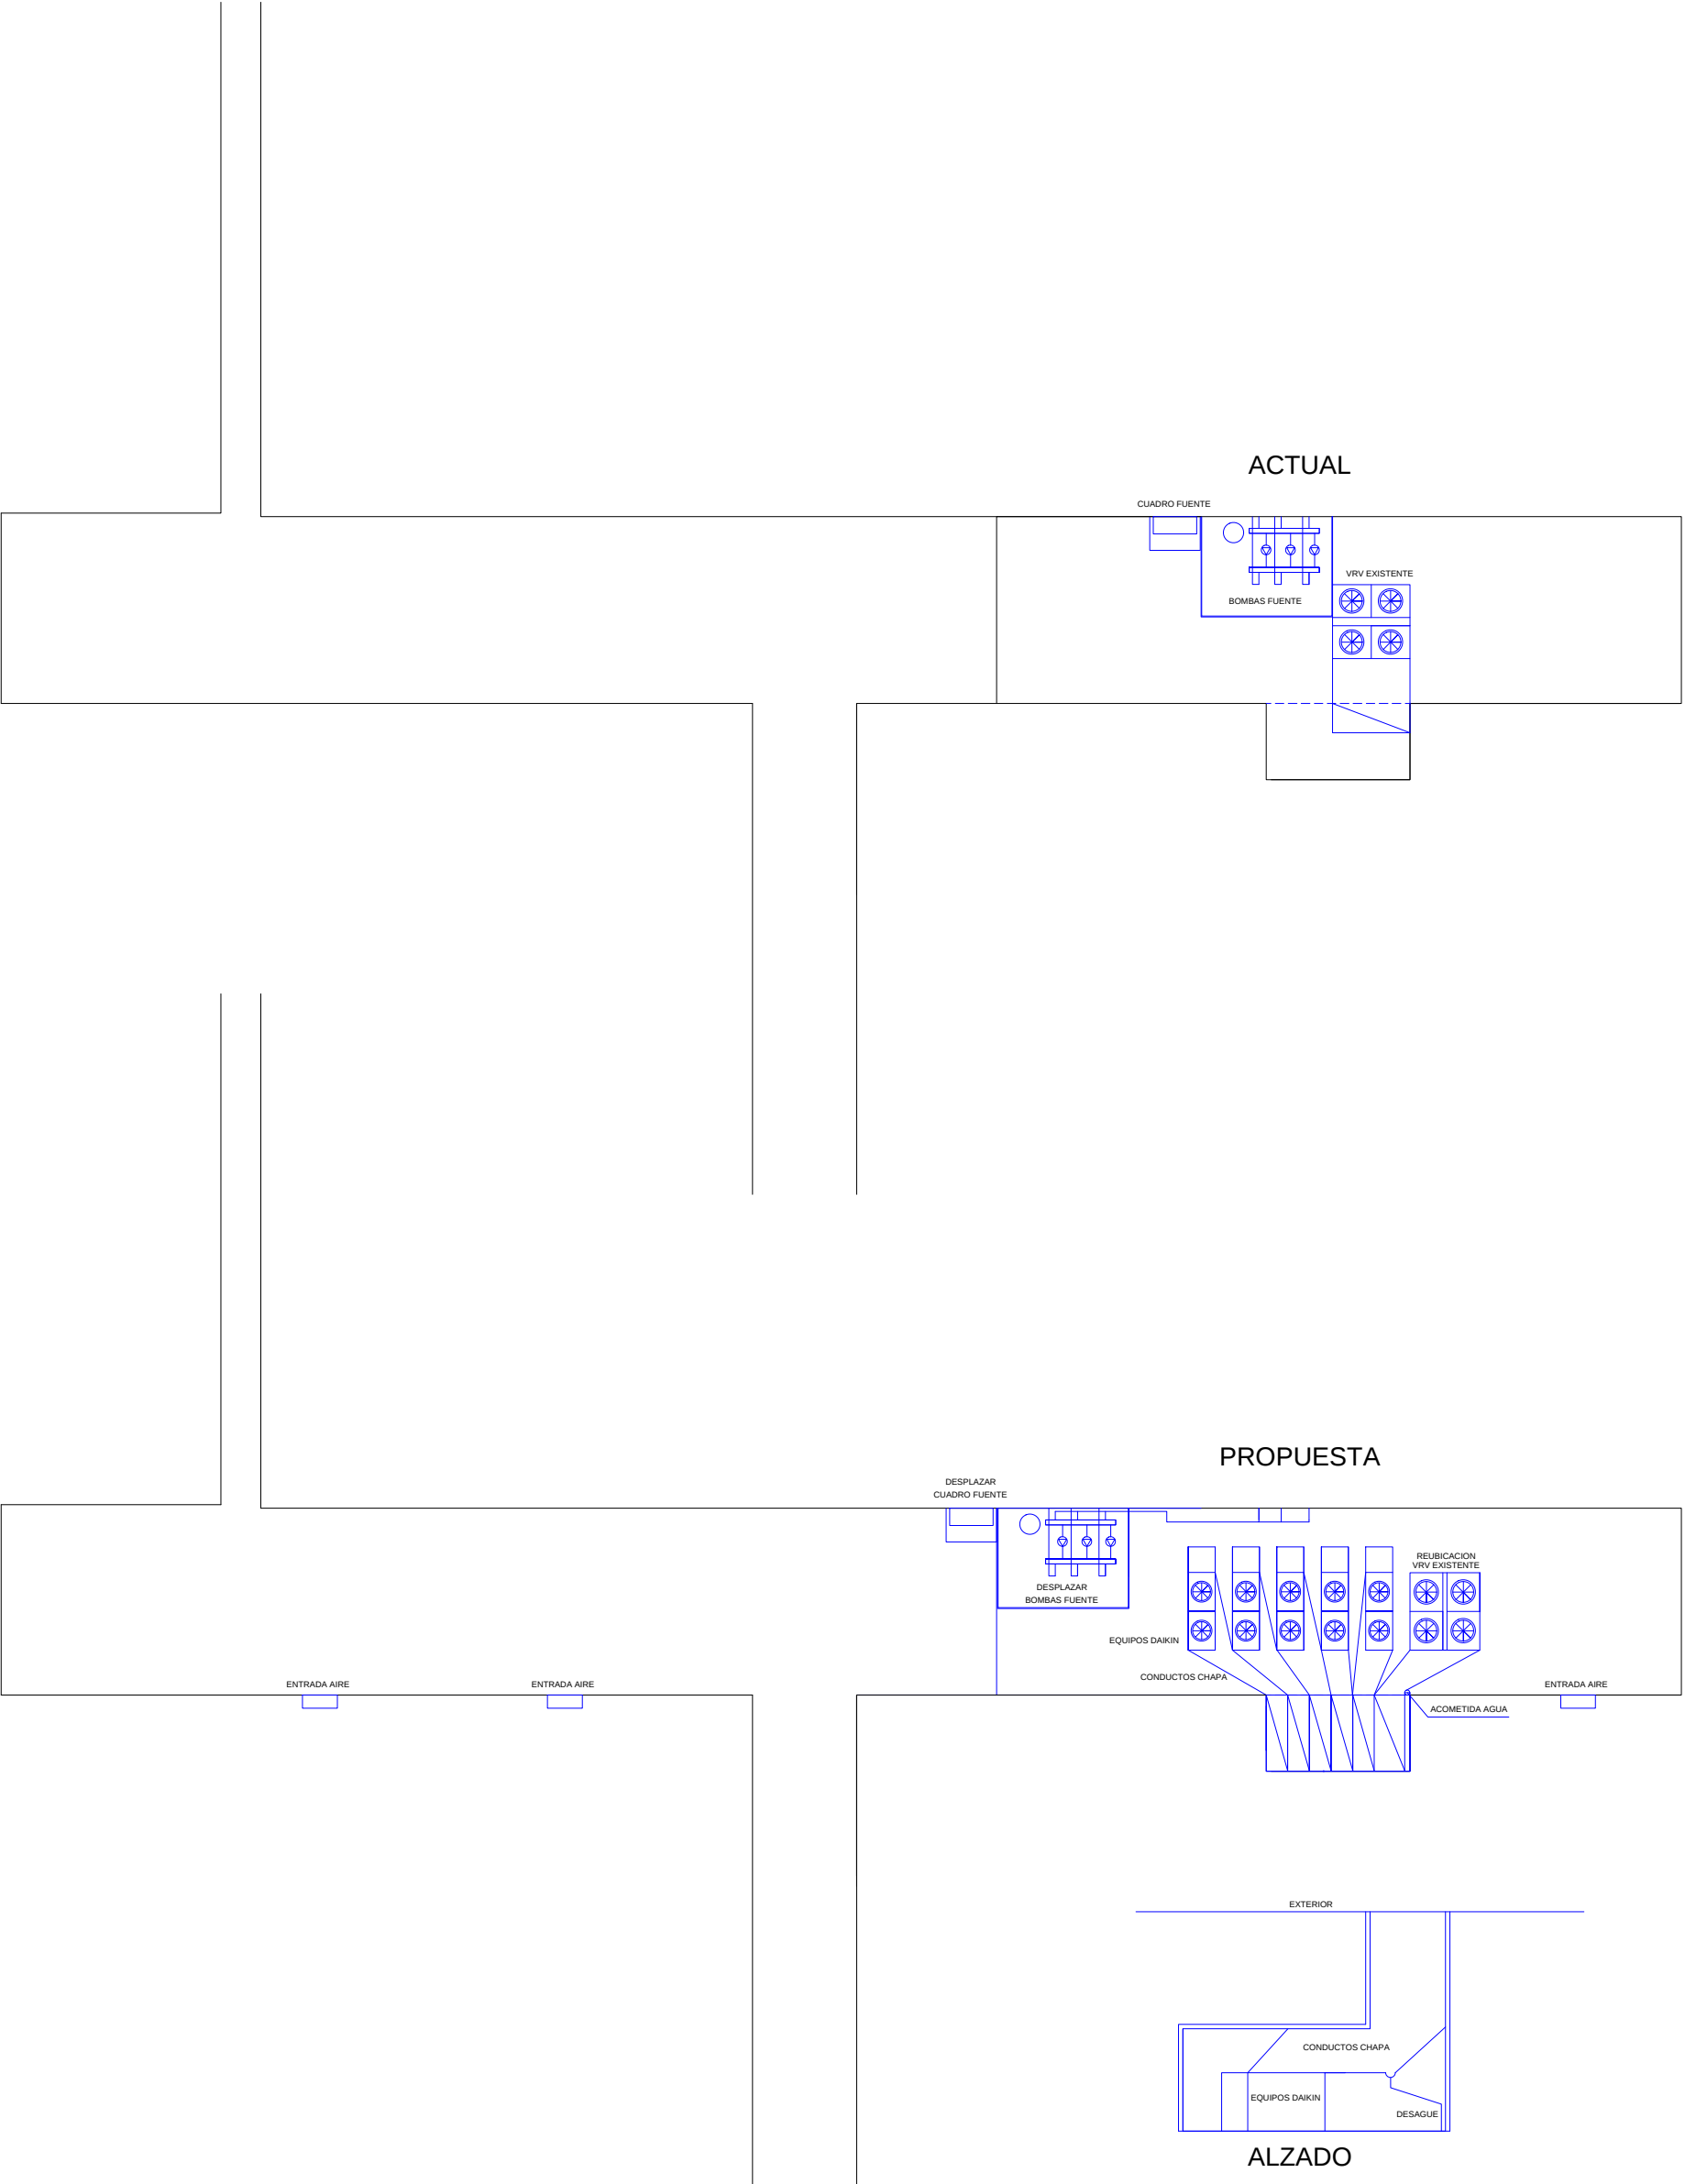

GESPROING14 GESTIÓN PROYECTOS INGENIERÍA CONSULTORÍA Plazuela del Mercado 4, 1ª Planta. 28600 Navalcarnero administracion@gesproing14.com 91 593 70 65 / 630 007 134 / 647 602 032		Ref.	25.075C
		Fecha	03.2021
Situación	Plaza de Colón 4. 28001 Madrid	Revisión	
ESTADO ACTUAL/REFORMADO		Escala	1:200
La Propiedad	Ingeniero Técnico Industrial	Plano	
Madrid Destino, Cultura, Turismo y Negocio, S.A. Calle Conde Duque, 9-11. 28015 Madrid	Luis Rodríguez Carbonell Colegiado 24.824		9

Plano reforma aseos

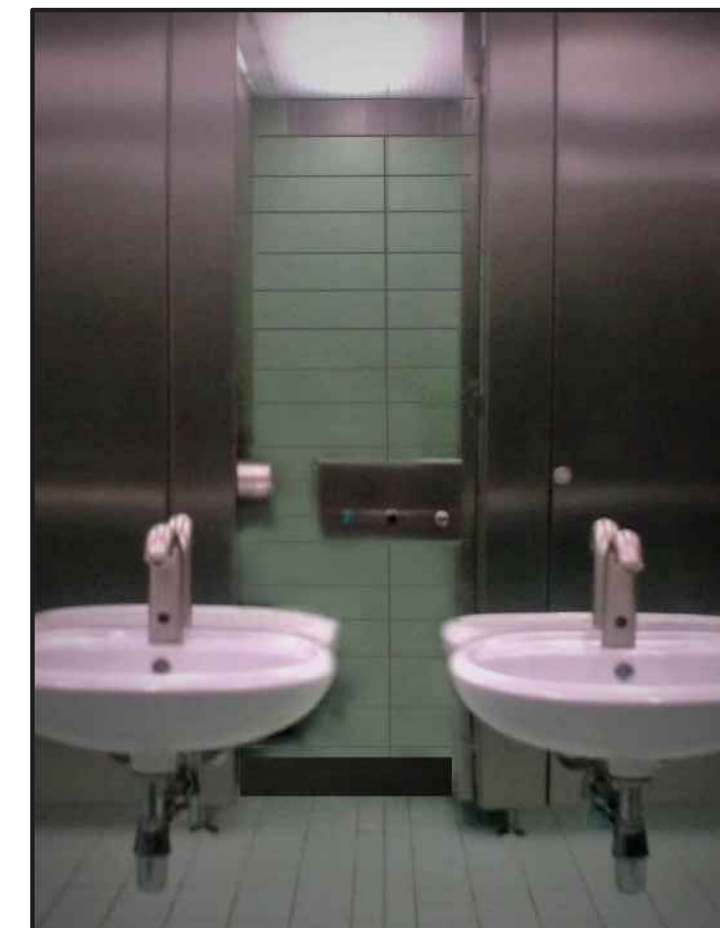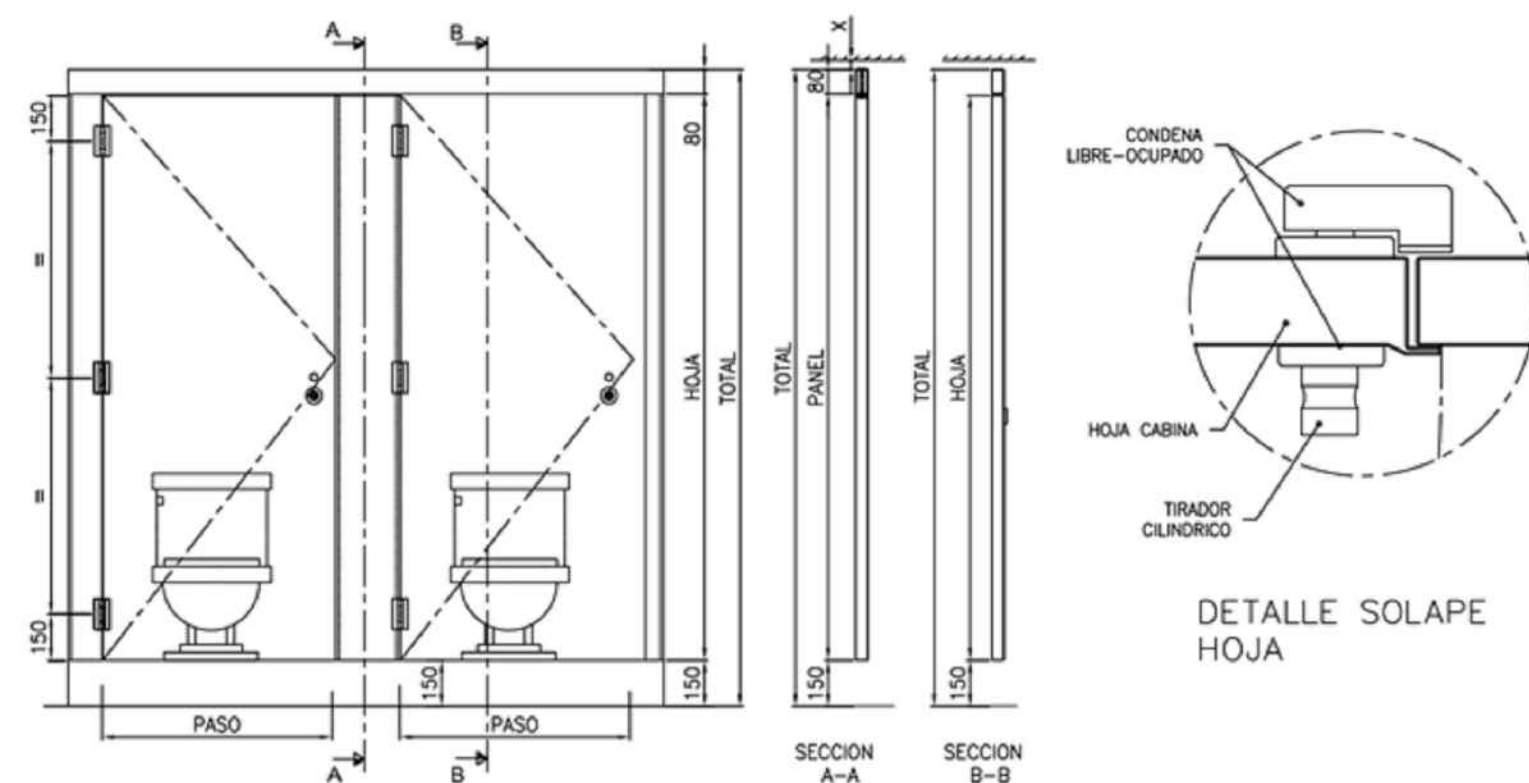

CABINAS SANITARIAS:

*HOJA
40mm Espesor
Chapa de Acero Inox AISI304 1,2mm
rellena de FOAM.



*MARCO
Sin patas de apoyo a suelo. Con
tubo estructural a techo

*HERRAJES
Conde con indicador libre-ocupado
Cierrapuertas integrado en bisagras
Bisagras: 3ud. Inox con muelle.
Manivela accesible inox. ambos
lados

ALICATADO

Solado: Gres porcelánico 20x20cm
Revestimiento vertical: Panel de
Cartón yeso hidrófugo+Gres
porcelánico 40x20cm

SANITARIOS
inodoros y lavabos cerámica blanco
suspendidos.

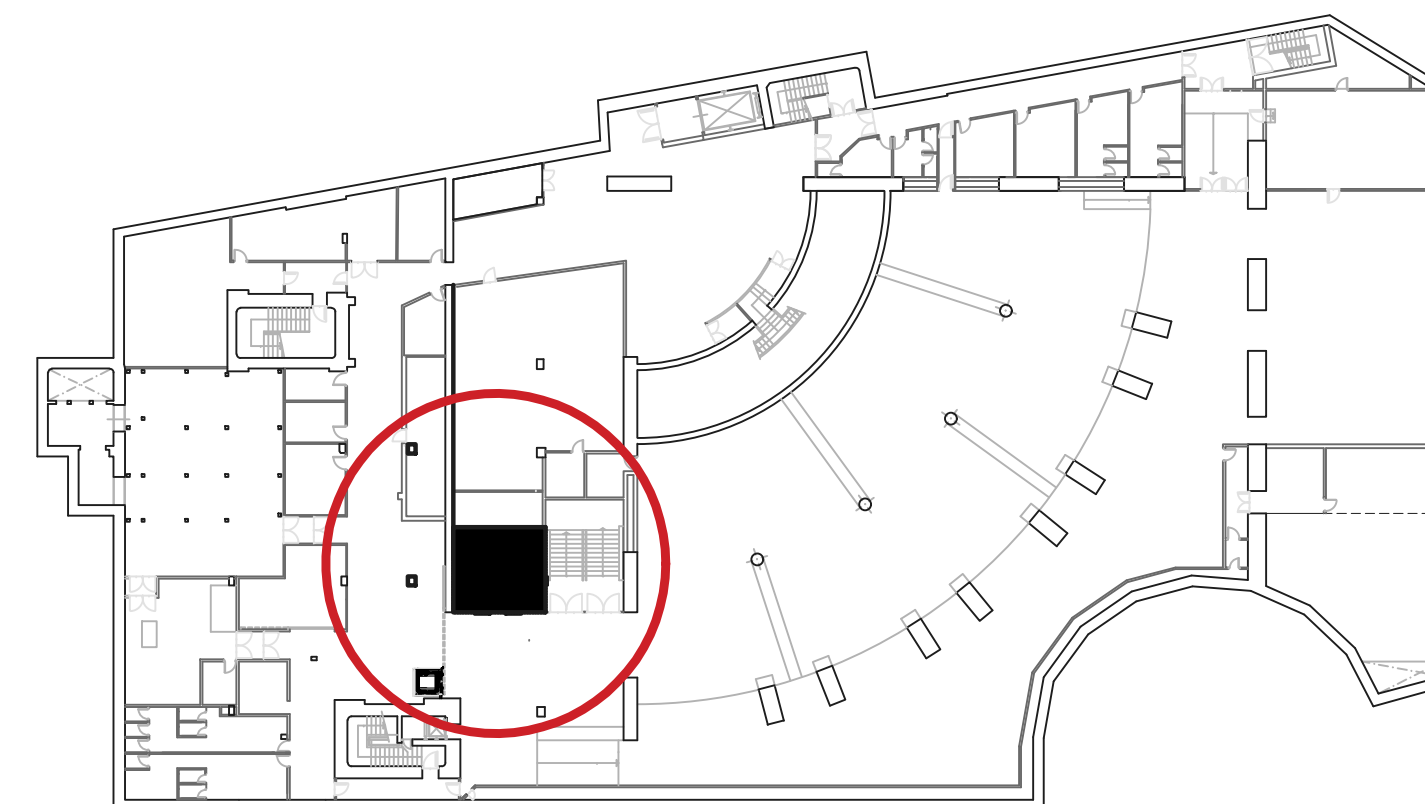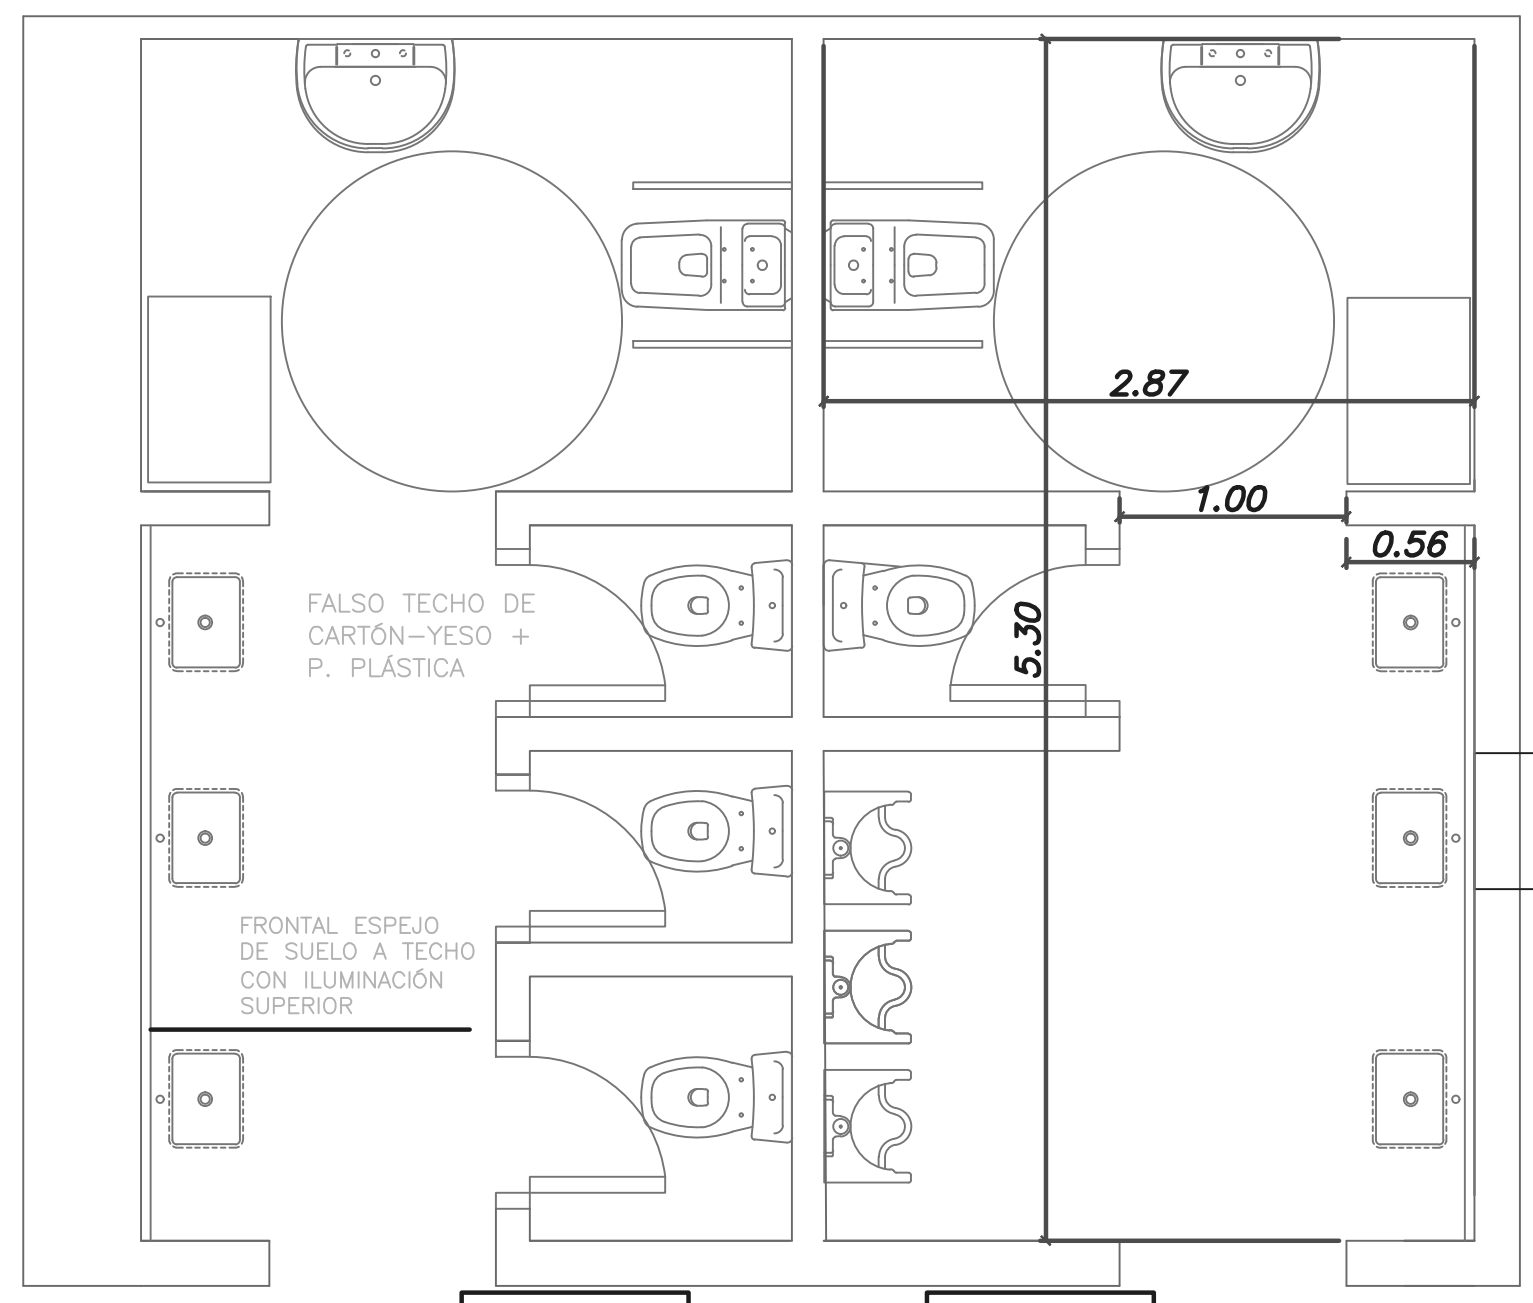

		Madrid Destino Cultura Turismo y Negocio, S.A Área de Gobierno de Cultura y Deportes Ayuntamiento de Madrid.	
SUBDIRECCIÓN DE CONTROL EDIFICACIÓN Y OBRAS			
PROYECTO DE ACONDICIONAMIENTO DE INSTALACIONES DE CLIMATIZACIÓN Y ELECTRICIDAD DEL TEATRO FERNÁN GÓMEZ-CENTRO CULTURAL DE LA VILLA			
Plano PLANTA SÓTANO. OBRA CIVIL ASEOS		Nº	
		Fecha Enero 2021	Escala